


1階 平面図

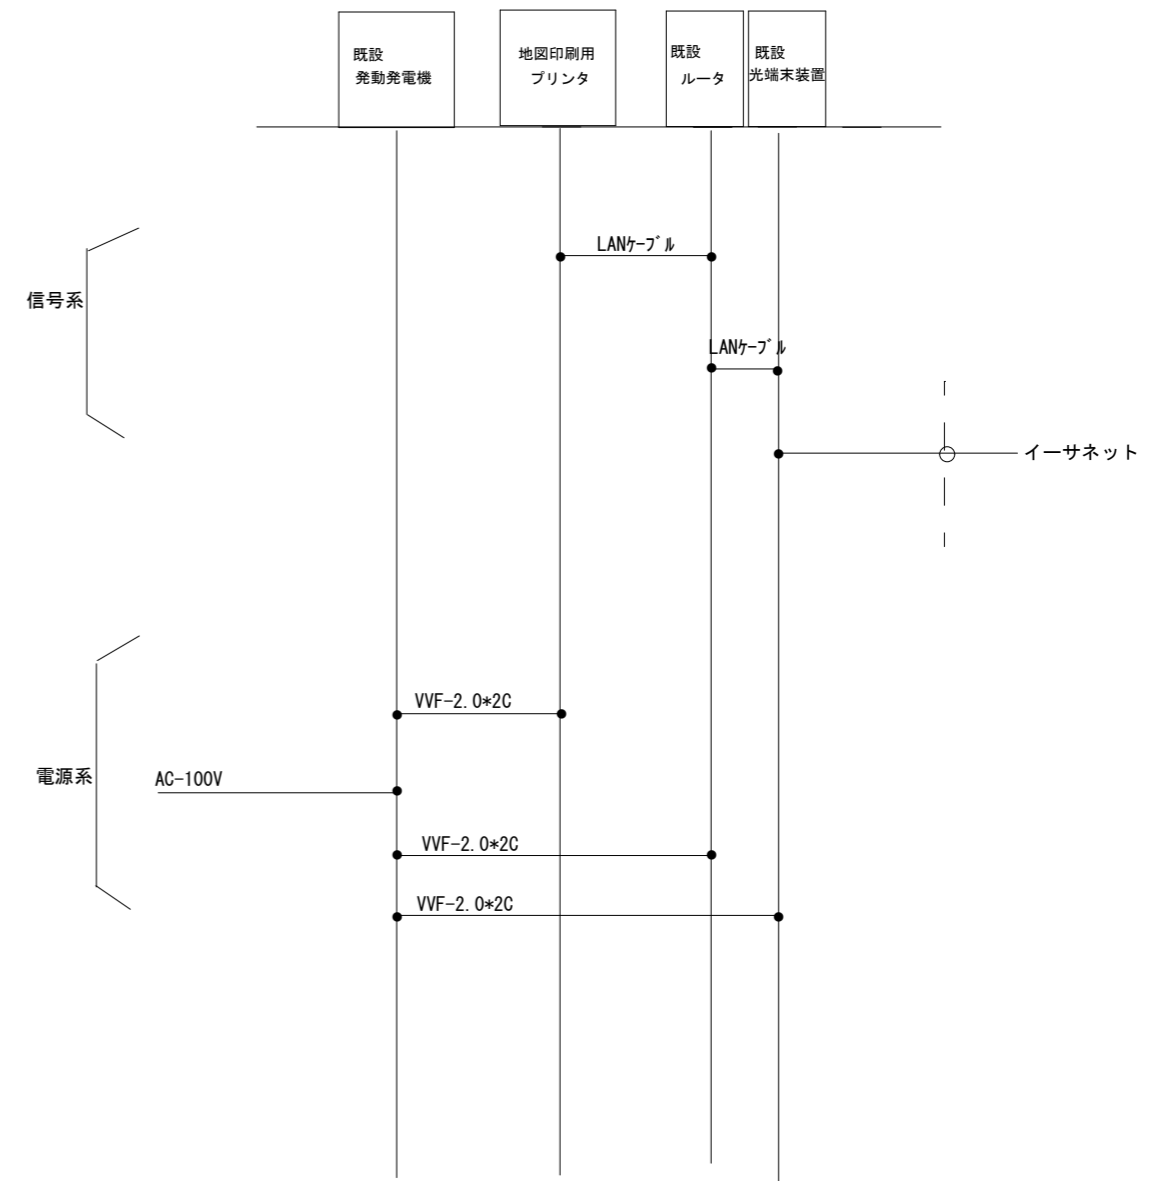

信号・電源系統図

株式会社 無線放送設計事務所	設計年月	2024年 3月	製図	阿部	検図	遠藤	承認		縮尺	1/100	工事名称	通信指令システム整備事業	図面番号 7-7
	承認年月	2024年 3月	設計	阿部	担当	阿部			図面名称	砂原支署 1階平面図 機器配置図、系統図			