


終点部平面図

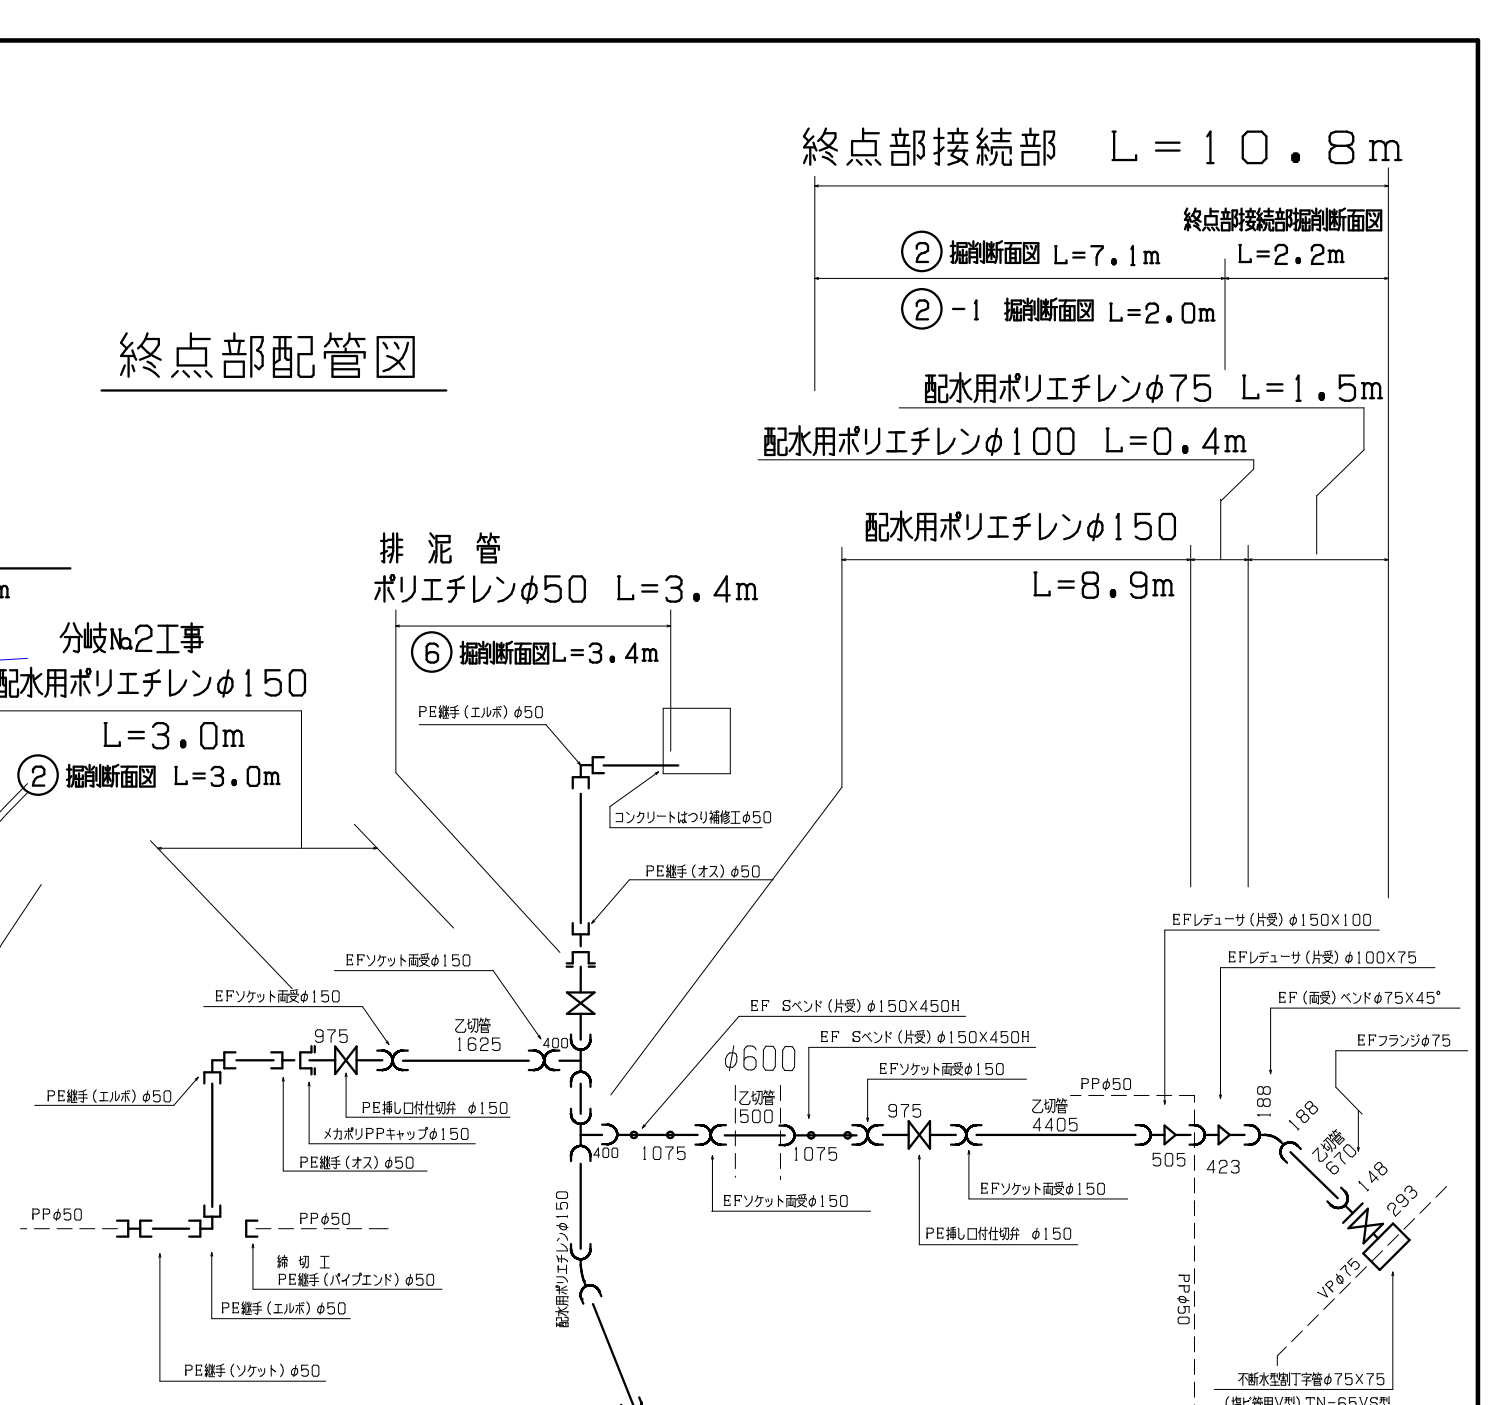


終点部配管図

終点部接続部 L = 10.8 m

② 掘削断面図 L=7.1m	終点部接続部掘削断面図 L=2.2m
②-1 掘削断面図 L=2.0m	
配水用ポリエチレンφ75 L=1.5m	
配水用ポリエチレンφ100 L=0.4m	

横断図

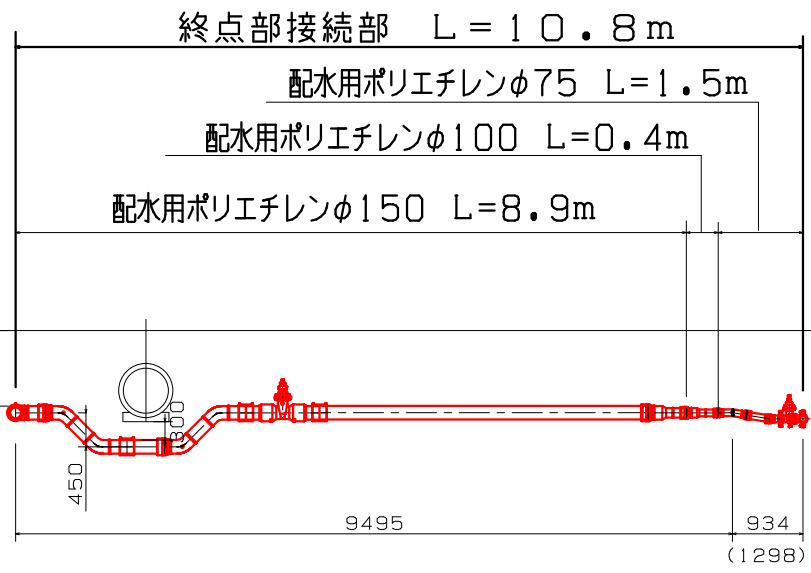

給水管接続工
ポリエチレンφ50 L=2.6m
⑥ 掘削断面図 L=1.7m
⑦ 掘削断面図 L=1.2m
締切工含む

⑥ 掘削断面図 L=1.0m

年度	令和6年度			
事業名	森川町地区配水管新設工事			
図面名	終点部詳細図			
縮尺	1/50	令和年月作成		
測量	設計	検印	承認	設計番号
				番 6/13
森 町				