

配水用ポリエチレン管φ150 L=314.8m

JA新はこだて 森基幹支店
(新函館農業協同組合)

茅部郡森町字森川町

No.1 給水管切換工事


No.2 給水管切換工事

No.3 給水管切換工事

No.4 給水管切換工事

No.5 給水管切換工事

No.6 給水管切換工事

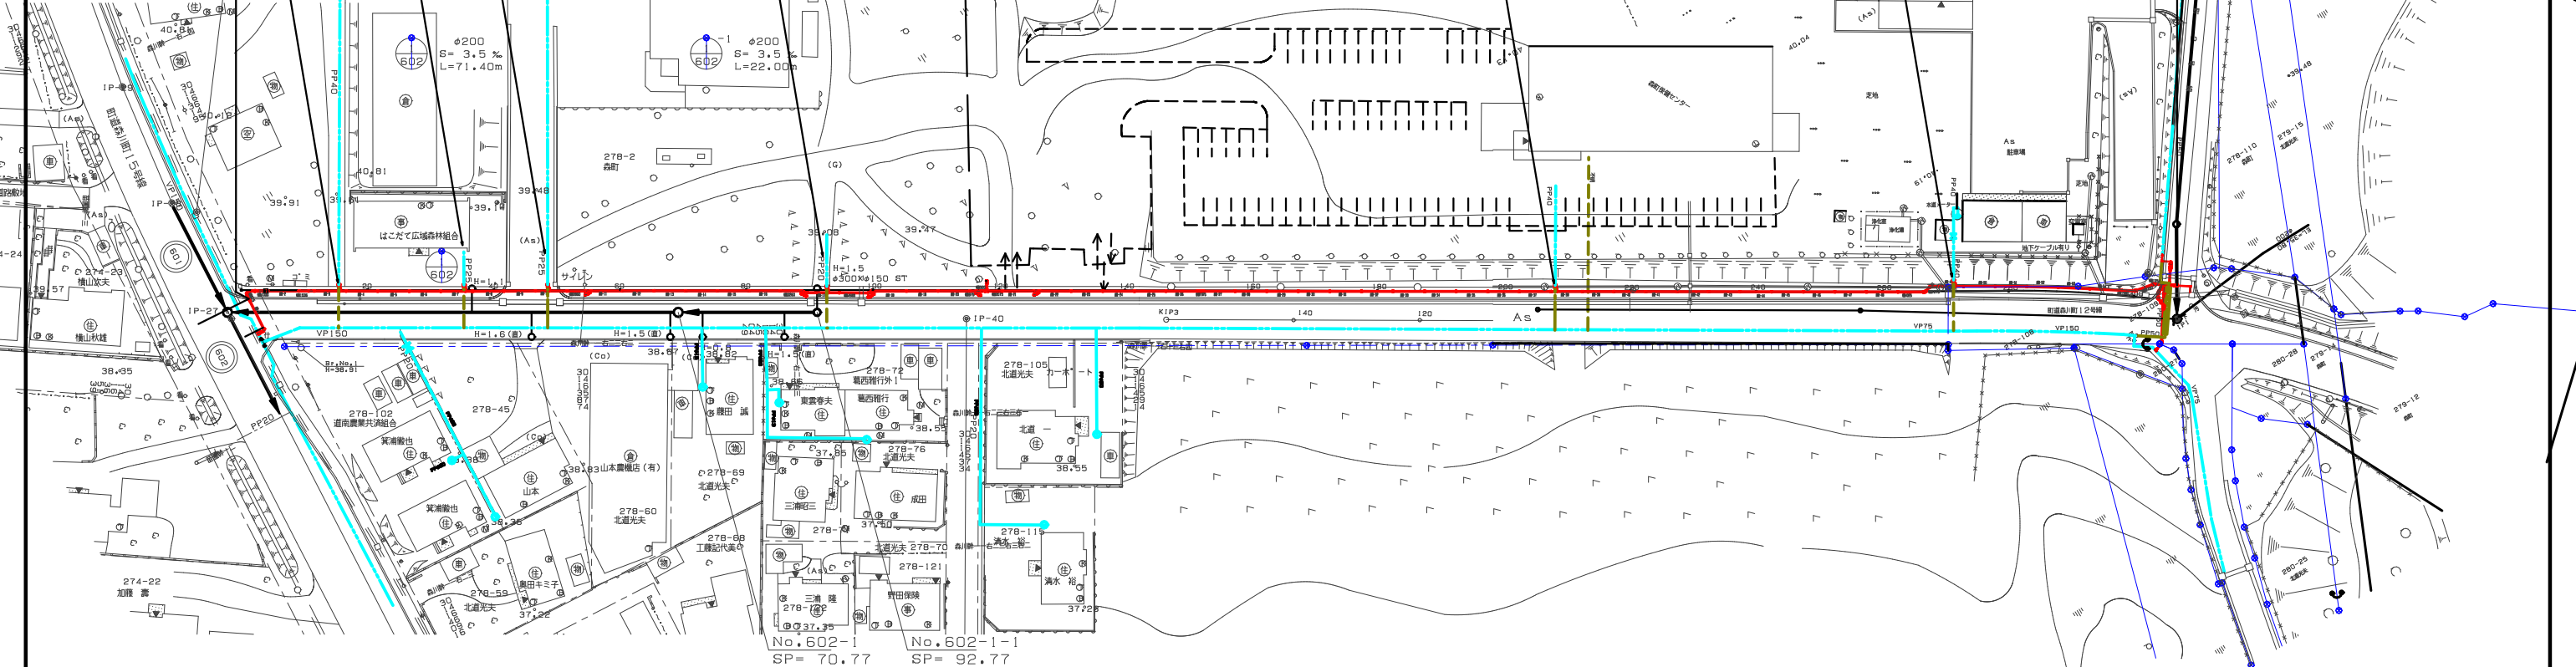

No.602-1 SP=70.77 No.602-1-1 SP=92.77

凡例	
今回更新管	— (Red solid line)
既設管	- - - (Blue dashed line)
廃止管	- - - (Green dashed line)

年度	令和6年度		
事業名	森川町地区配水管新設工事		
図面名	給水管切換平面図		
縮尺	1/500	作成	令和年月
測量	設計	検印	承認
			設計番号
			番 12/13
森 町			