


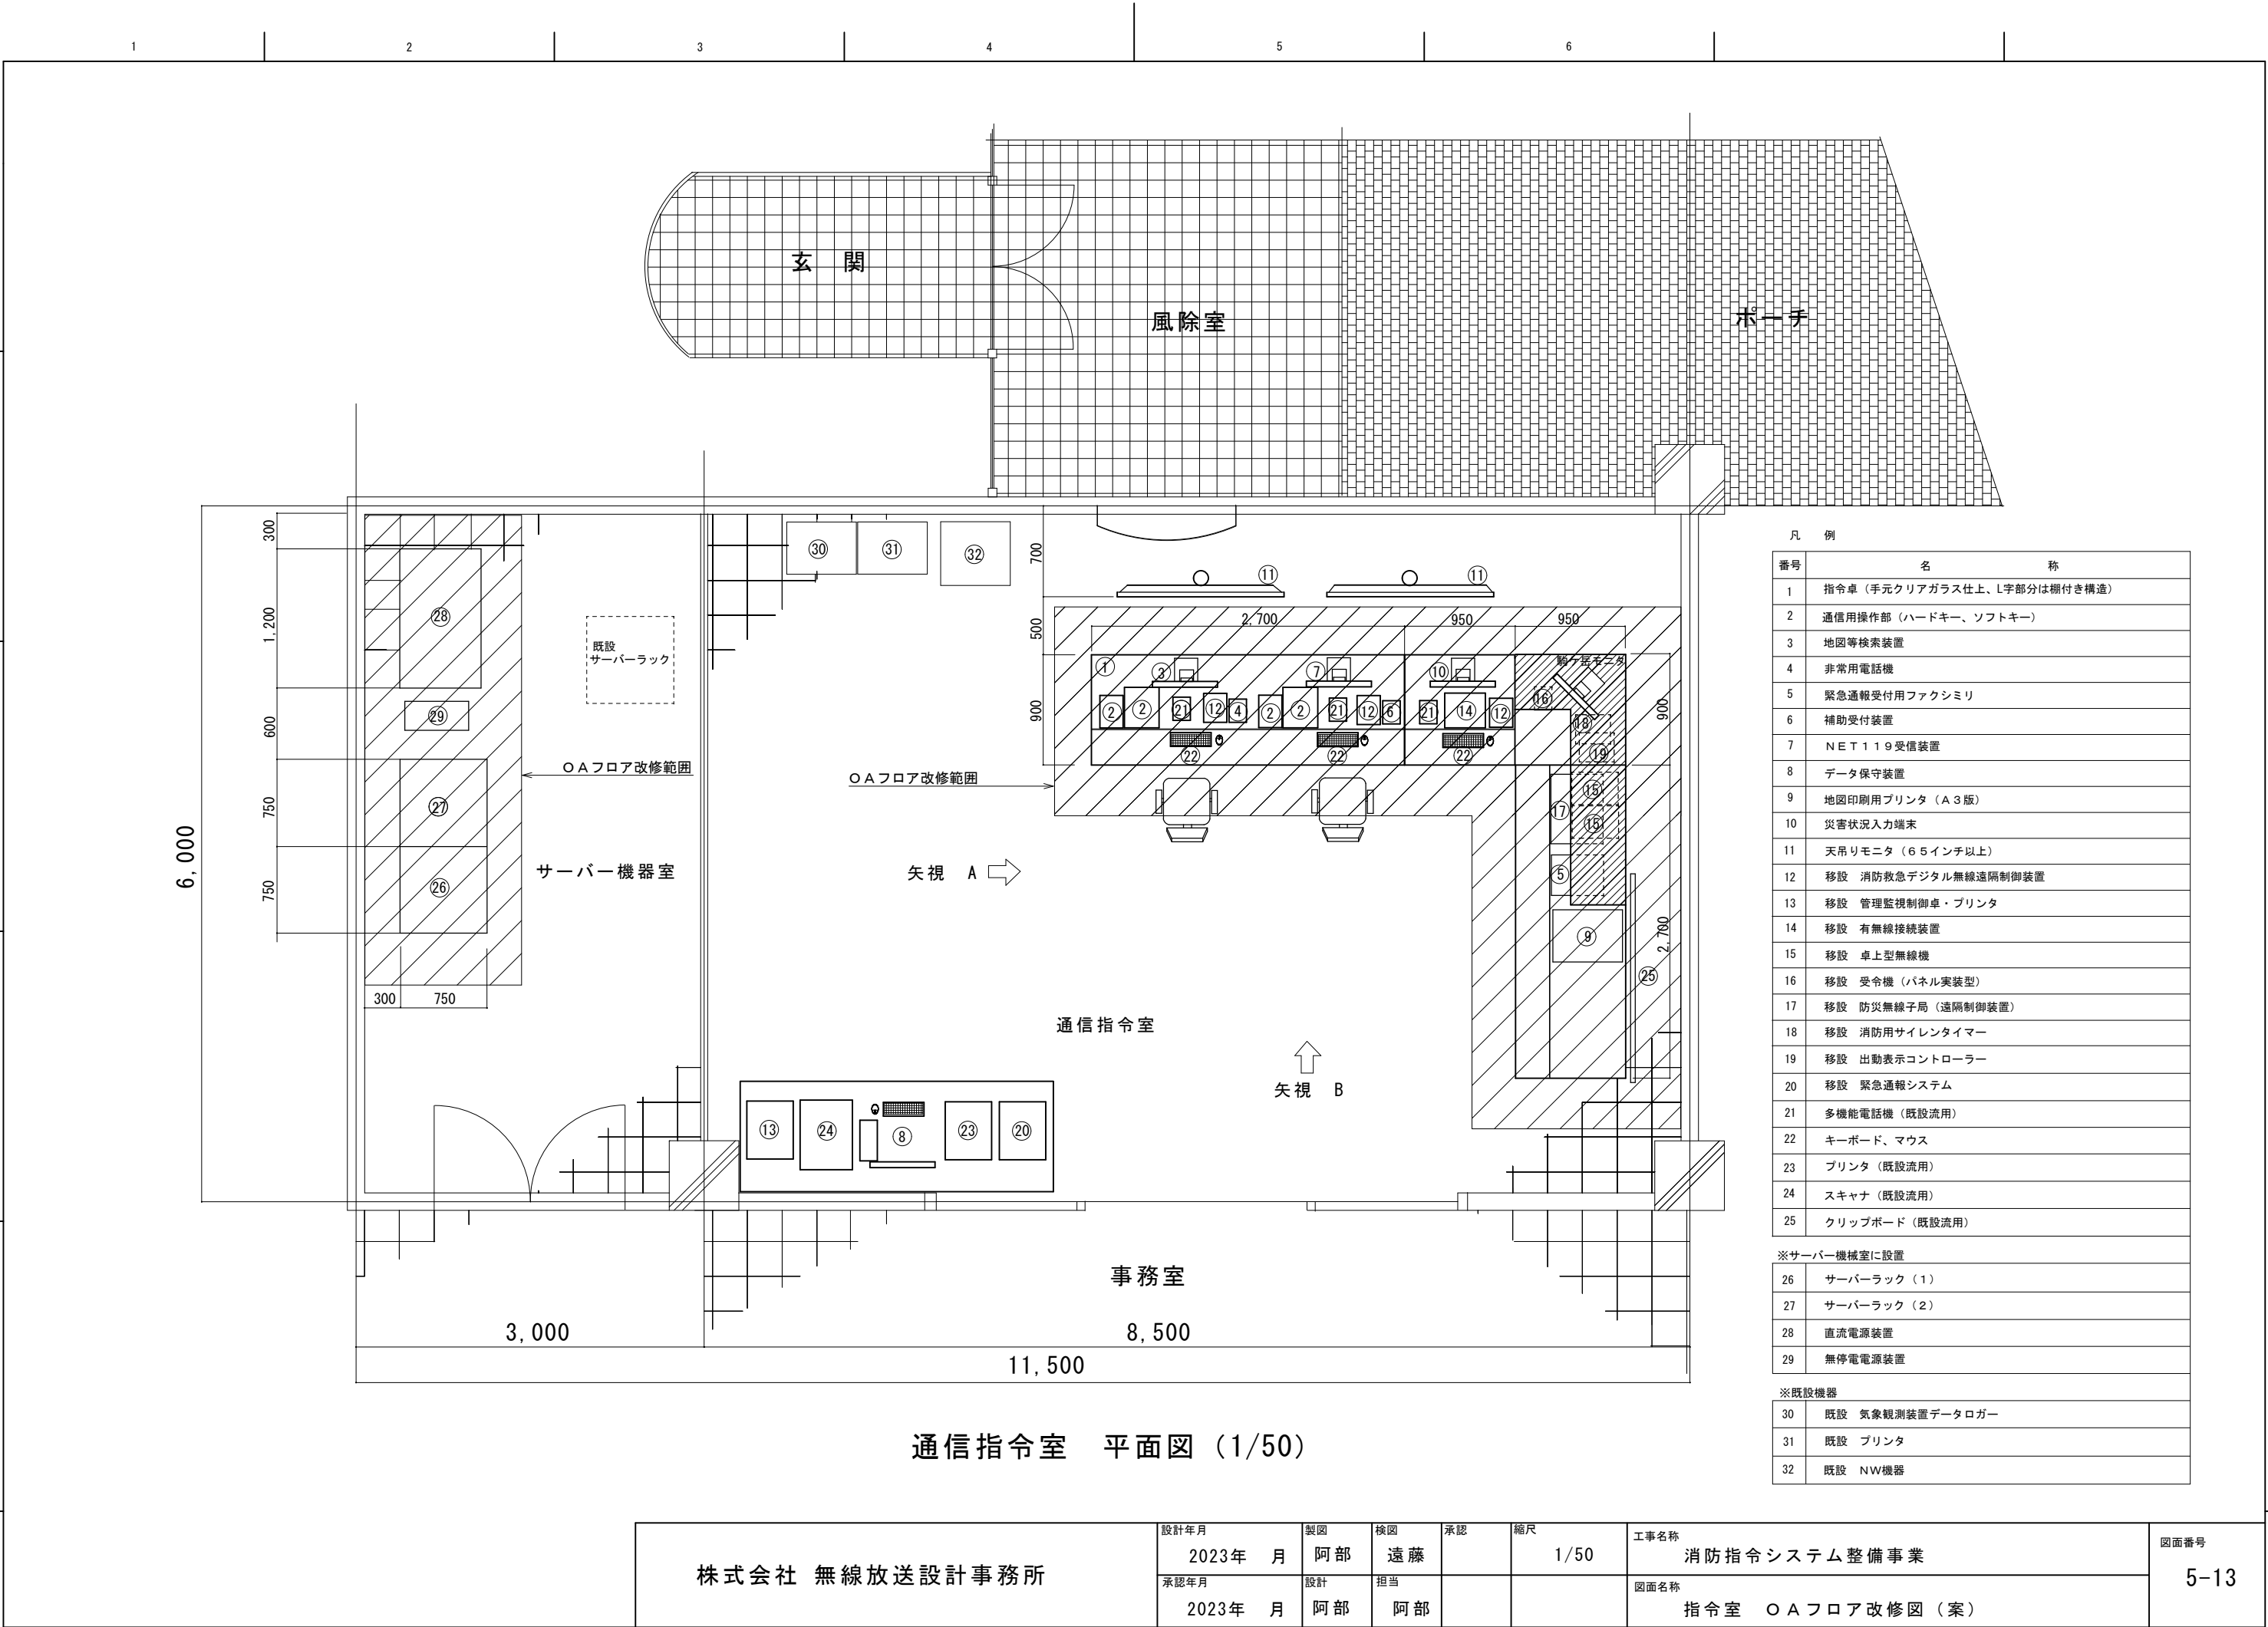

株式会社 無線放送設計事務所

設計年月

2023年 月

製図

阿部

検図

遠藤

承認

縮尺

1/50

工事名称

消防指令システム整備事業

図面名称

指令室 O Aフロア改修図 (案)

図面番号

5-13