

平面図 S=1/1000

道路工事施工区間 L=192.18m

水道用ポリエチレン管φ50 L=81.0m


水道配水用ポリエチレン管φ75 L=33.3m

至 函館


凡 例	
新設水道管	—
既設管（使用）	—
既設管（廃止）	—
道 路 境 界	—

年 度	令 和 6 年 度			
工 事 名	尾白内町地区配水管移設更新工事			
図 面 名	平 面 図			
縮 尺	A1-1/500 A3-1/1000	令和5年 3月 日作成		
測 量	設 計	検 査	承 認	設計番号
				図 番
森 町				


平面图 S=1/250

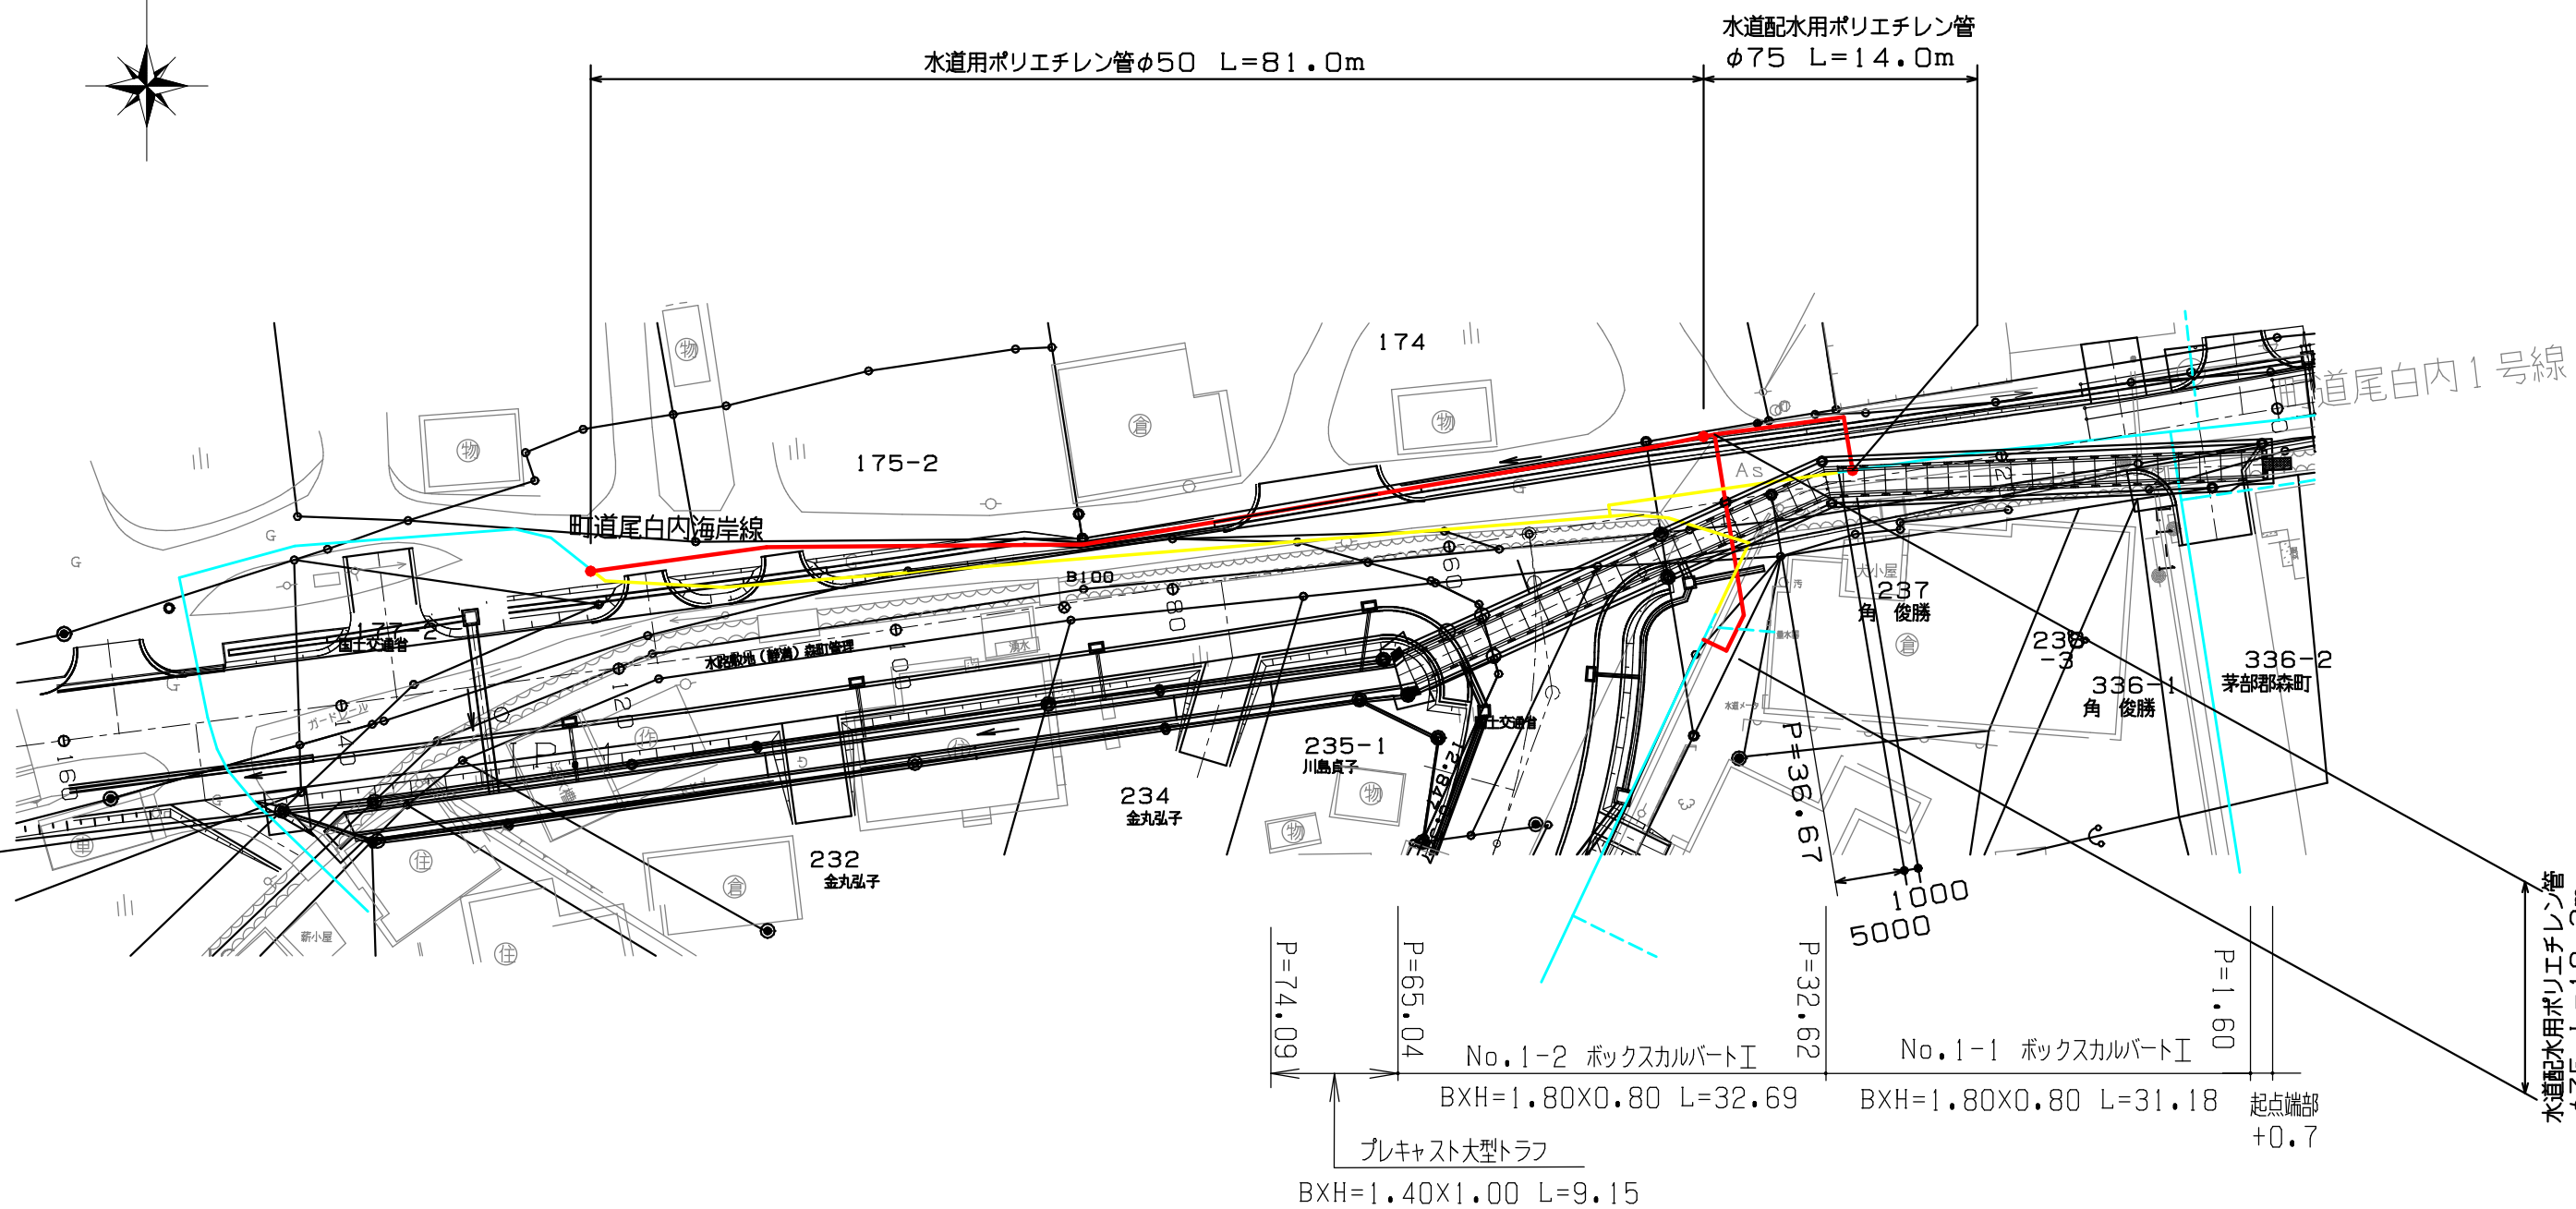

φ50横断図 S=1/100

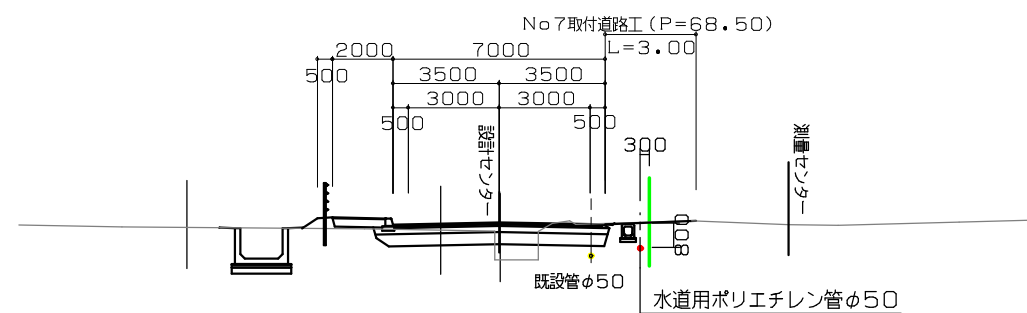


φ75横断図 S=1/100

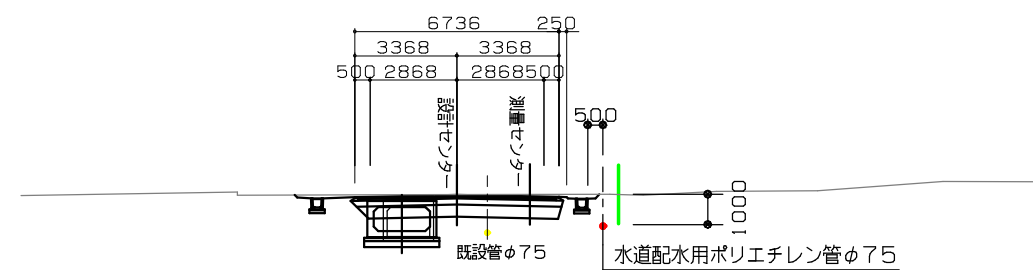


凡 例	
新設水道管	
既設管（使用）	
既設管（廃止）	
道 路 境 界	

年 度	令和 6 年 度				
工事名	尾白内町地区配水管移設更新工事				
図面名	配 管 平 面 図				
縮 尺	A1-1/250 A3-1/500			令和5年 3月 日作成	
測 量	設 計	検 査	承 認	図 計 番 号	
				図 番	2 /
森 町					


DL=0.000

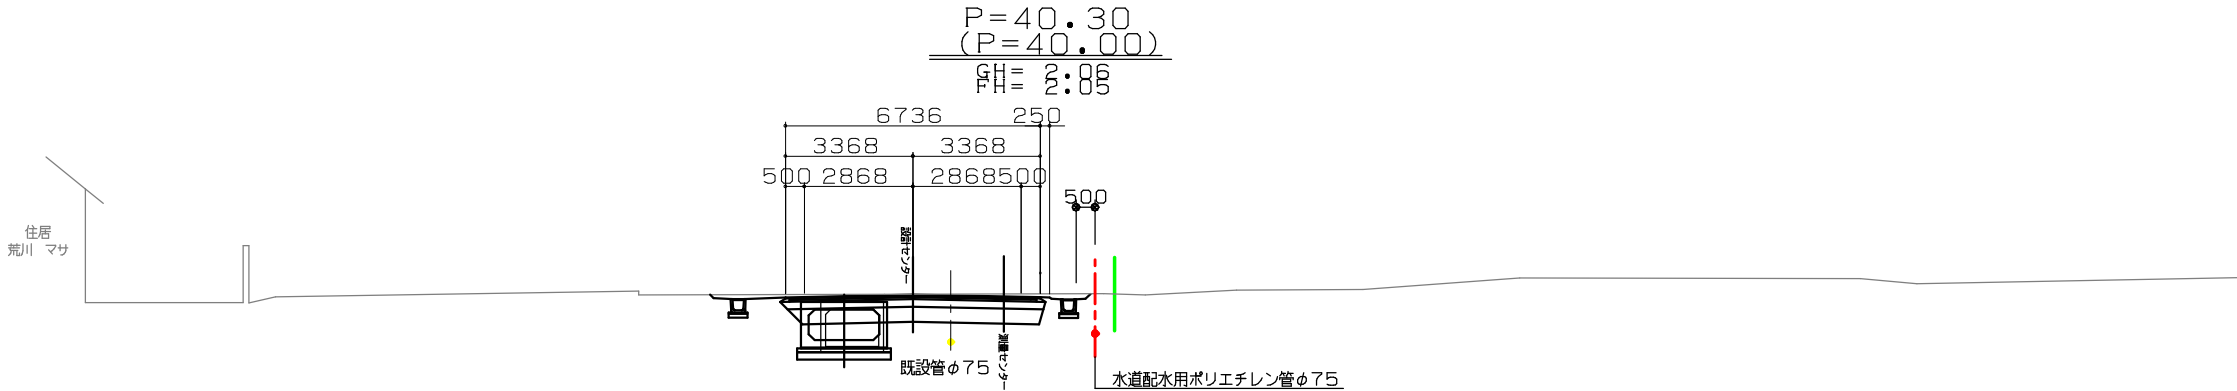


DL=0.000

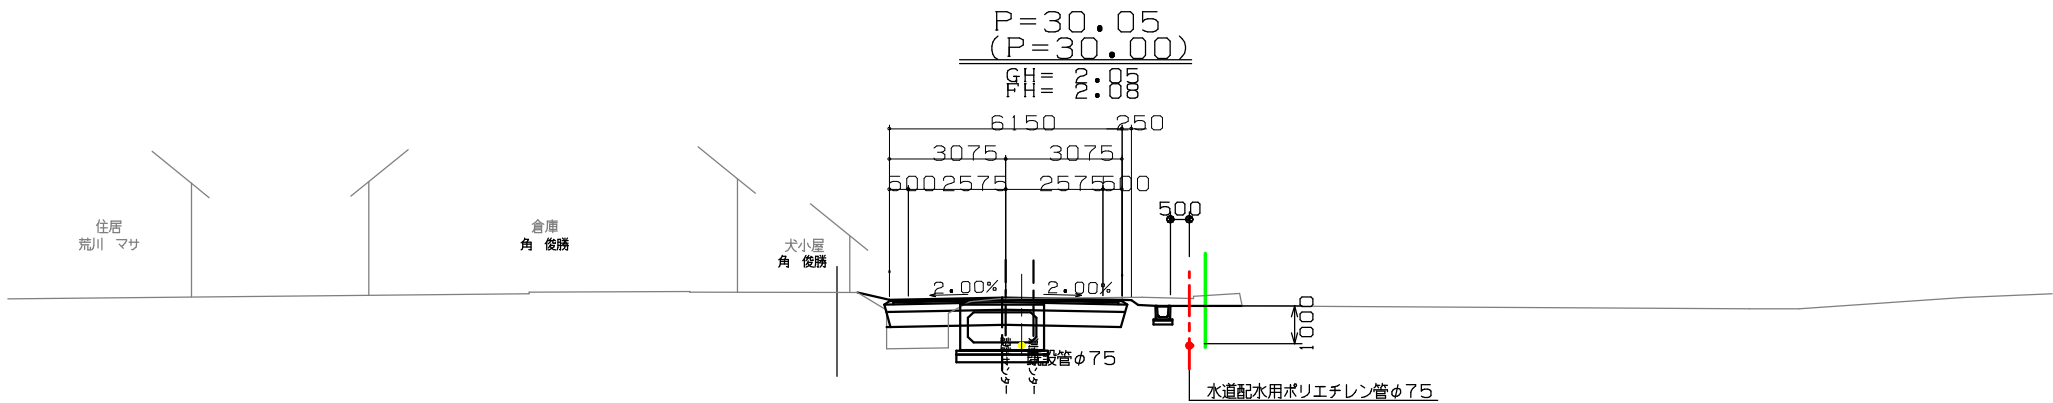

DL=0.000

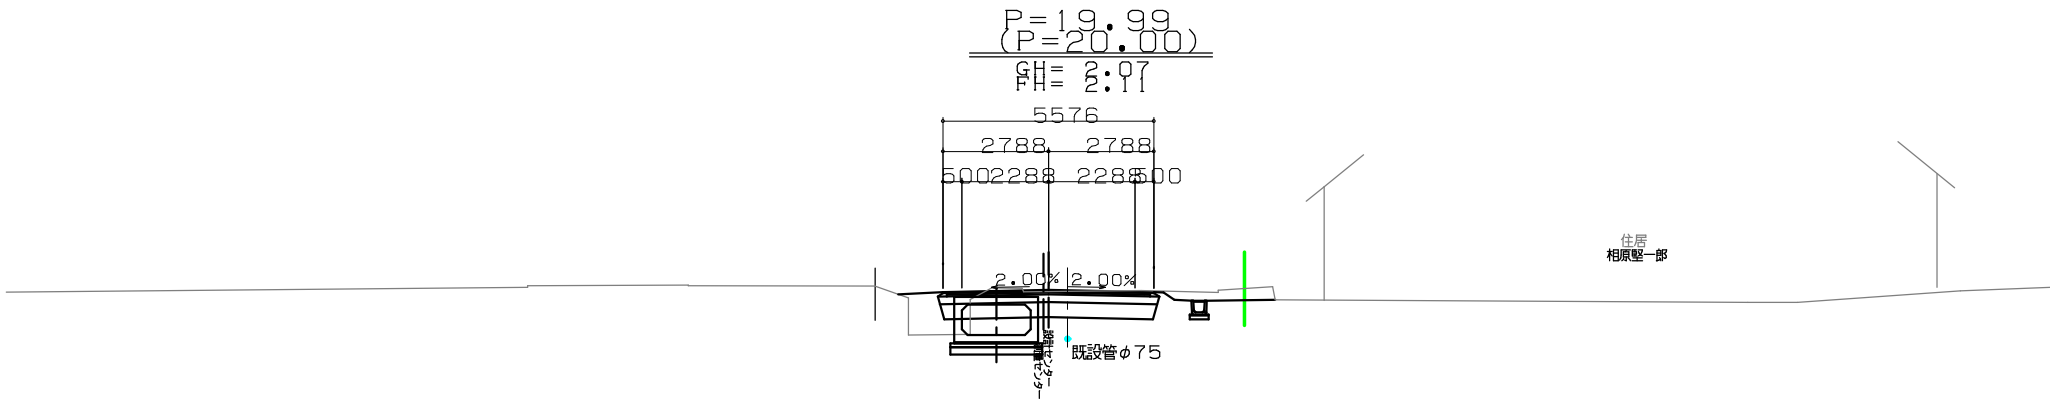

DL=0.000

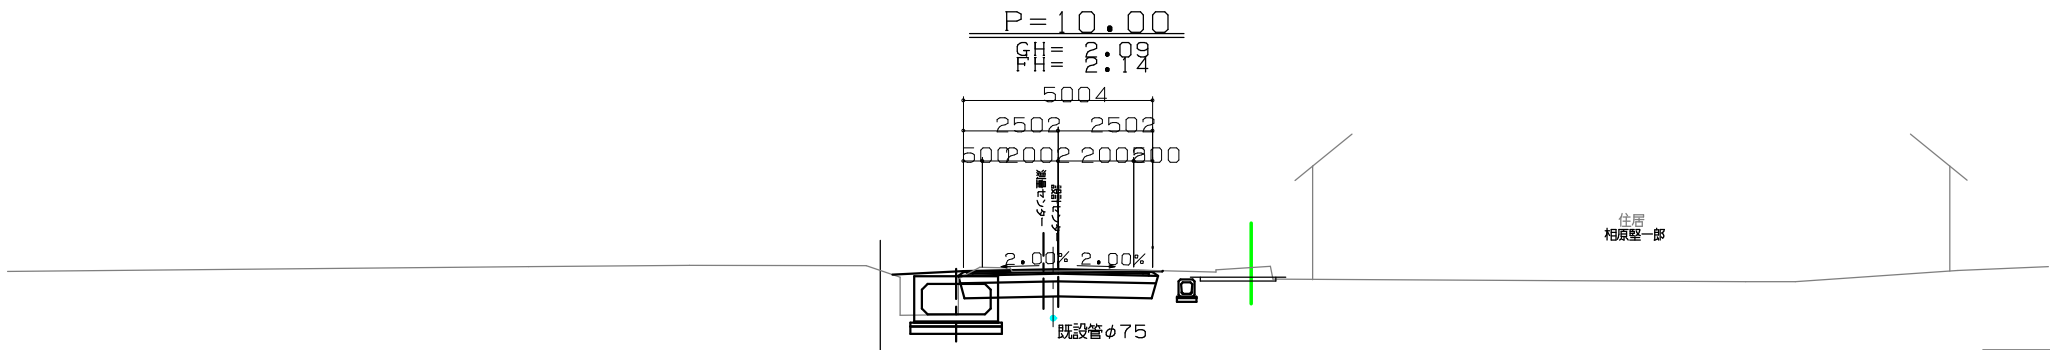

水道工事 凡例

- 新設水道管 (Red line)
- 使用既設管 (Blue line)
- 廃止既設管 (Yellow line)
- 敷地境界 (Green line)

【東2工区】


年 度	令和 6 年 度				
工事名	尾白内町地区配水管移設更新工事				
図面名	横断図 (1)				
縮 尺	A1-1/100 A3-1/200		令和5年 3月 日作成		
測 量	設 計	検 図	承認	設計番号	
				図 番	3 /
森 町					

DL=0.000

DL=0.000

DL=0.000

DL=0.000

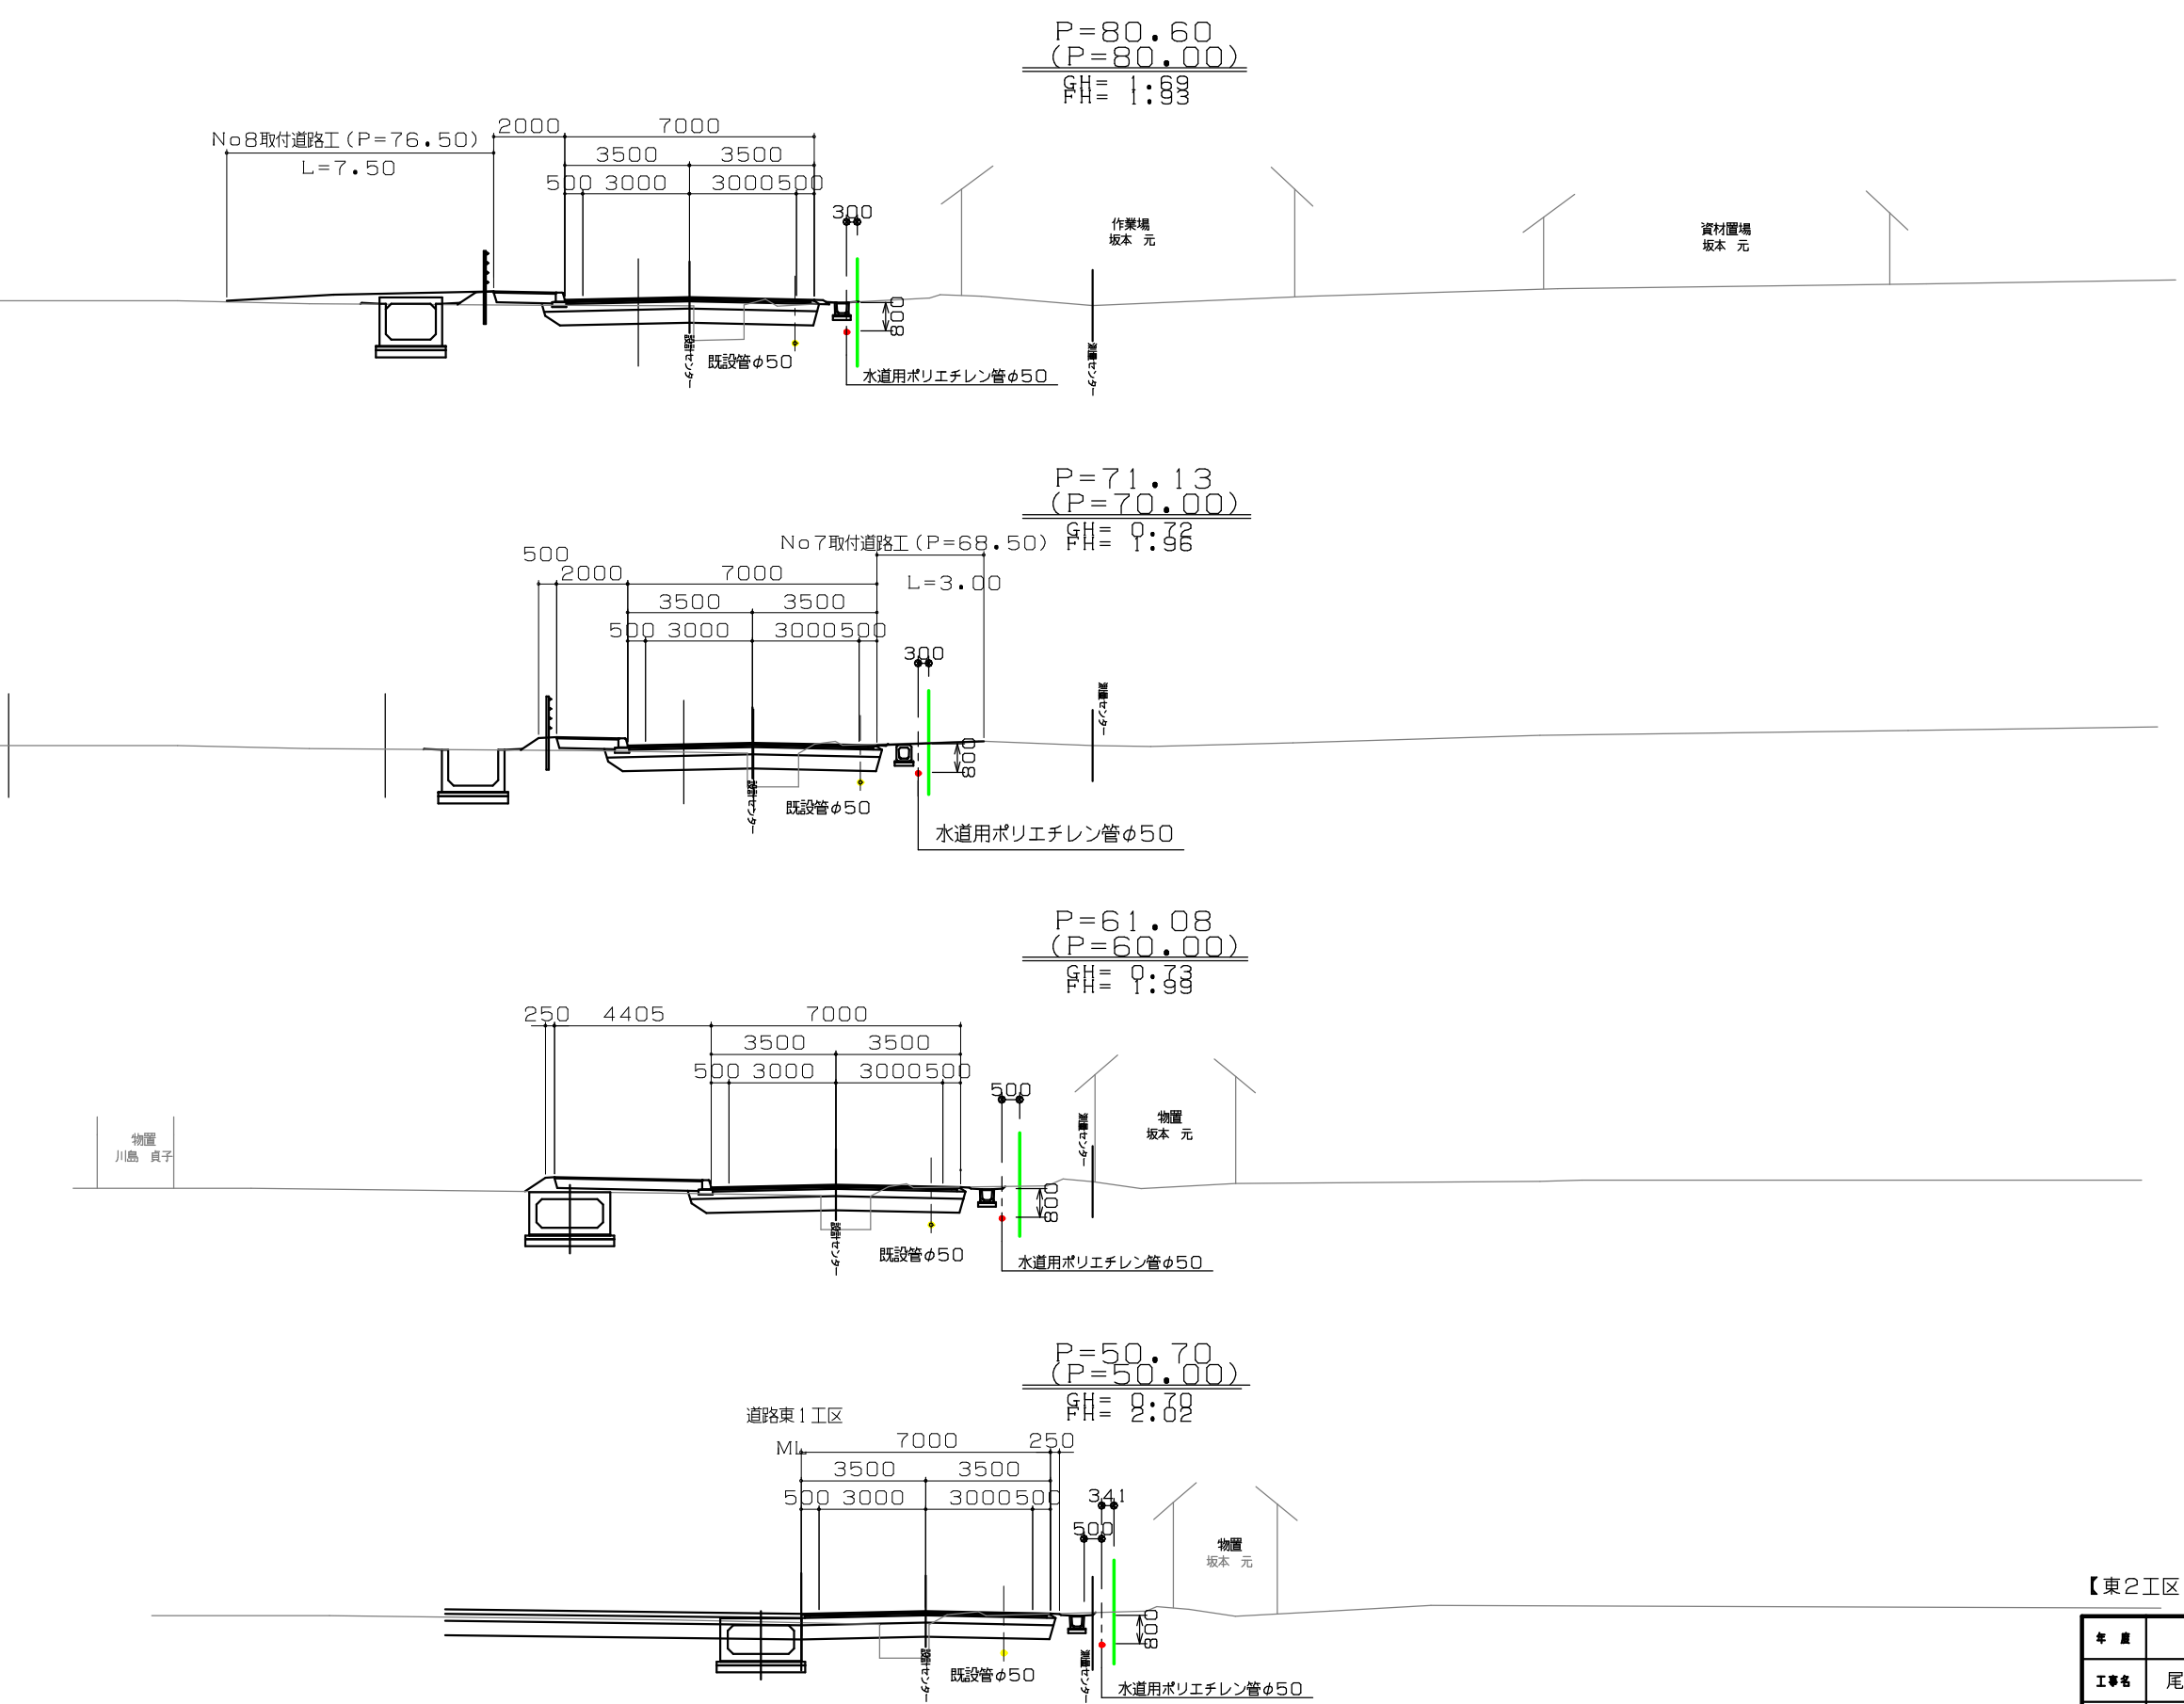


水道工事 凡例

- 新設水道管
- 使用既設管
- 廃止既設管
- 敷地境界


【東2工区】

年度	令和6年度				
工事名	尾白内町地区配水管移設更新工事				
図面名	横断図 (2)				
縮尺	A1-1/100 A3-1/200	令和5年 3月 日作成			
測量	設計	検図	承認	設計番号	
				図番	4 /
森 町					


DL=0.000

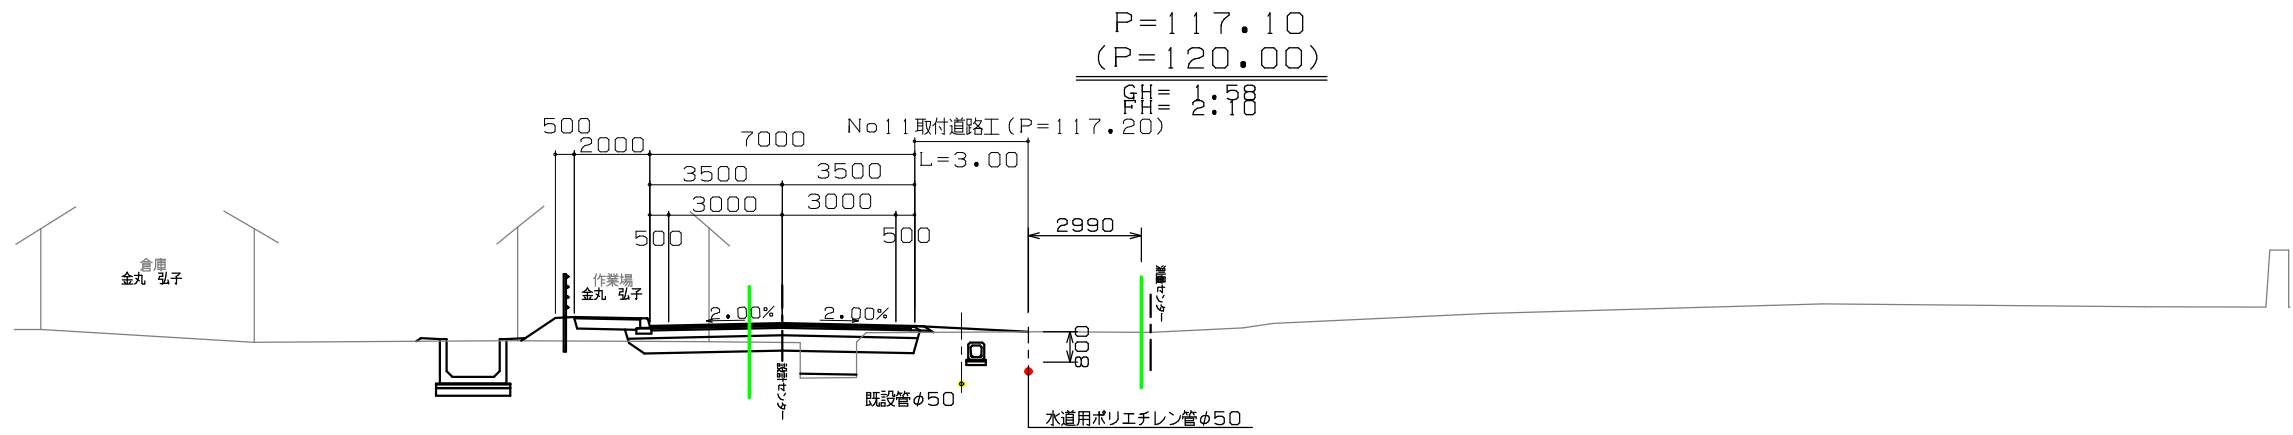


DL=0.000

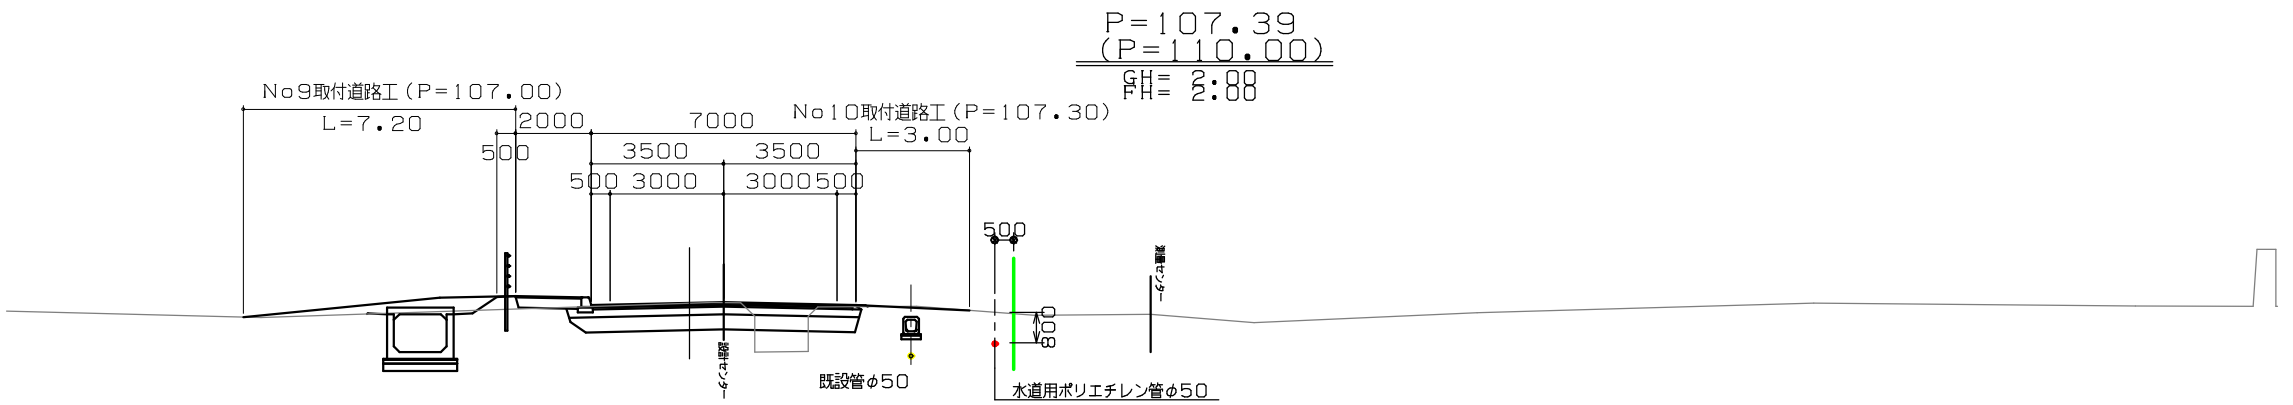

DL=0.000

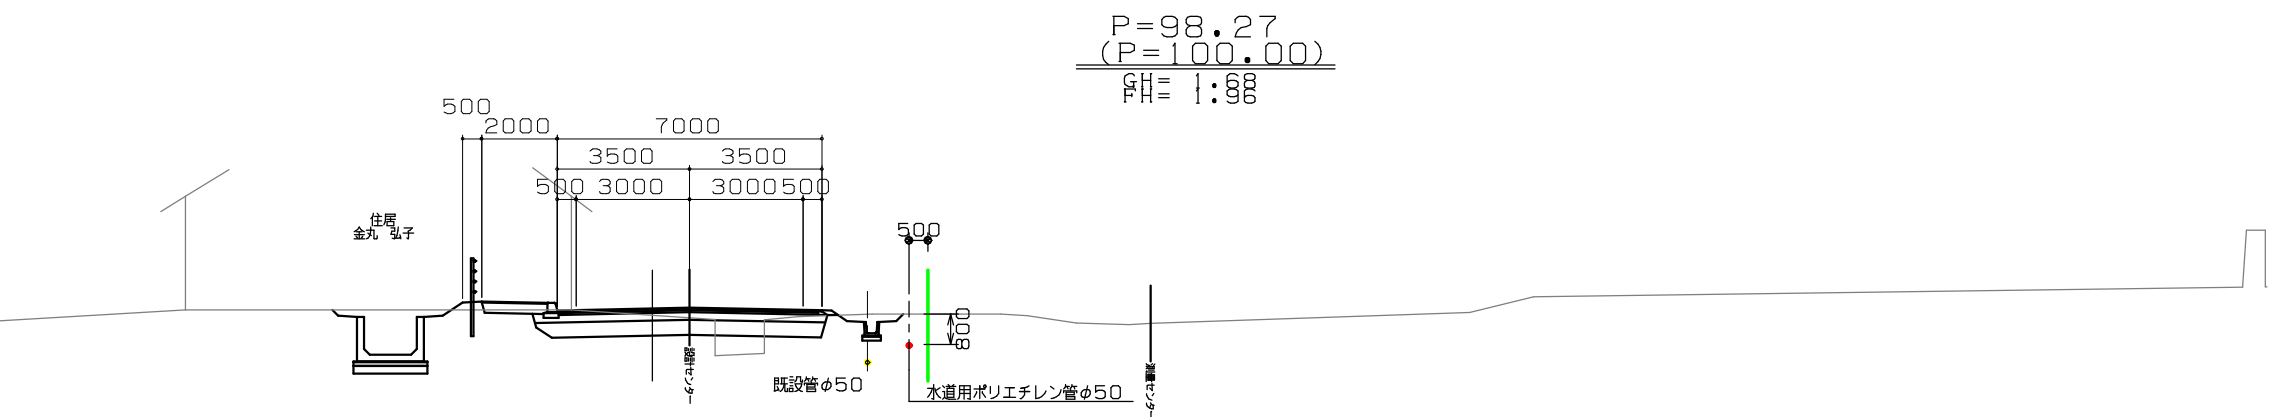

DL=0.000



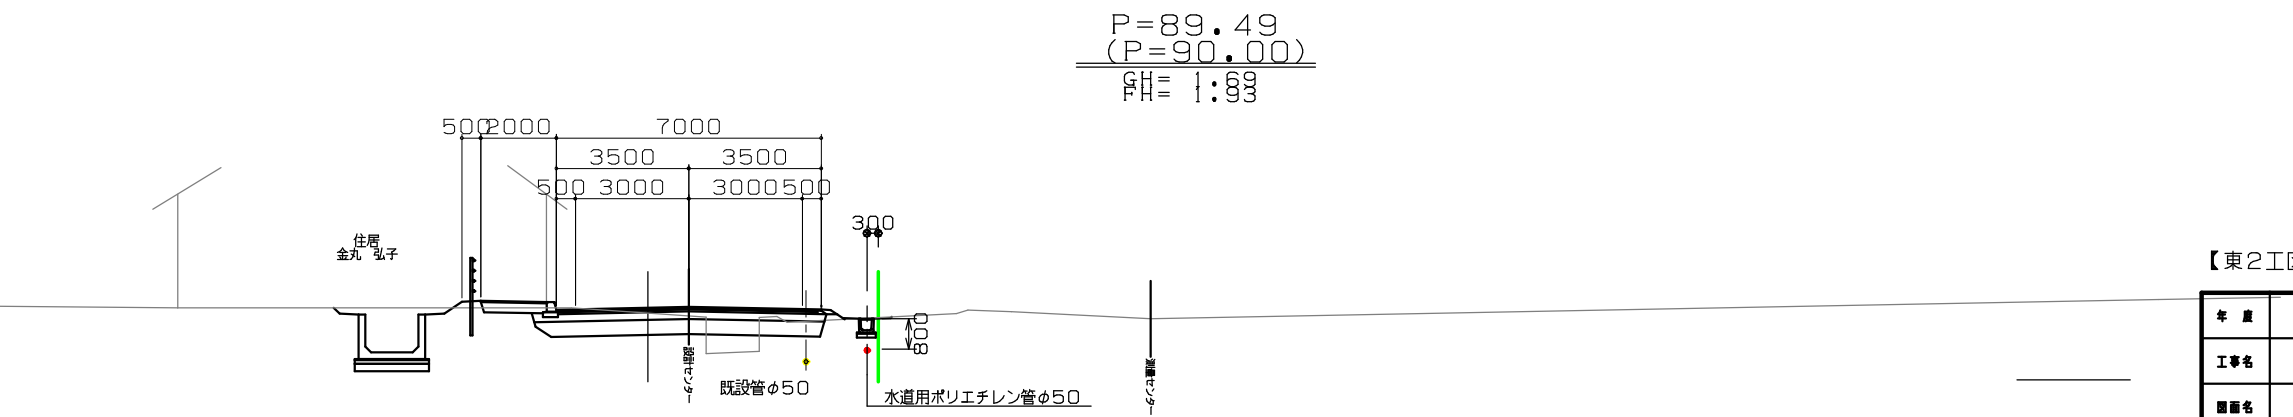


水道工事 凡例

- 新設水道管
- 使用既設管
- 廃止既設管
- 敷地境界

【東2工区】


年度	令和6年度			
工事名	尾白内町地区配水管移設更新工事			
図面名	横断図 (3)			
縮尺	A1-1/100 A3-1/200	令和5年 3月 日作成		
測量	設計	検図	承認	設計番号
				図番 5/
森 町				

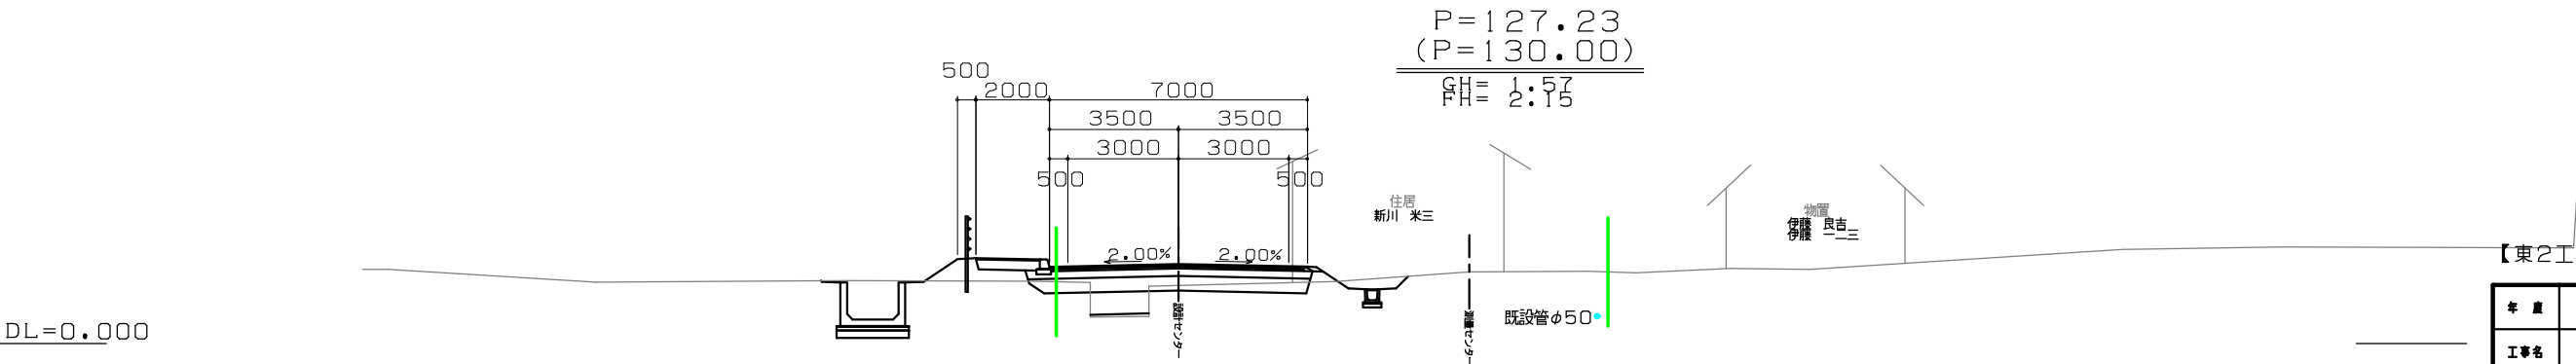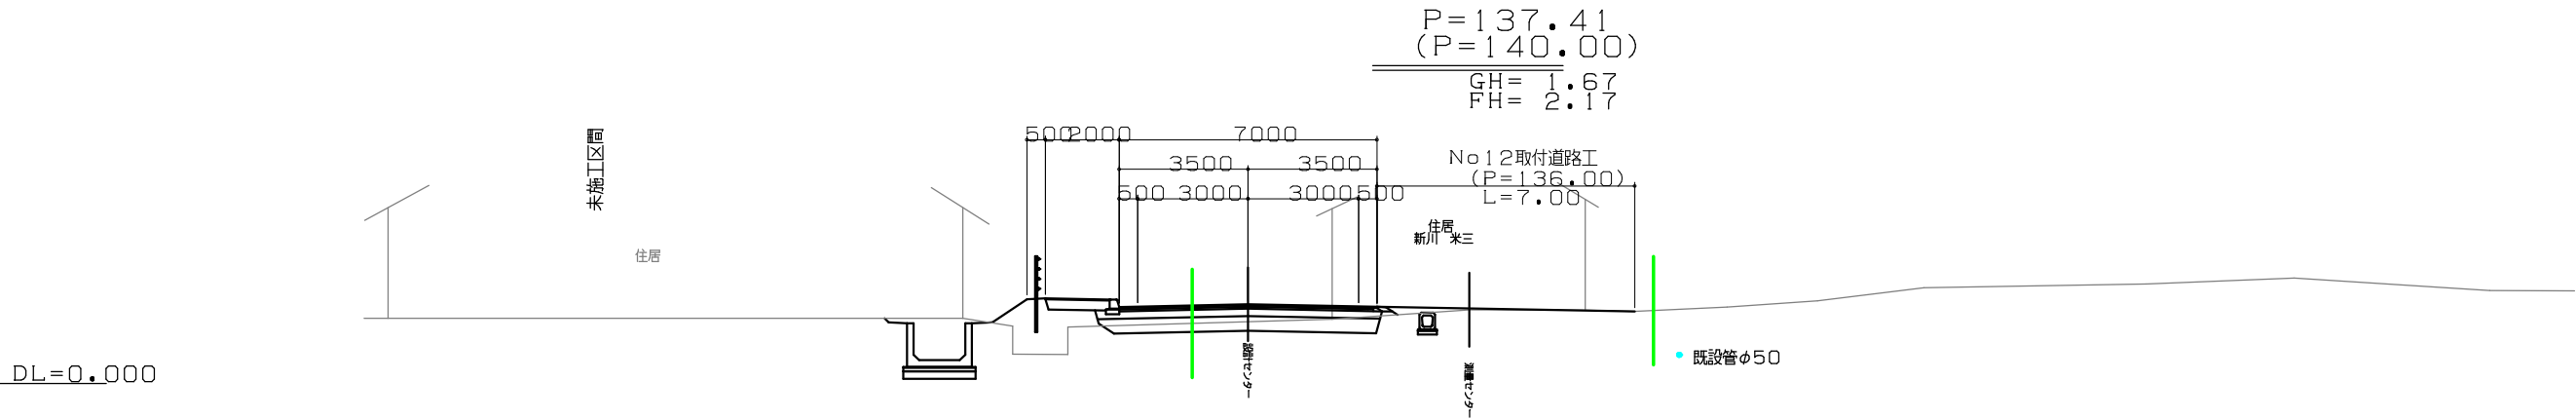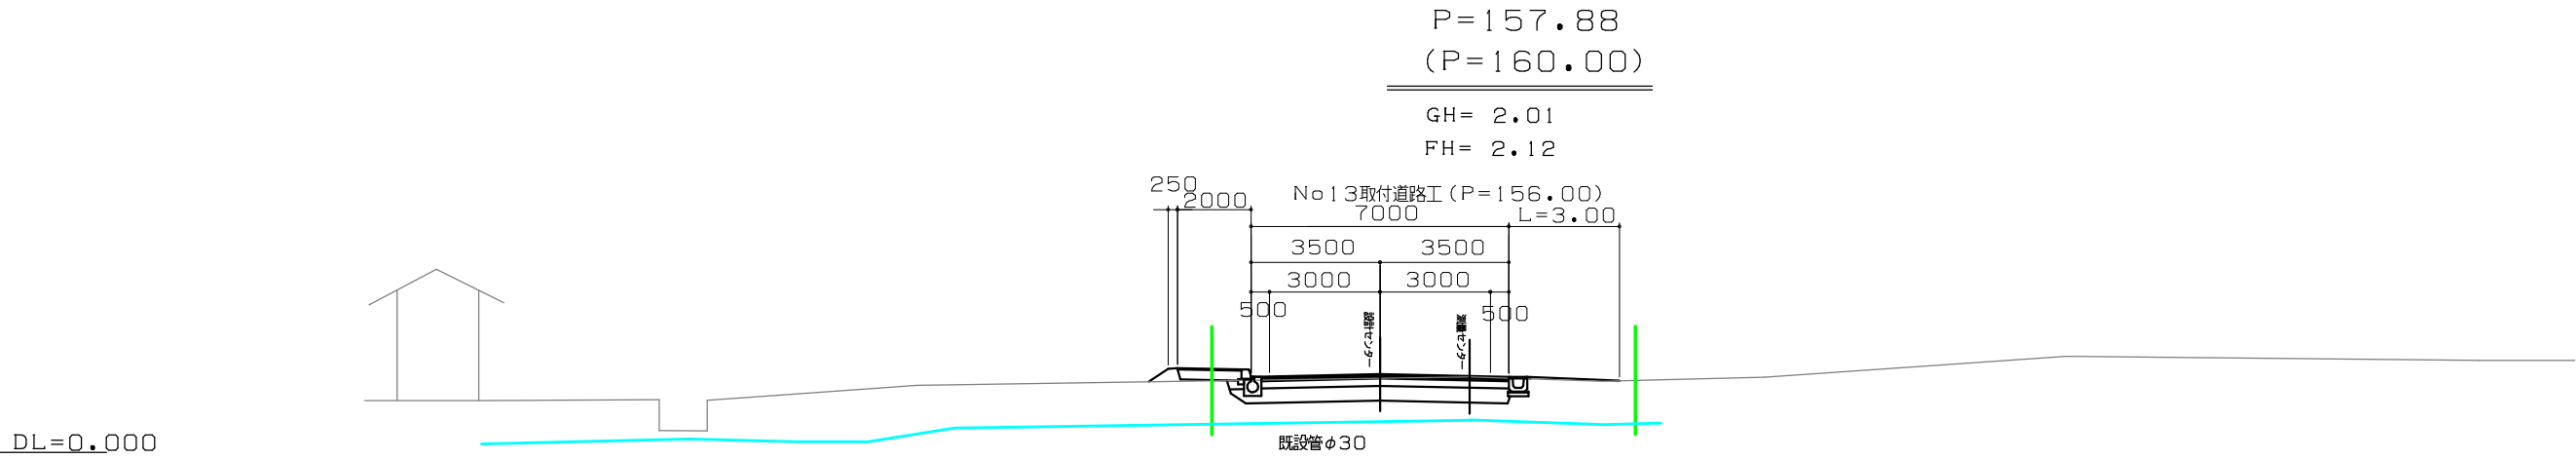

水道工事 凡例

新設水道管	—
使用既設管	—
廃止既設管	—
敷地境界	—


年度	令和6年度			
工事名	尾白内町地区配水管移設更新工事			
図面名	横断図(4)			
縮尺	A1-1/100 A3-1/200	令和5年 3月	日作成	
測量	設計	検図	承認	設計番号
				図番 6/
森 町				

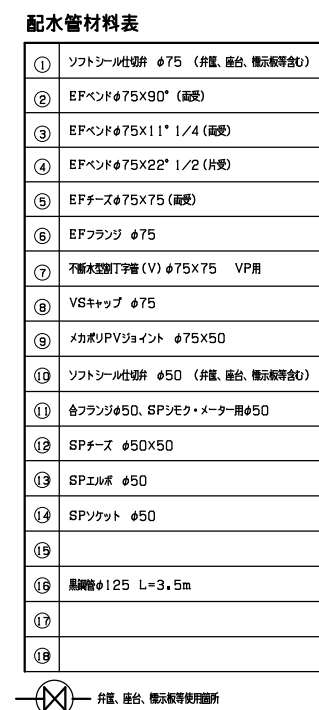

配管材料表


⑧	VSキャップφ75
⑨	フッシングφ50×25、SPオスφ25
⑩	止水栓φ25、SPオスφ25-2ヶ
⑪	SPエルボφ25

洗管・排泥工

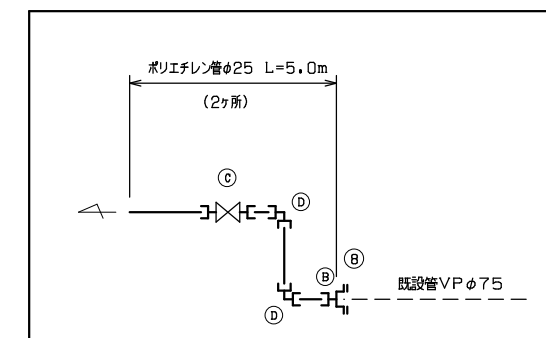

(A)	ゲートバルブ φ50
(B)	SPオスφ50
(C)	SPエルボ φ50
(D)	SPソケットφ50
(E)	VSキャップφ75

エアミルク注入工事

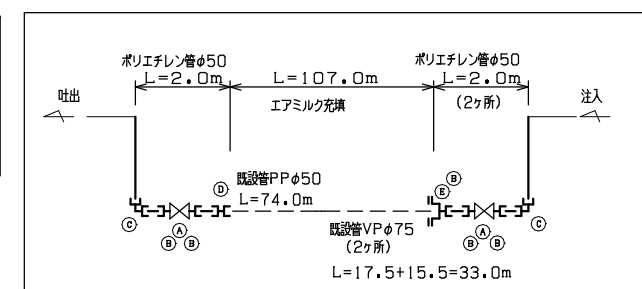

年 度	令和 6 年 度			
工事名	尾白内町地区配水管移設更新工事			
図面名	配 管 図			
備 尺	FREE		令和5年 3月 日作成	
測 量	設 計	検 閲	承 認	設計番号
				図 番
				7 /
森		町		