


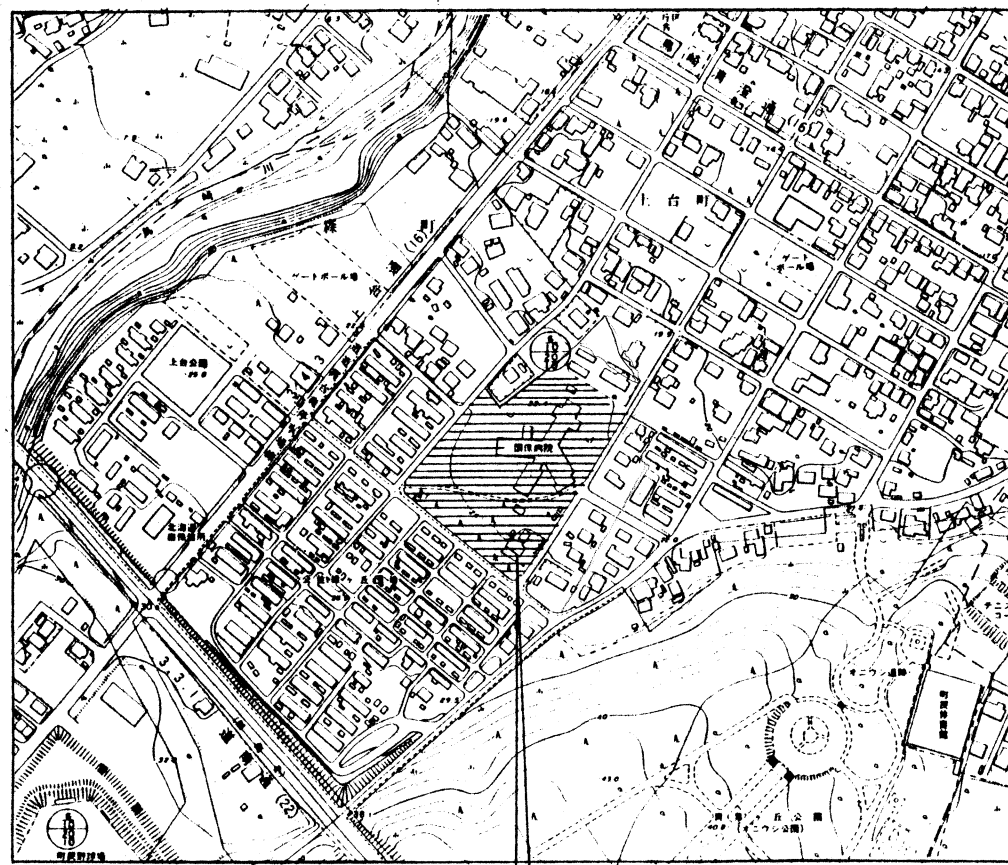


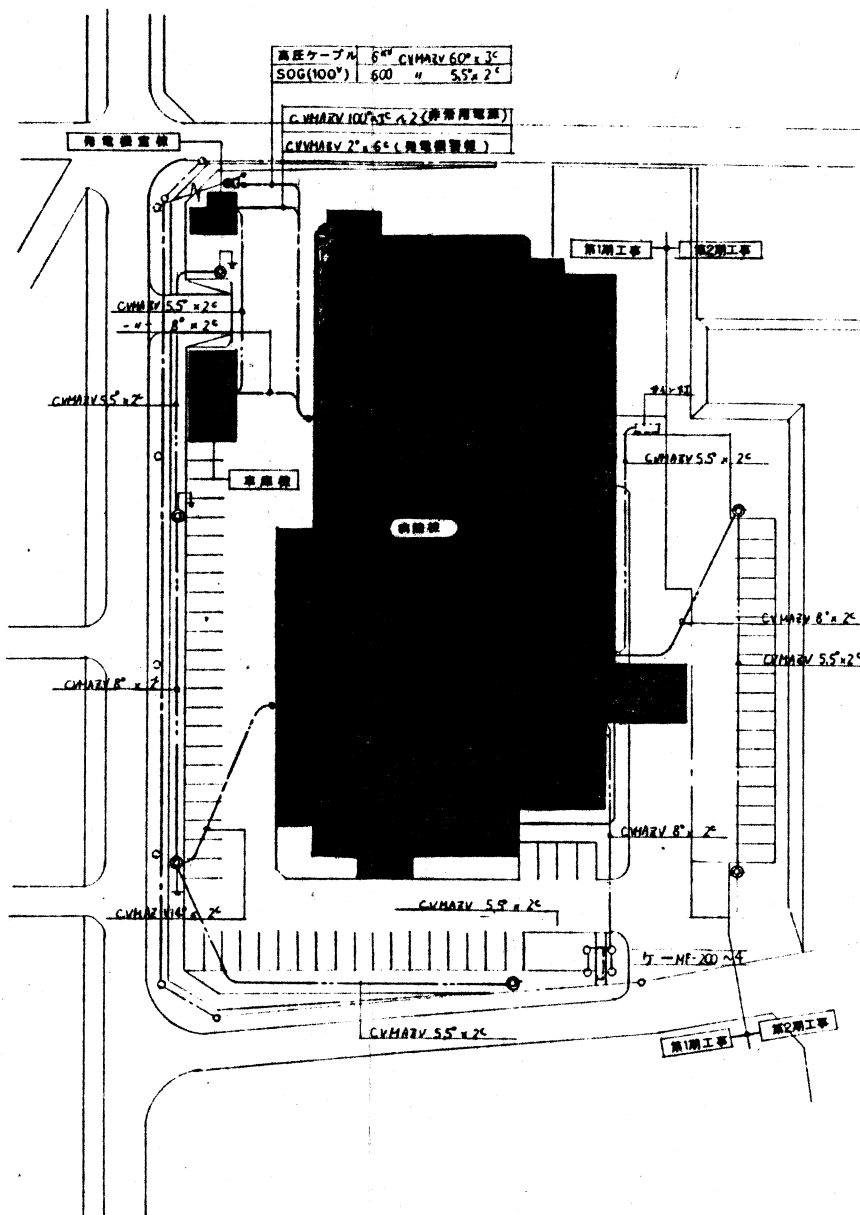



付近見取り図

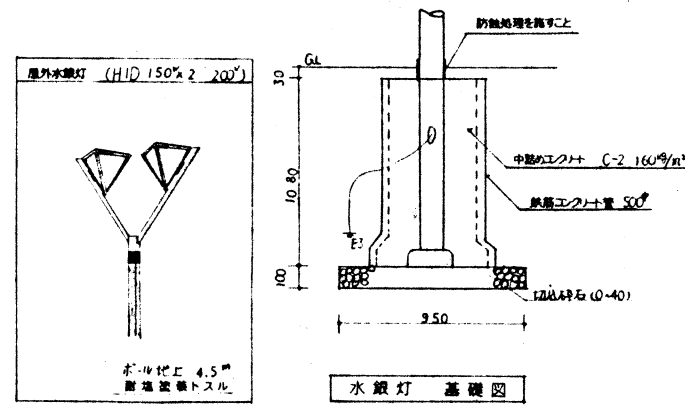



配置図 S=1:500

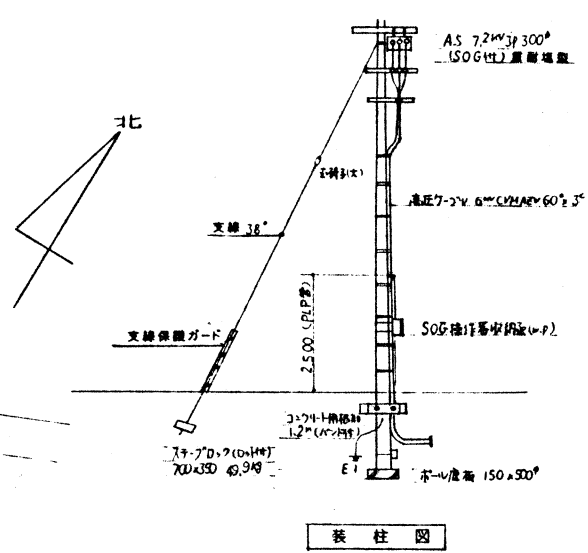

工事名称	図面名称	縮尺	設計年月	平成	5年	3月	図面番号
森町国民健康保険病院改築	配置図・付近見取り図	S=1	書	担	当	作	成
設計者 山本 興 共同企業体		S=1					402
		S=1					293

 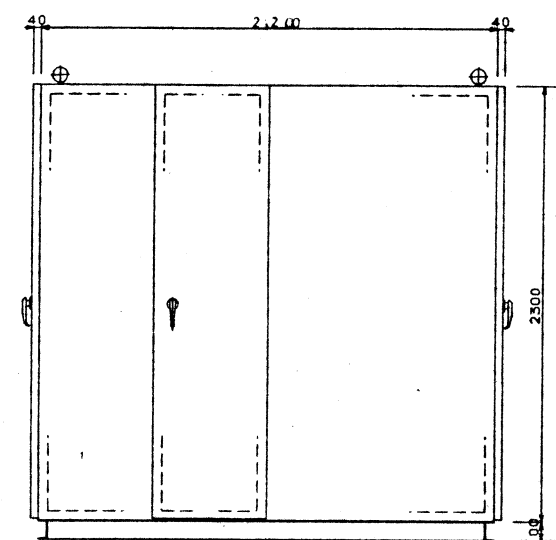


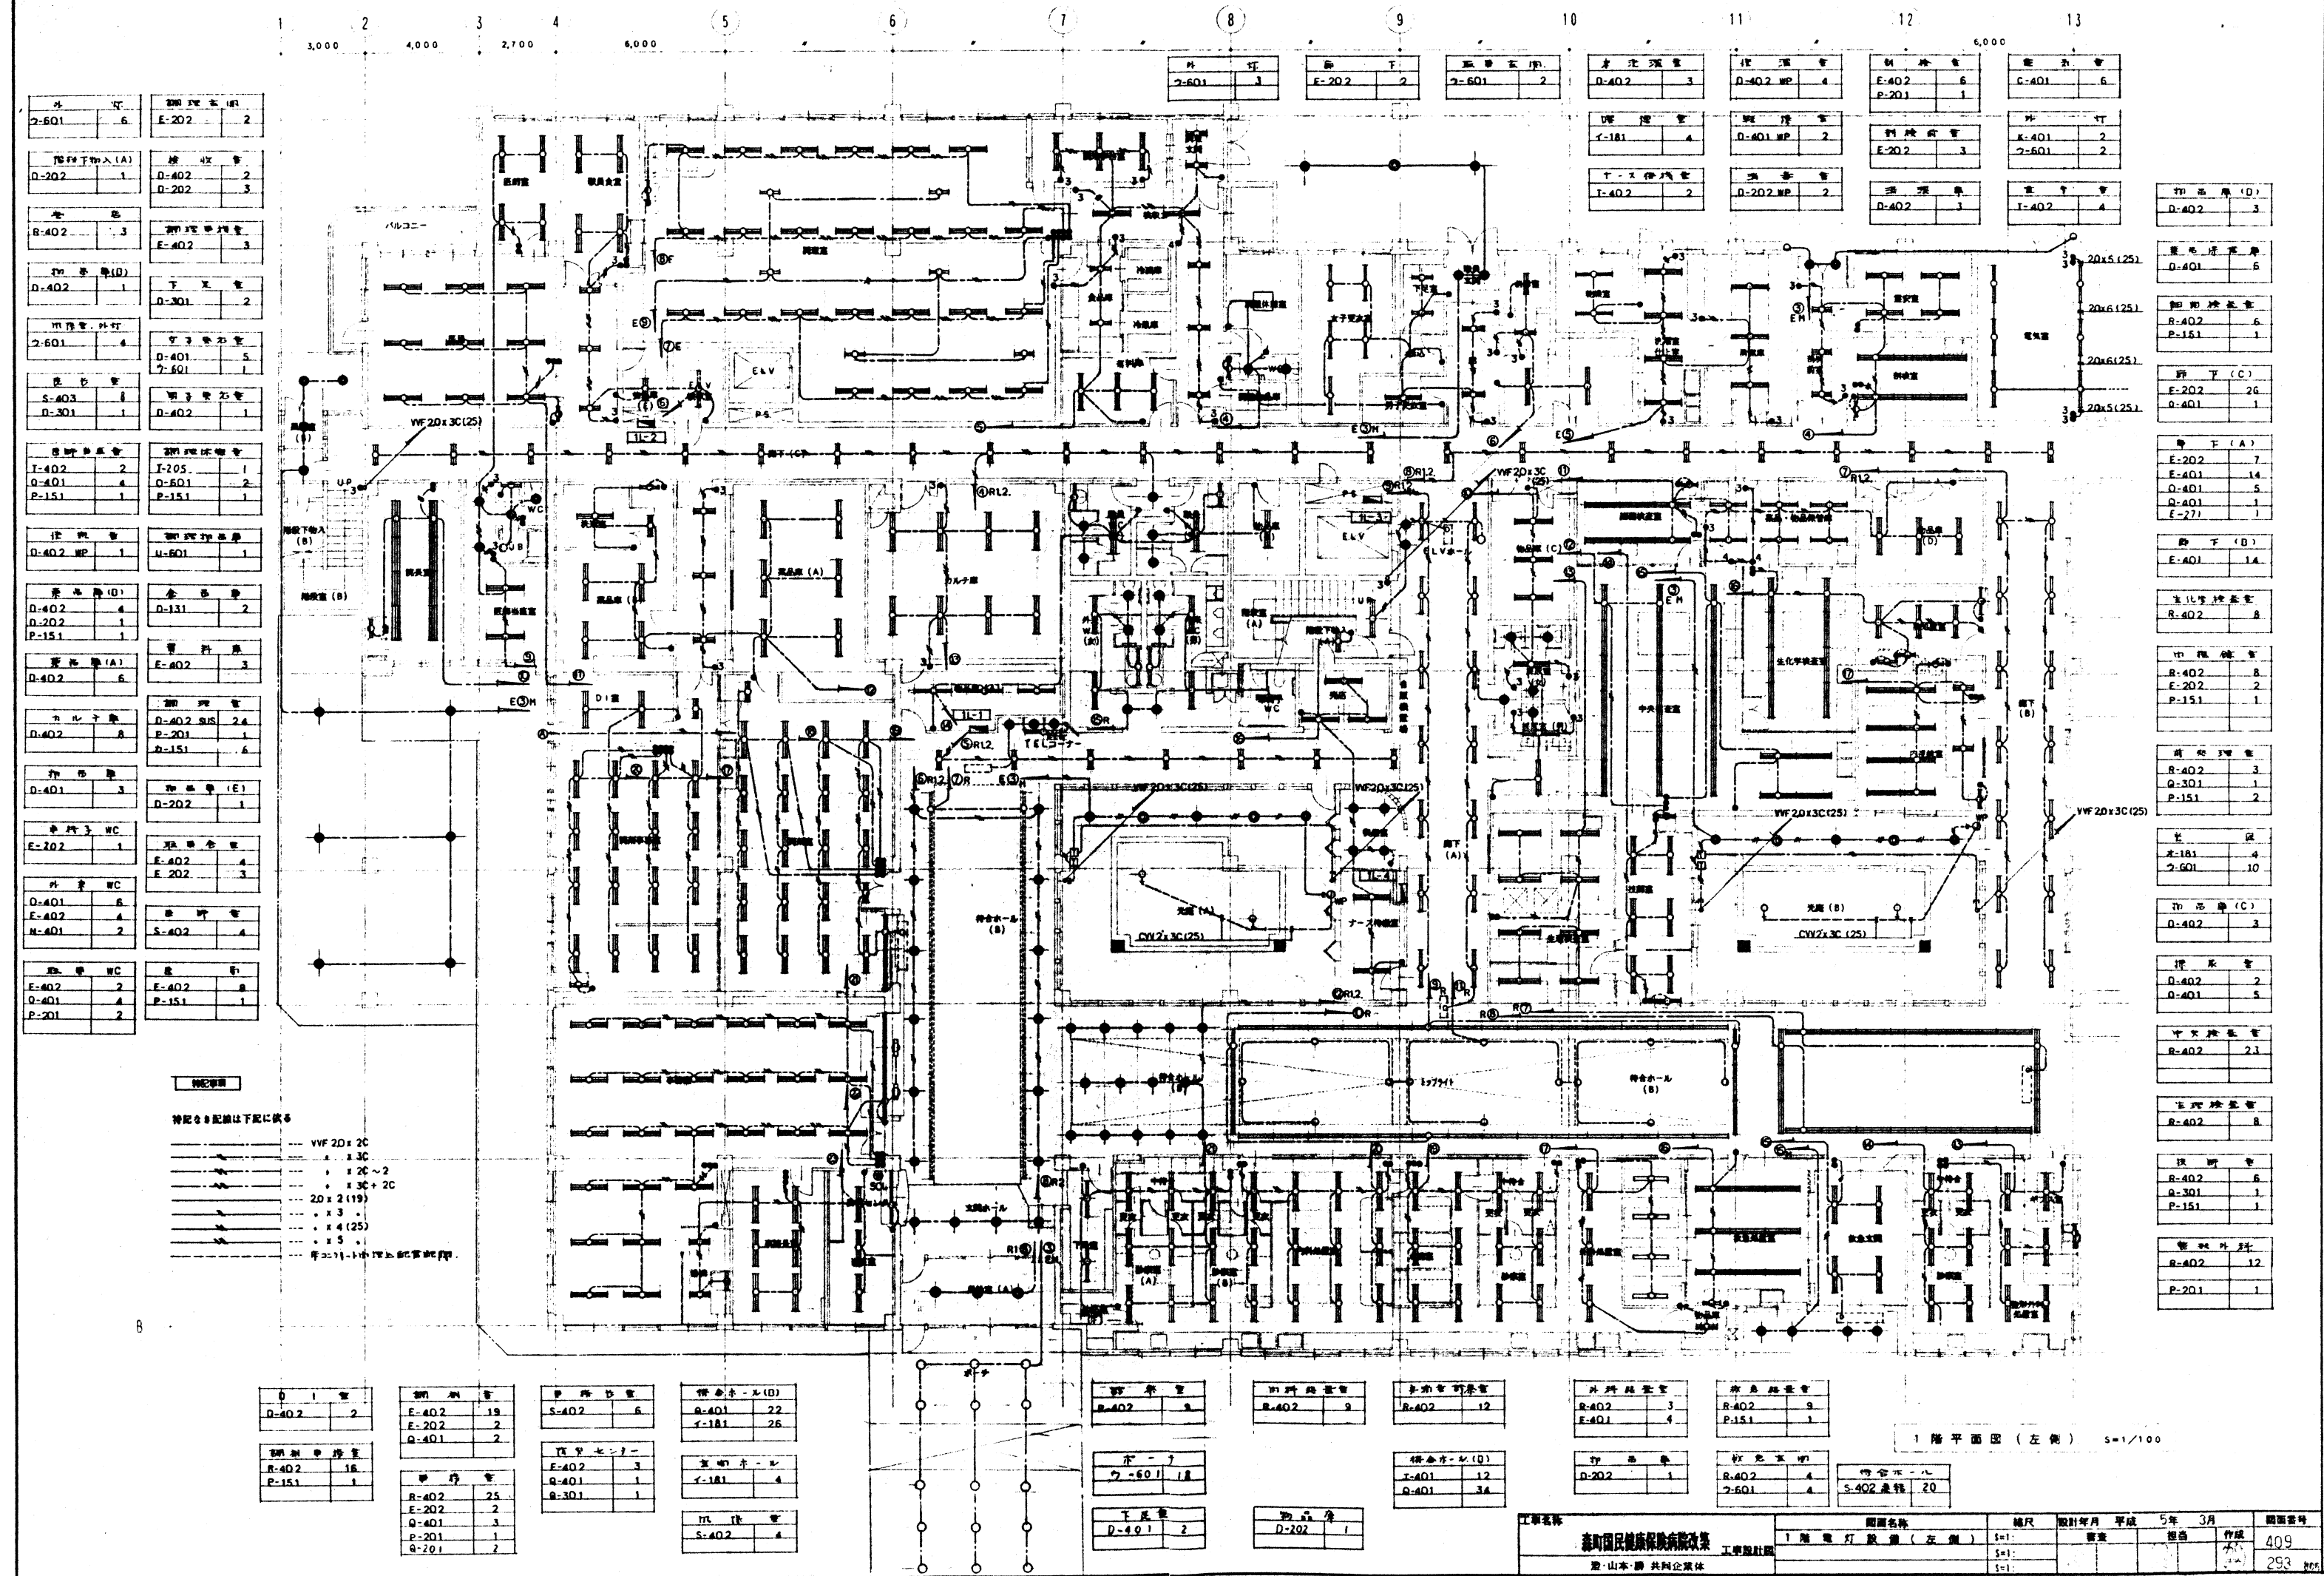


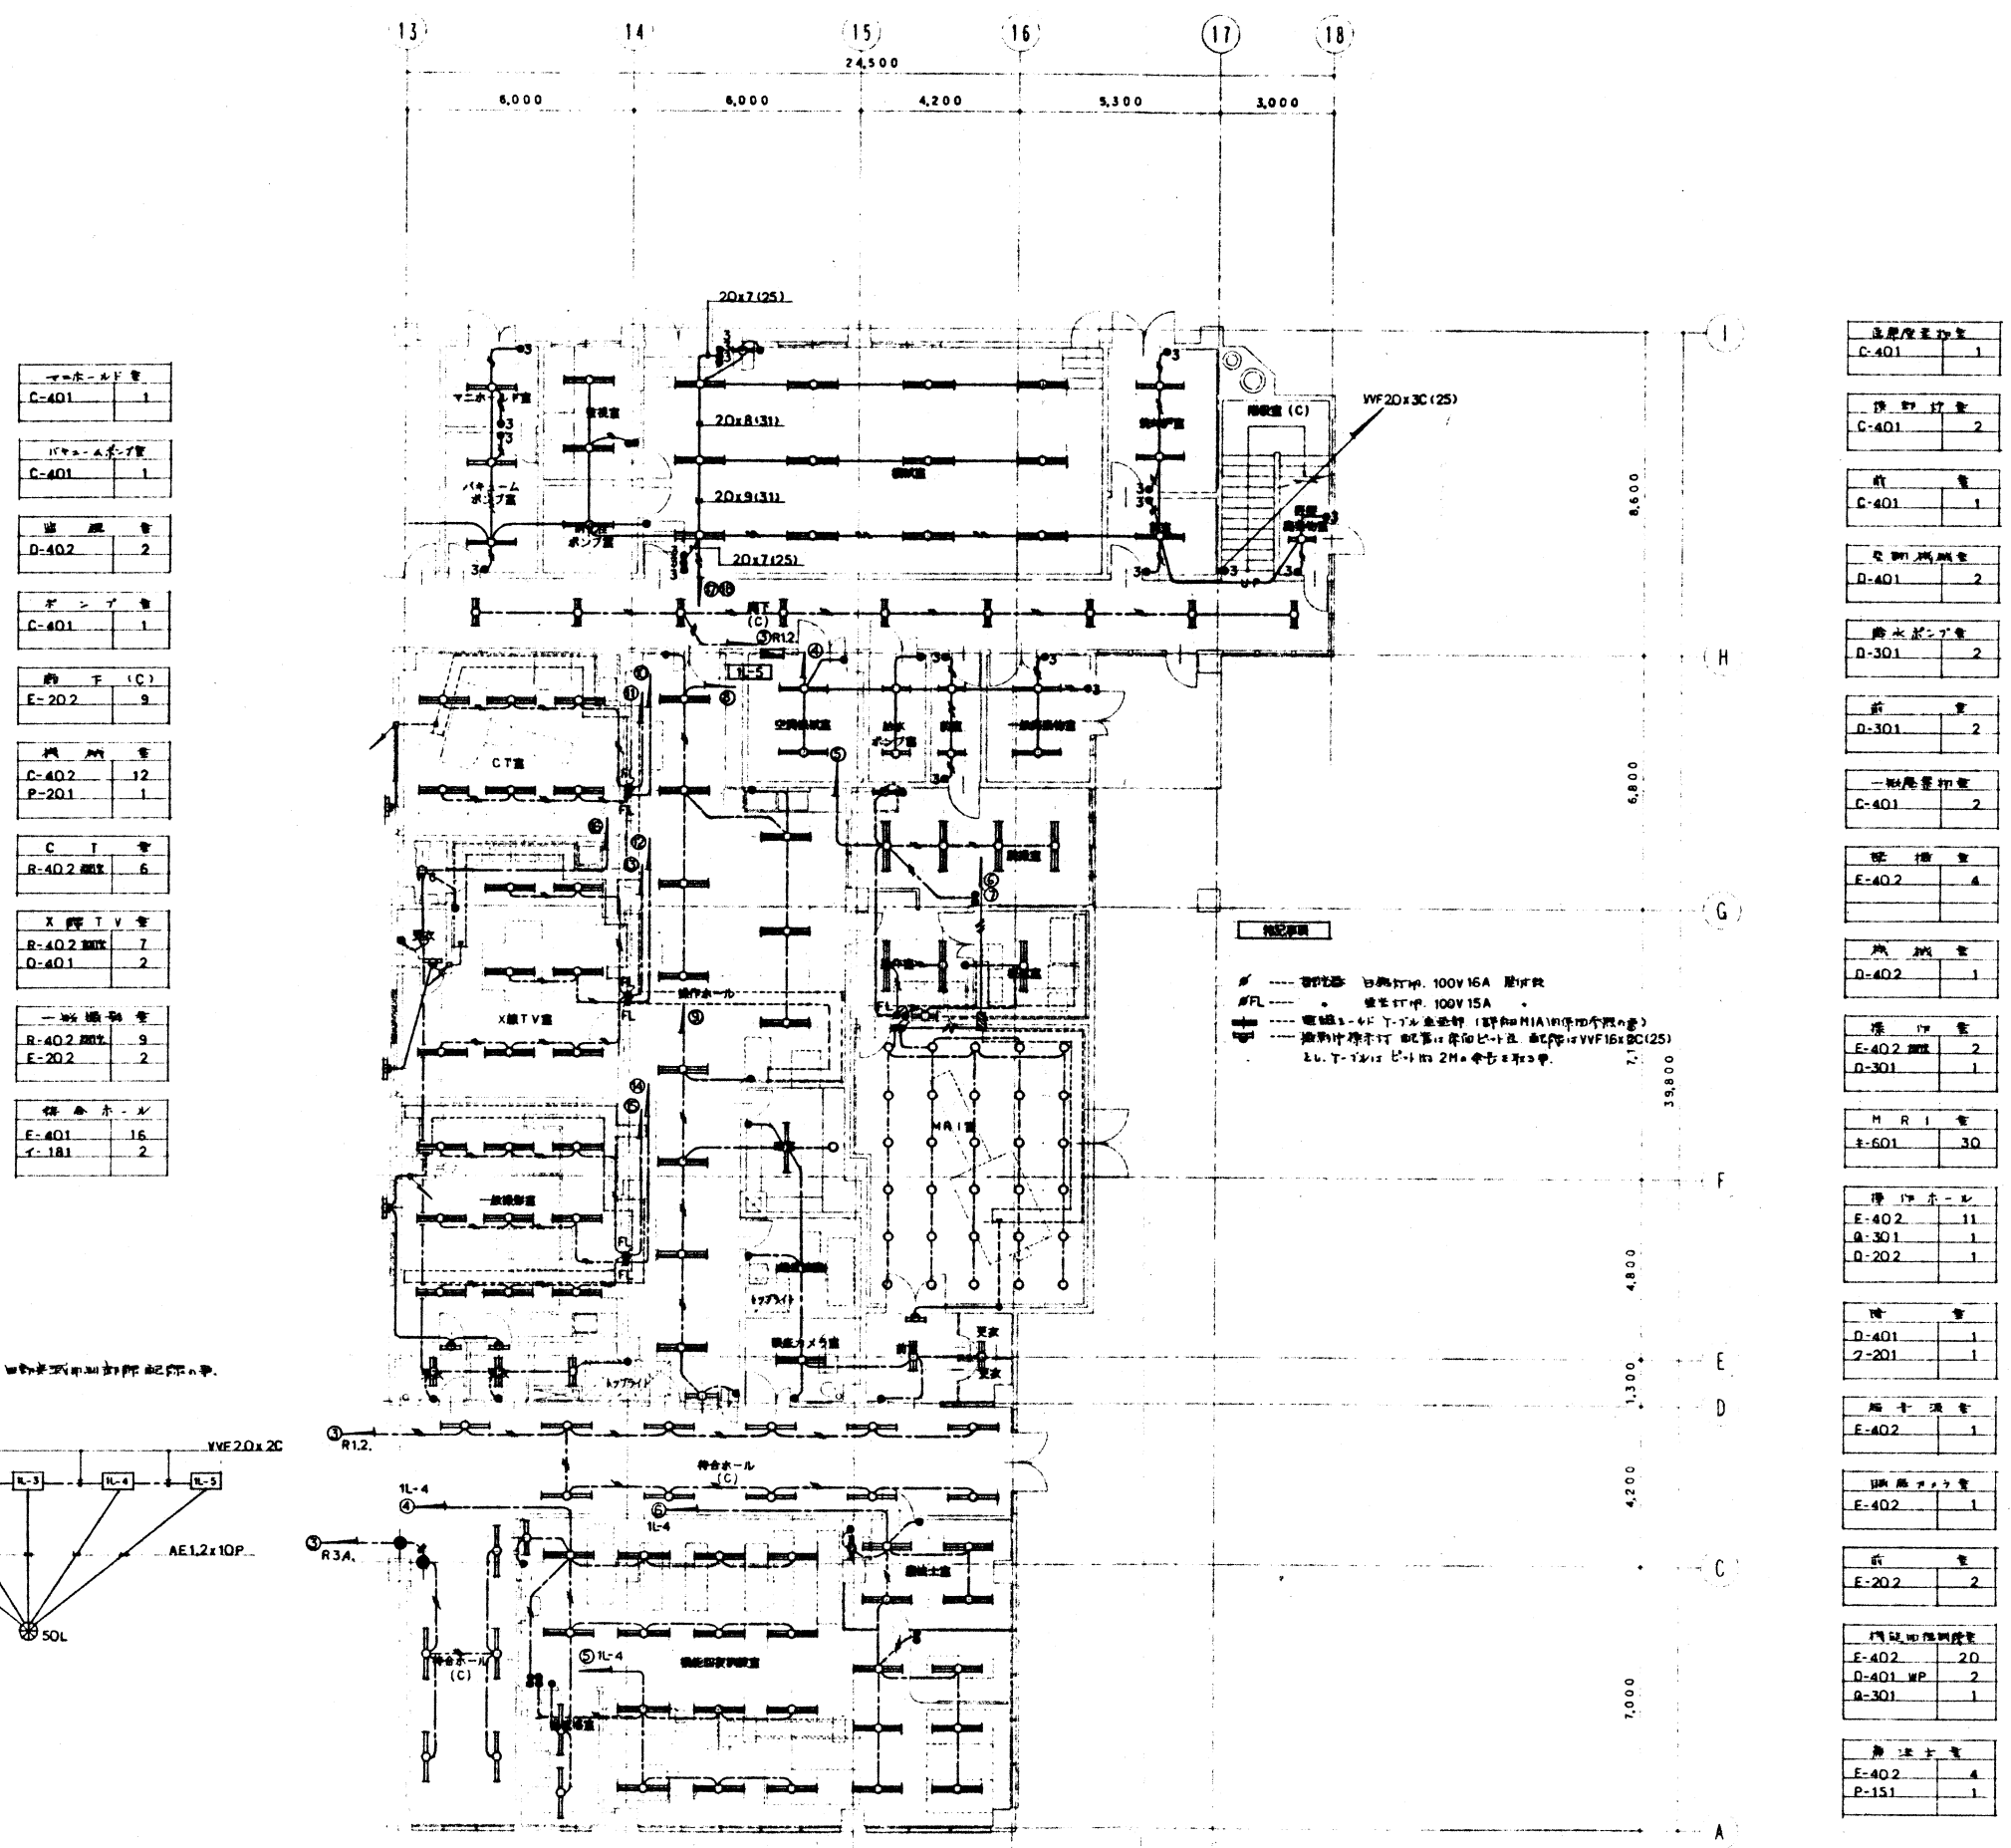


マニピュレータ	
C-401	1
パナソニック	
C-401	1
通風機	
D-402	2
ポンプ	
C-401	1
照明	
E-202	9
照明	
C-402	12
P-201	1
C	
R-402	6
X線TV	
R-402	7
D-401	2
一般照明	
R-402	9
E-202	2
照明	
E-401	16
E-181	2

高圧電圧	
C-401	1
照明	
C-401	2
照明	
C-401	1
照明	
D-401	2
照明	
D-301	2
照明	
D-301	2
照明	
C-401	2
照明	
E-402	4
照明	
D-402	1
照明	
E-402	2
D-301	1
MRI	
E-601	30
照明	
E-402	11
D-301	1
D-202	1
照明	
D-401	1
D-201	1
照明	
E-402	1
照明	
E-402	1
照明	
E-402	1
照明	
E-402	2
照明	
E-402	20
D-401	2
D-301	1
照明	
E-402	4
P-151	1

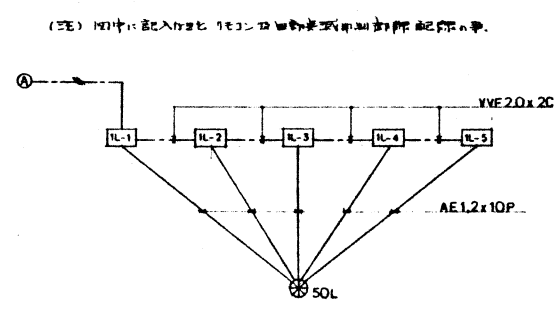

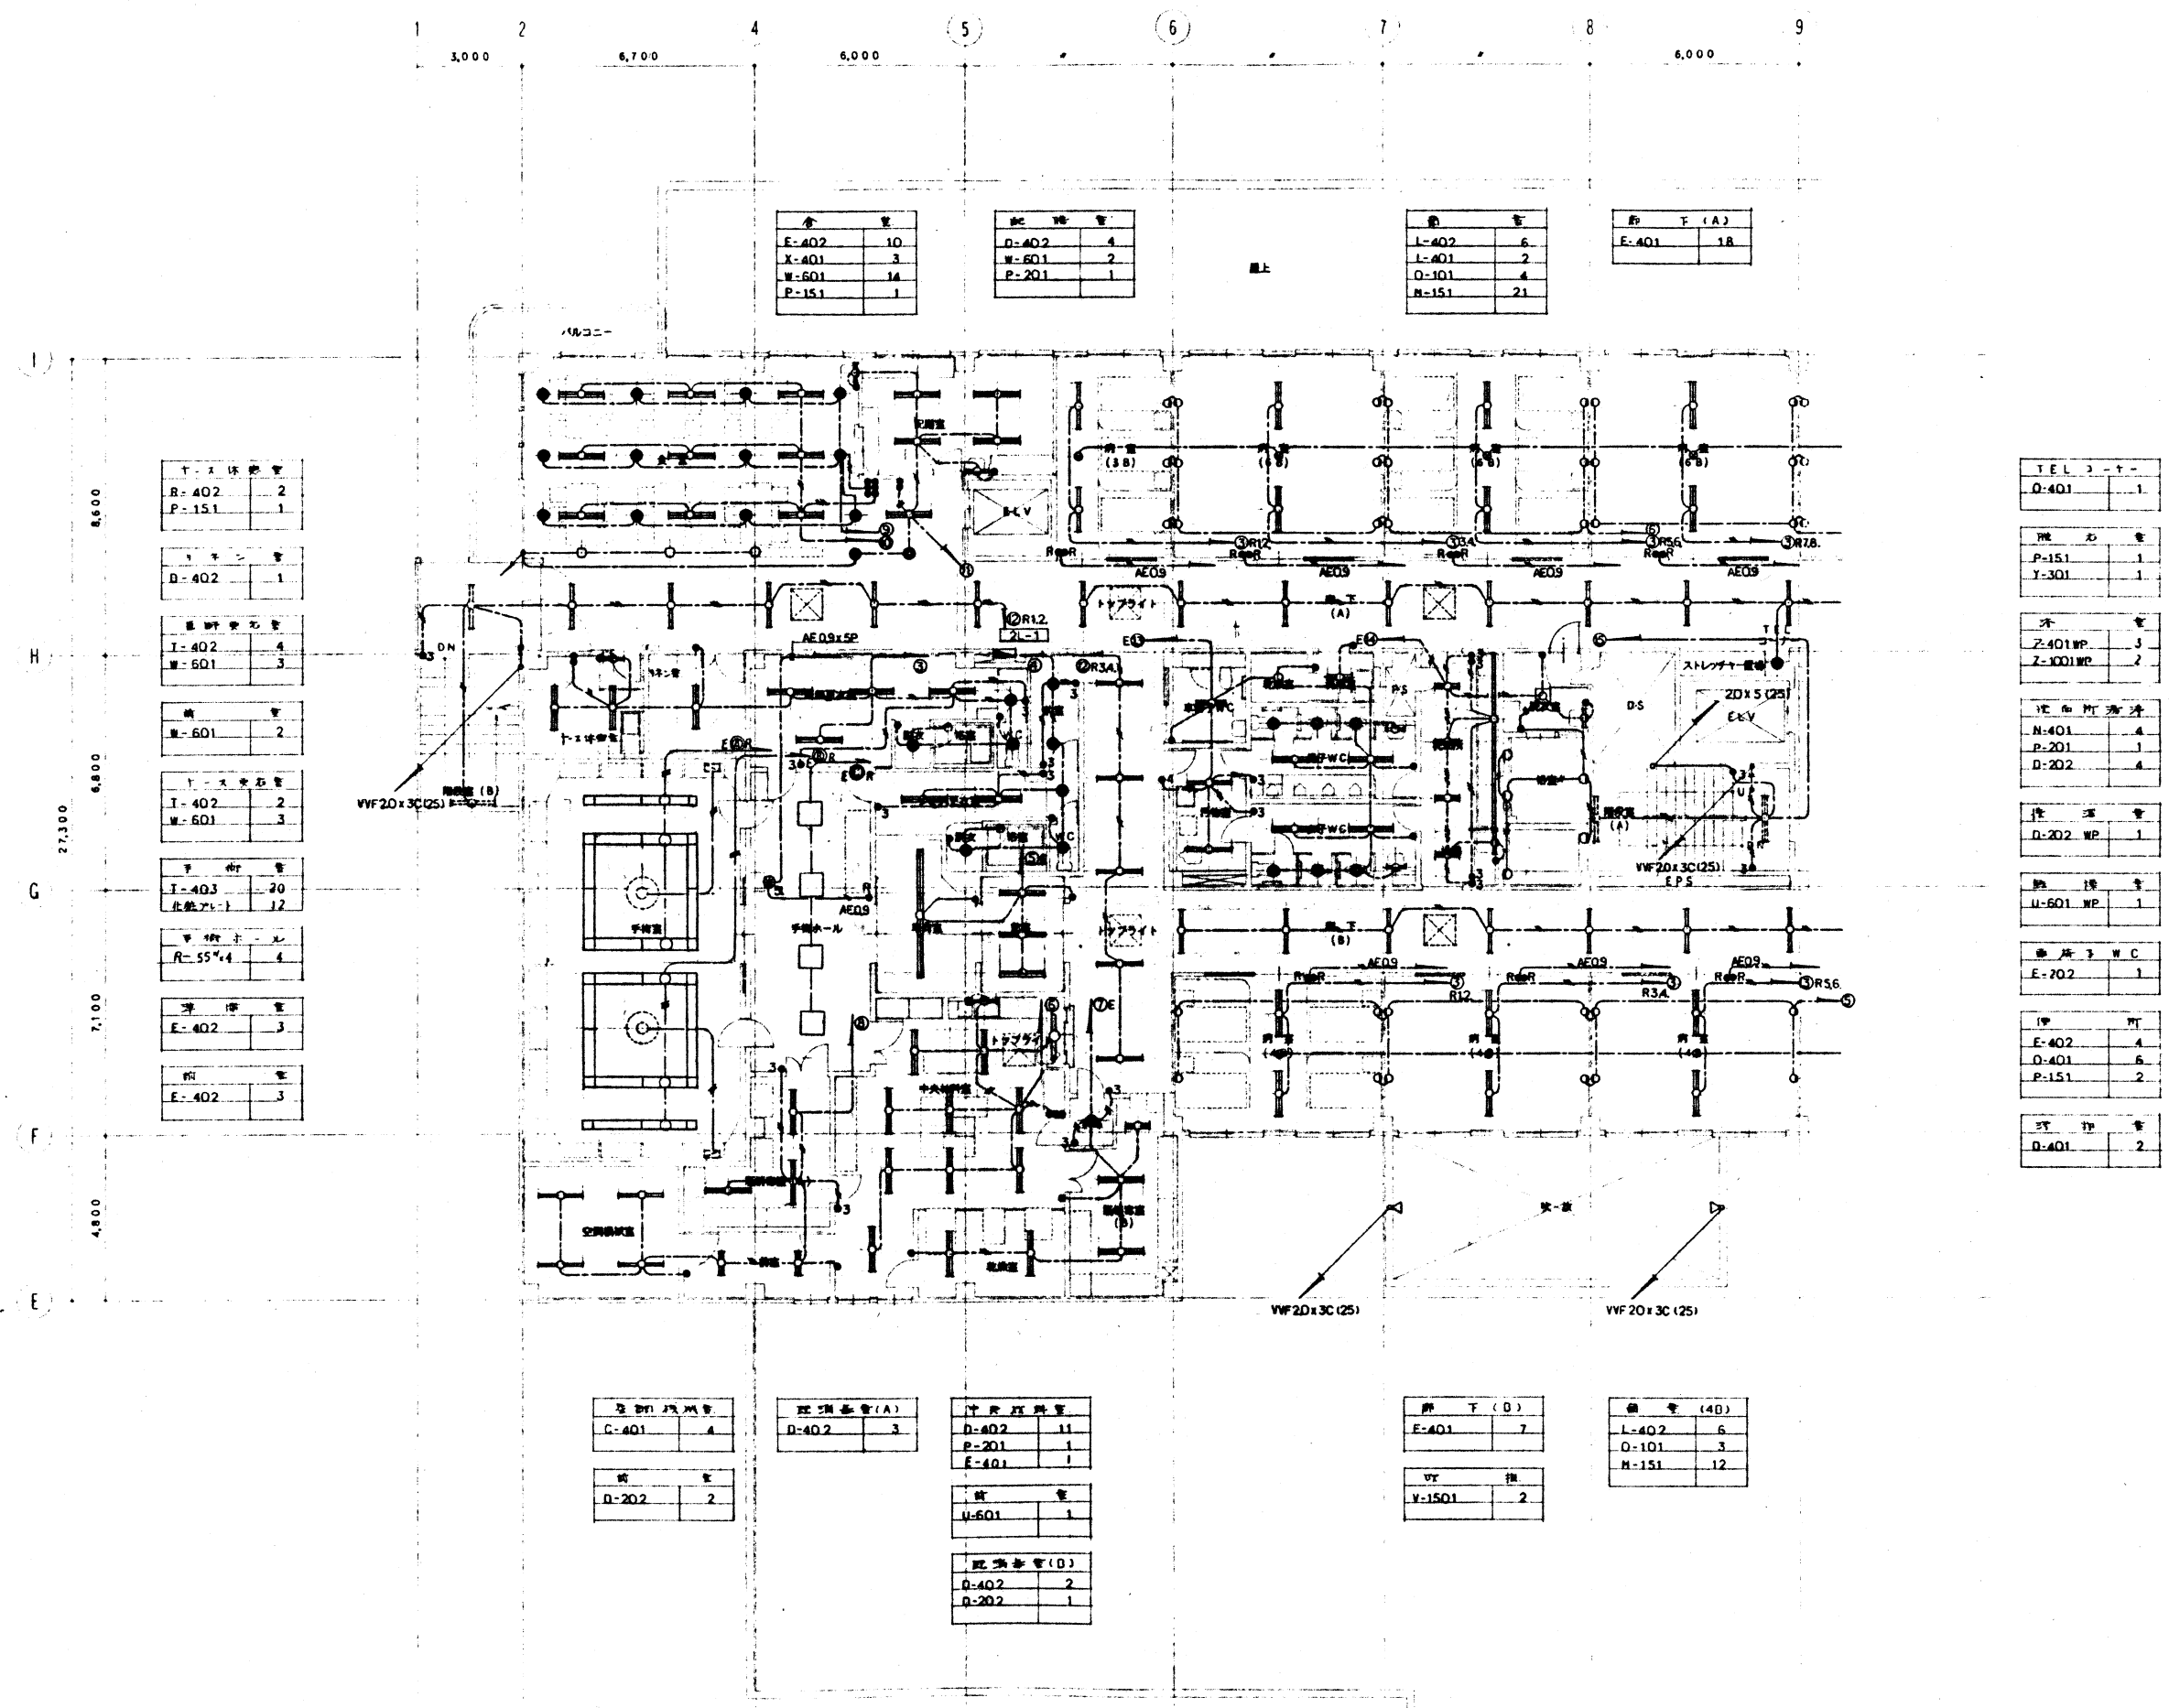

2 階平面図 (左側) S=1/100

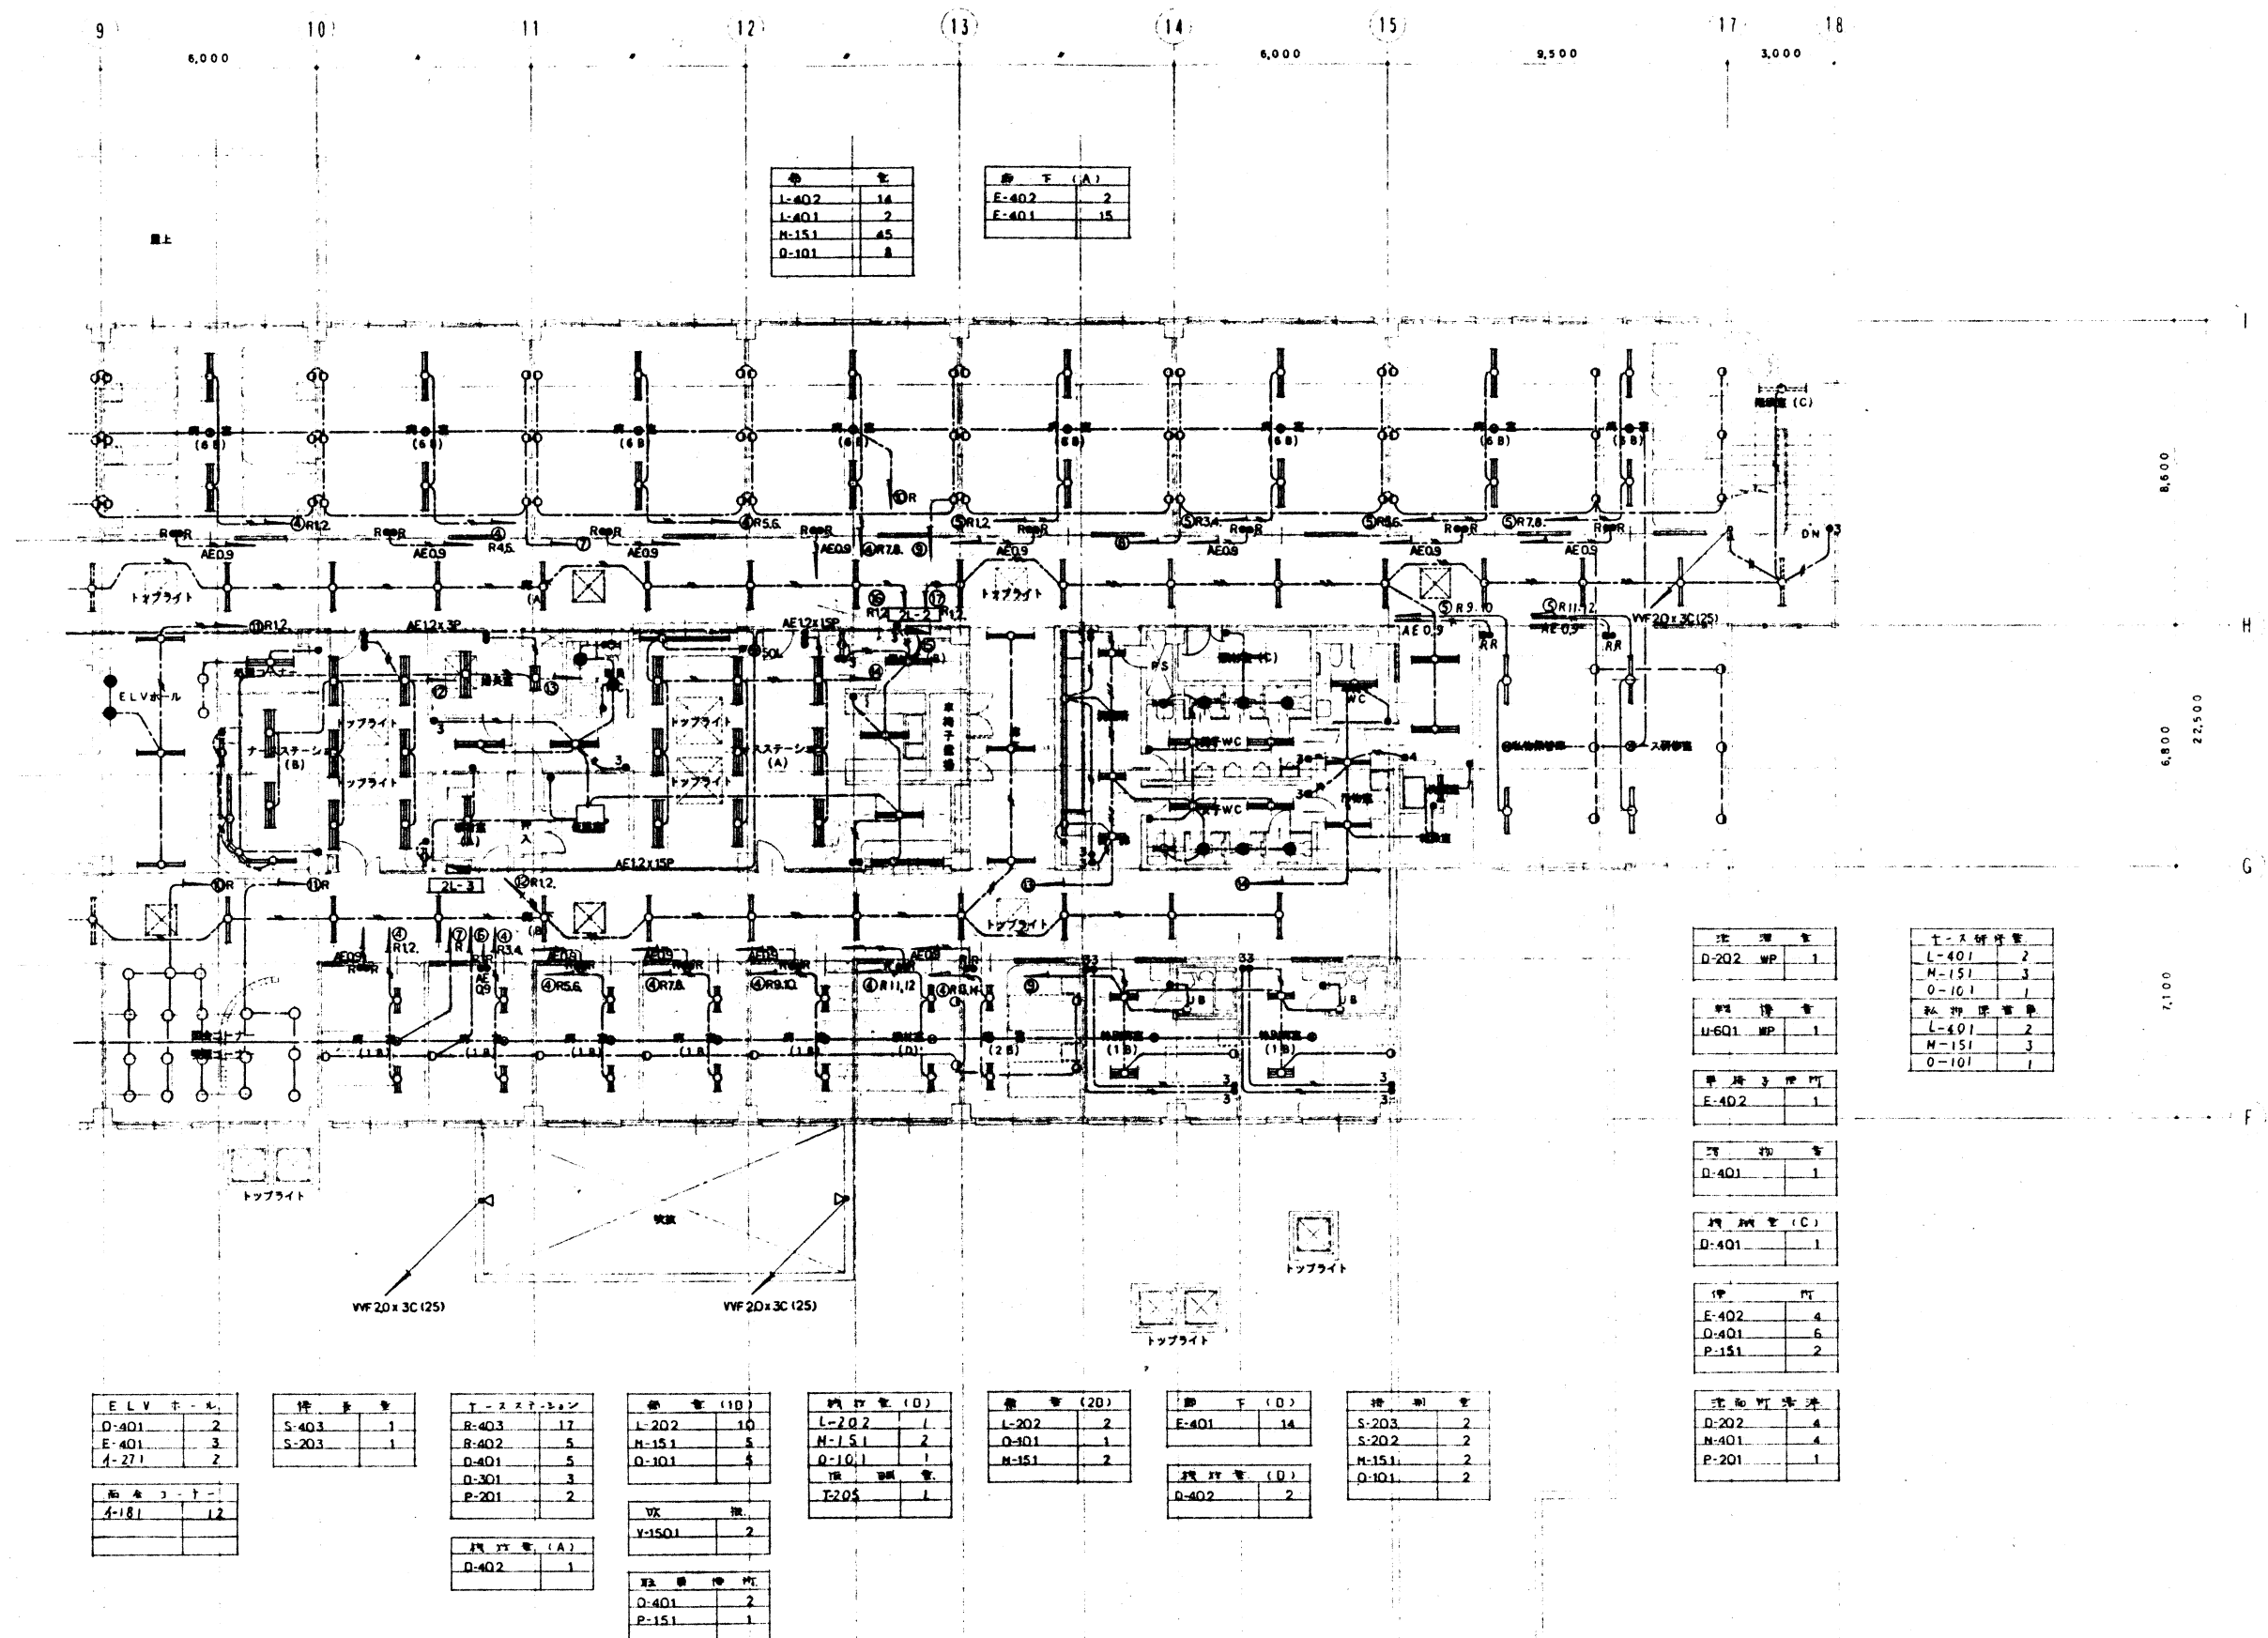

記号	数
L-402	14
E-401	2
M-151	45
O-101	8

廊下 (A)	
E-402	2
E-401	15

エレベーター	
L-401	2
M-151	3
O-101	1

エレベーター	
L-401	2
M-151	3
O-101	1

エレベーター	
L-401	2
E-401	3
A-271	2

エレベーター	
S-403	1
S-203	1

エレベーター	
R-403	17
R-402	5
O-401	5
O-301	3
P-201	2

エレベーター	
L-202	10
M-151	5
O-101	5

エレベーター	
L-202	1
M-151	2
O-101	1

エレベーター	
L-202	2
O-101	1
M-151	2

エレベーター	
E-401	14
E-402	2

エレベーター	
S-203	2
S-202	2
M-151	2
O-101	2

エレベーター	
D-202	4
N-401	4
P-201	1

エレベーター	
A-181	12

エレベーター	
D-402	1

エレベーター	
D-402	1

エレベーター	
Y-1501	2

エレベーター	
D-401	2
P-151	1

エレベーター	
D-401	2
P-151	1


エレベーター	
D-401	2
P-151	1

エレベーター	
D-401	2
P-151	1

エレベーター	
D-401	2
P-151	1

エレベーター	
D-401	2
P-151	1

2階平面図 (右側) S=1/100

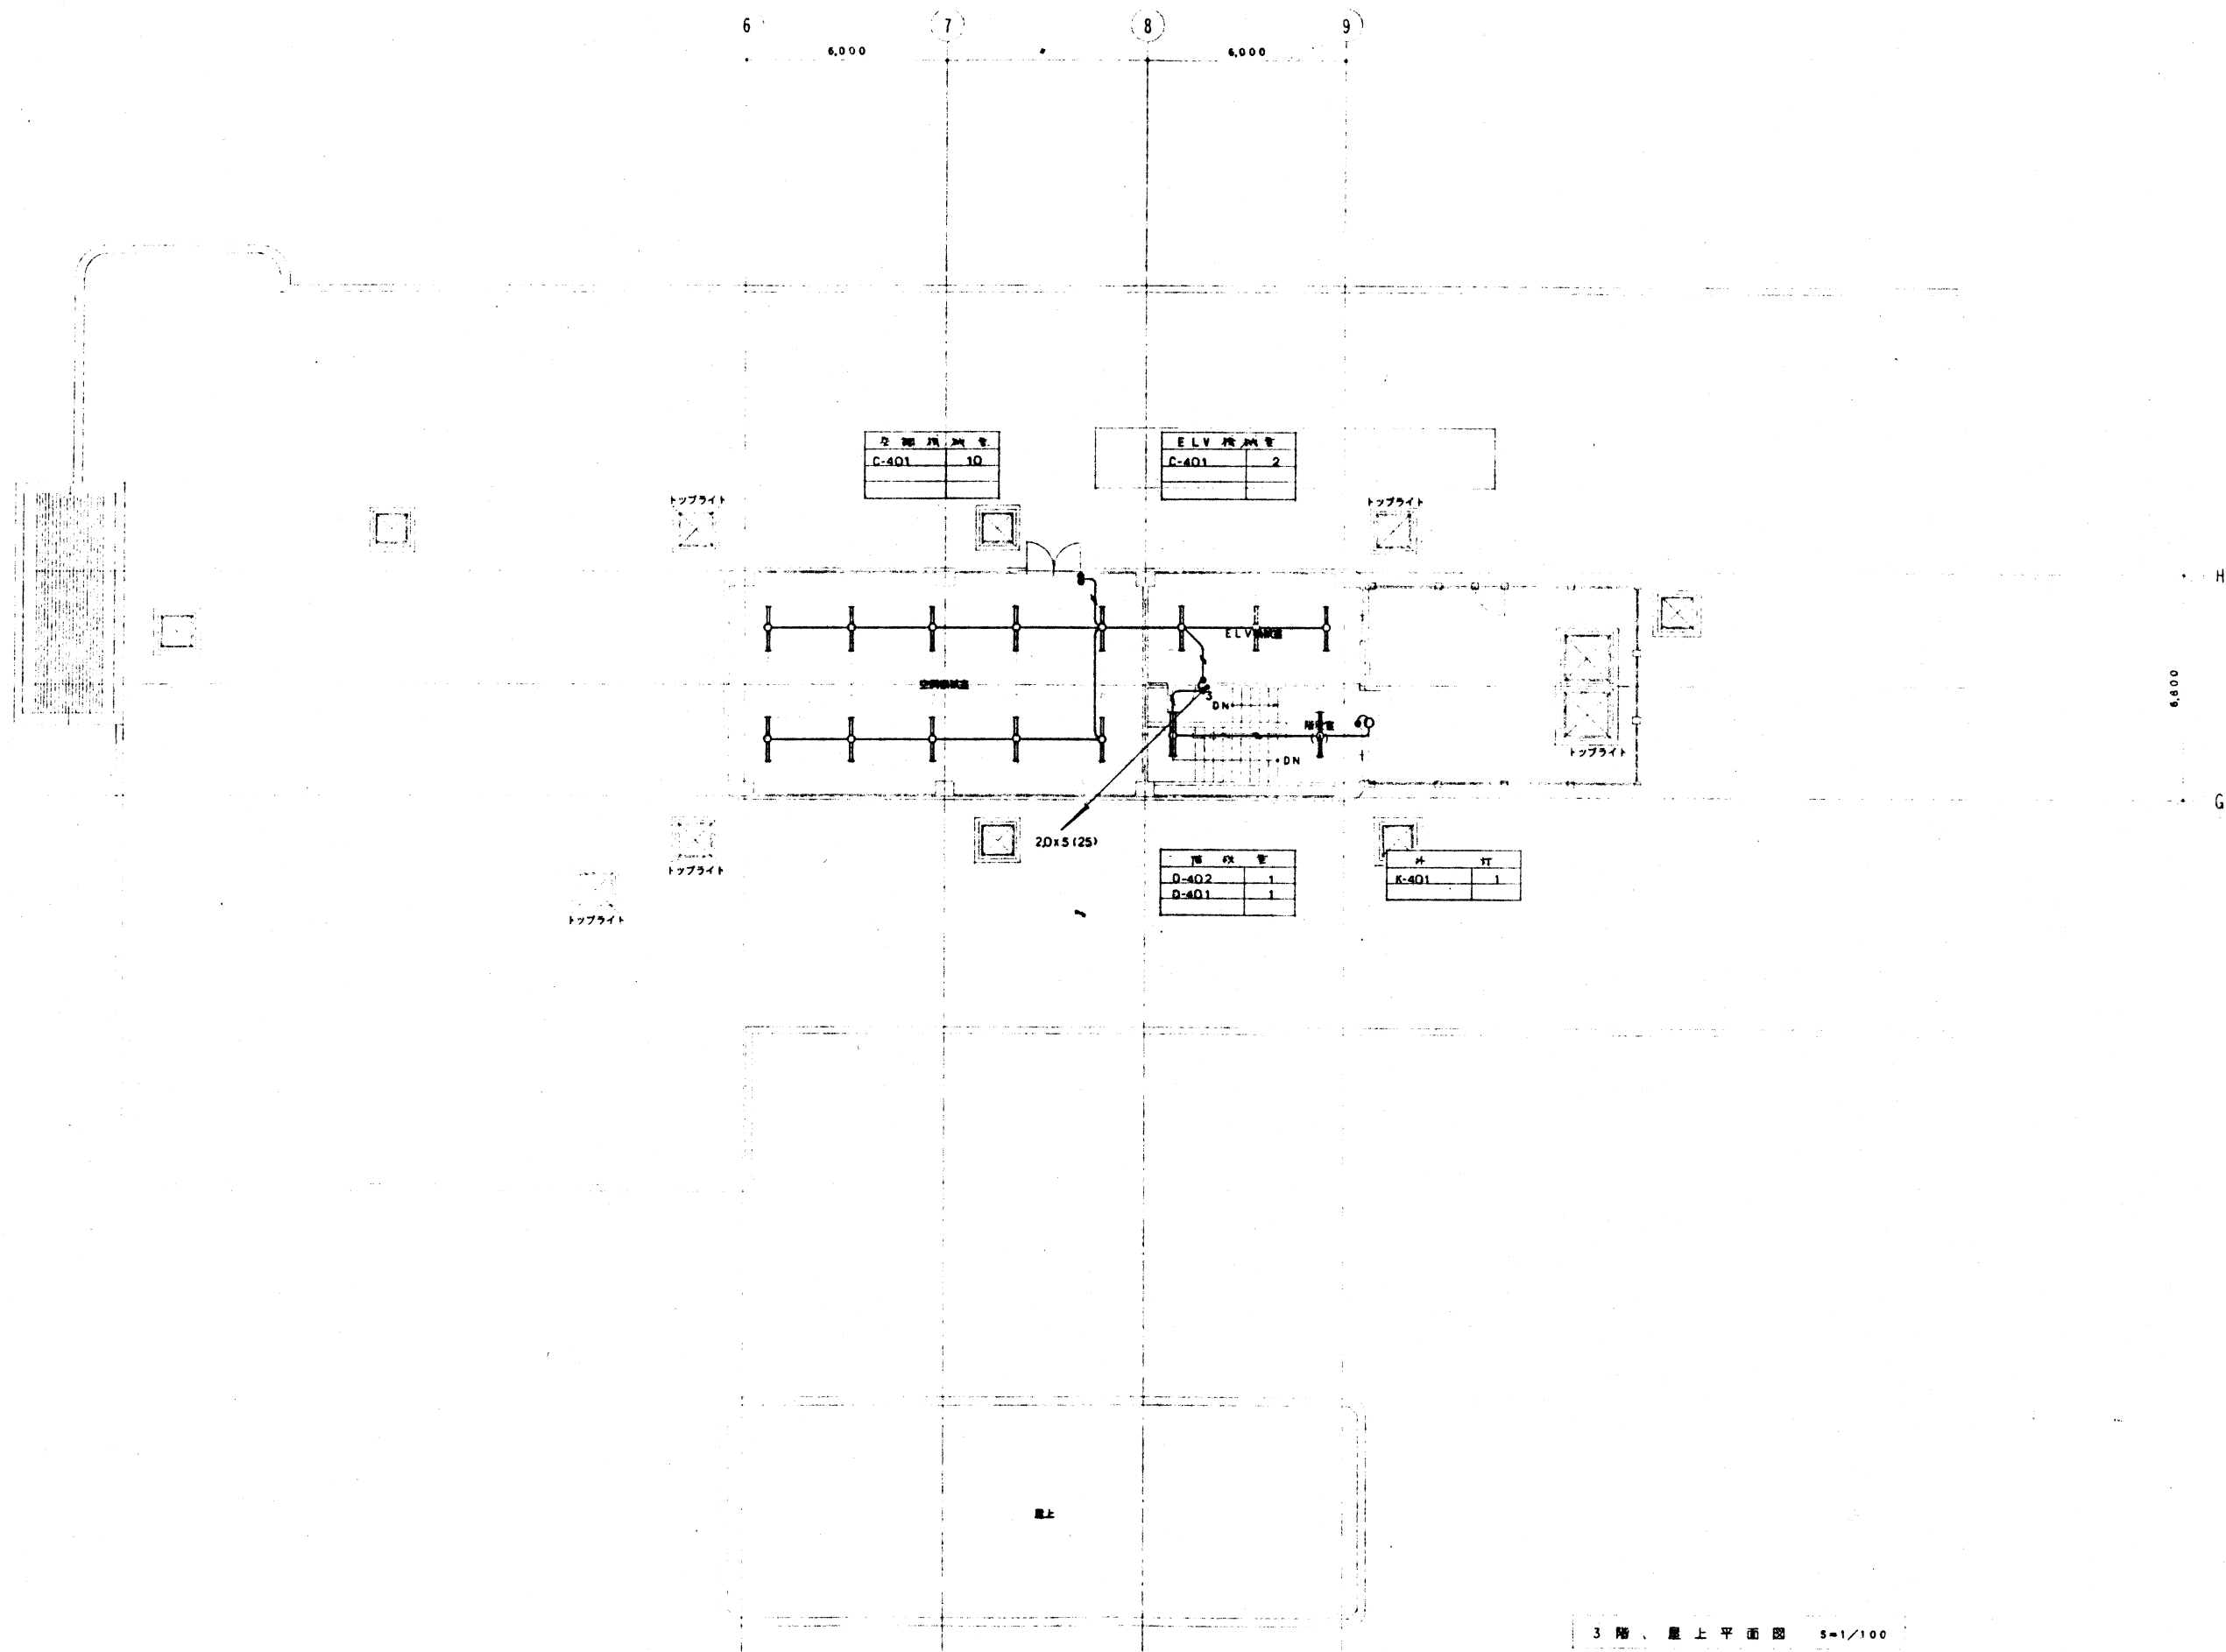

3 階、屋上平面図 1/100

工事名称	図面名称	縮尺	設計年月			図面番号
			平成	5年	3月	
森町国民健康保険病院改築 工事設計図 源・山本・藤 共同企業体	3 階 電 灯 設 備	1/100	審査	製図	作成	413
		1/100				293
		1/100				


1 2 3 4 5 6 7 8 9 10 11 12 13
3,000 4,000 2,700 6,000 6,000 6,000

4,500
4,600
6,800
7,100
4,800
5,500
7,000


特記事項
(注) 本図 1.2. 施設に設置される設備には設置しない。
一級避難経路の非常灯・非常灯設備は特別避難経路に付す。
特記の配線は下記に依る
VVVF 2.0x2C

1 階平面図 (左側) S=1/100

工事名称	図面名称	縮尺	設計年月	平成	5年	3月	図面番号
森町国民健康保険病院改築	1階 非常灯・非常灯設備 (左側)	S=1/					414
設計者 山本 共同企業体	工事設計図	S=1/					203

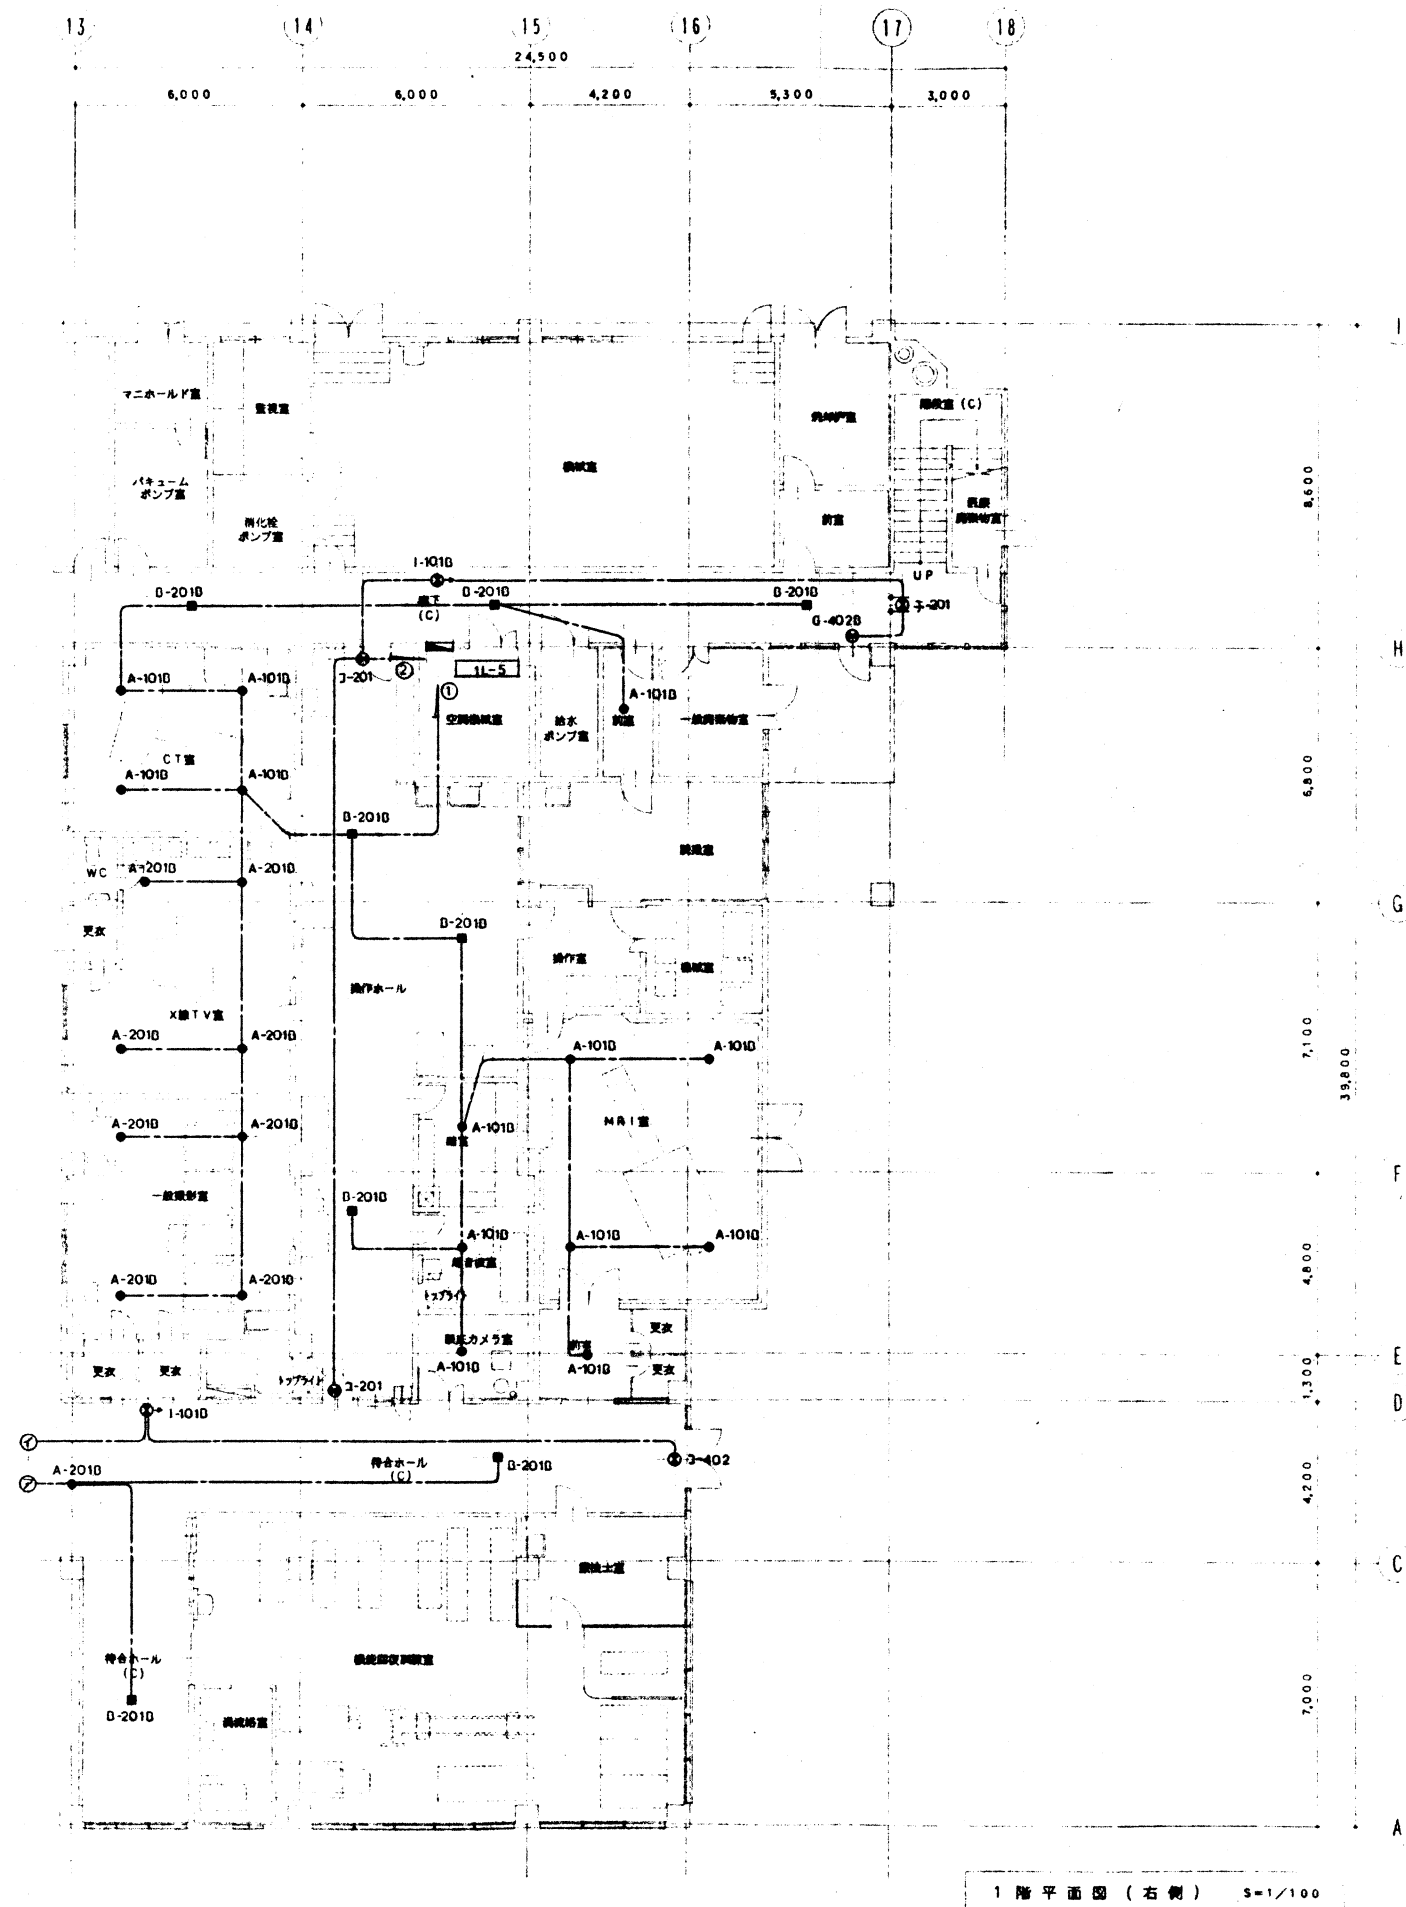


工事名称	図面名称	縮尺	設計年月	平成	5年	3月	図面番号
さいたま市立病院改築工事	1階平面図 (右側)	S=1/100					415
設計者	監理者	担当者	作成者				293
山本 勝 共同企業体							

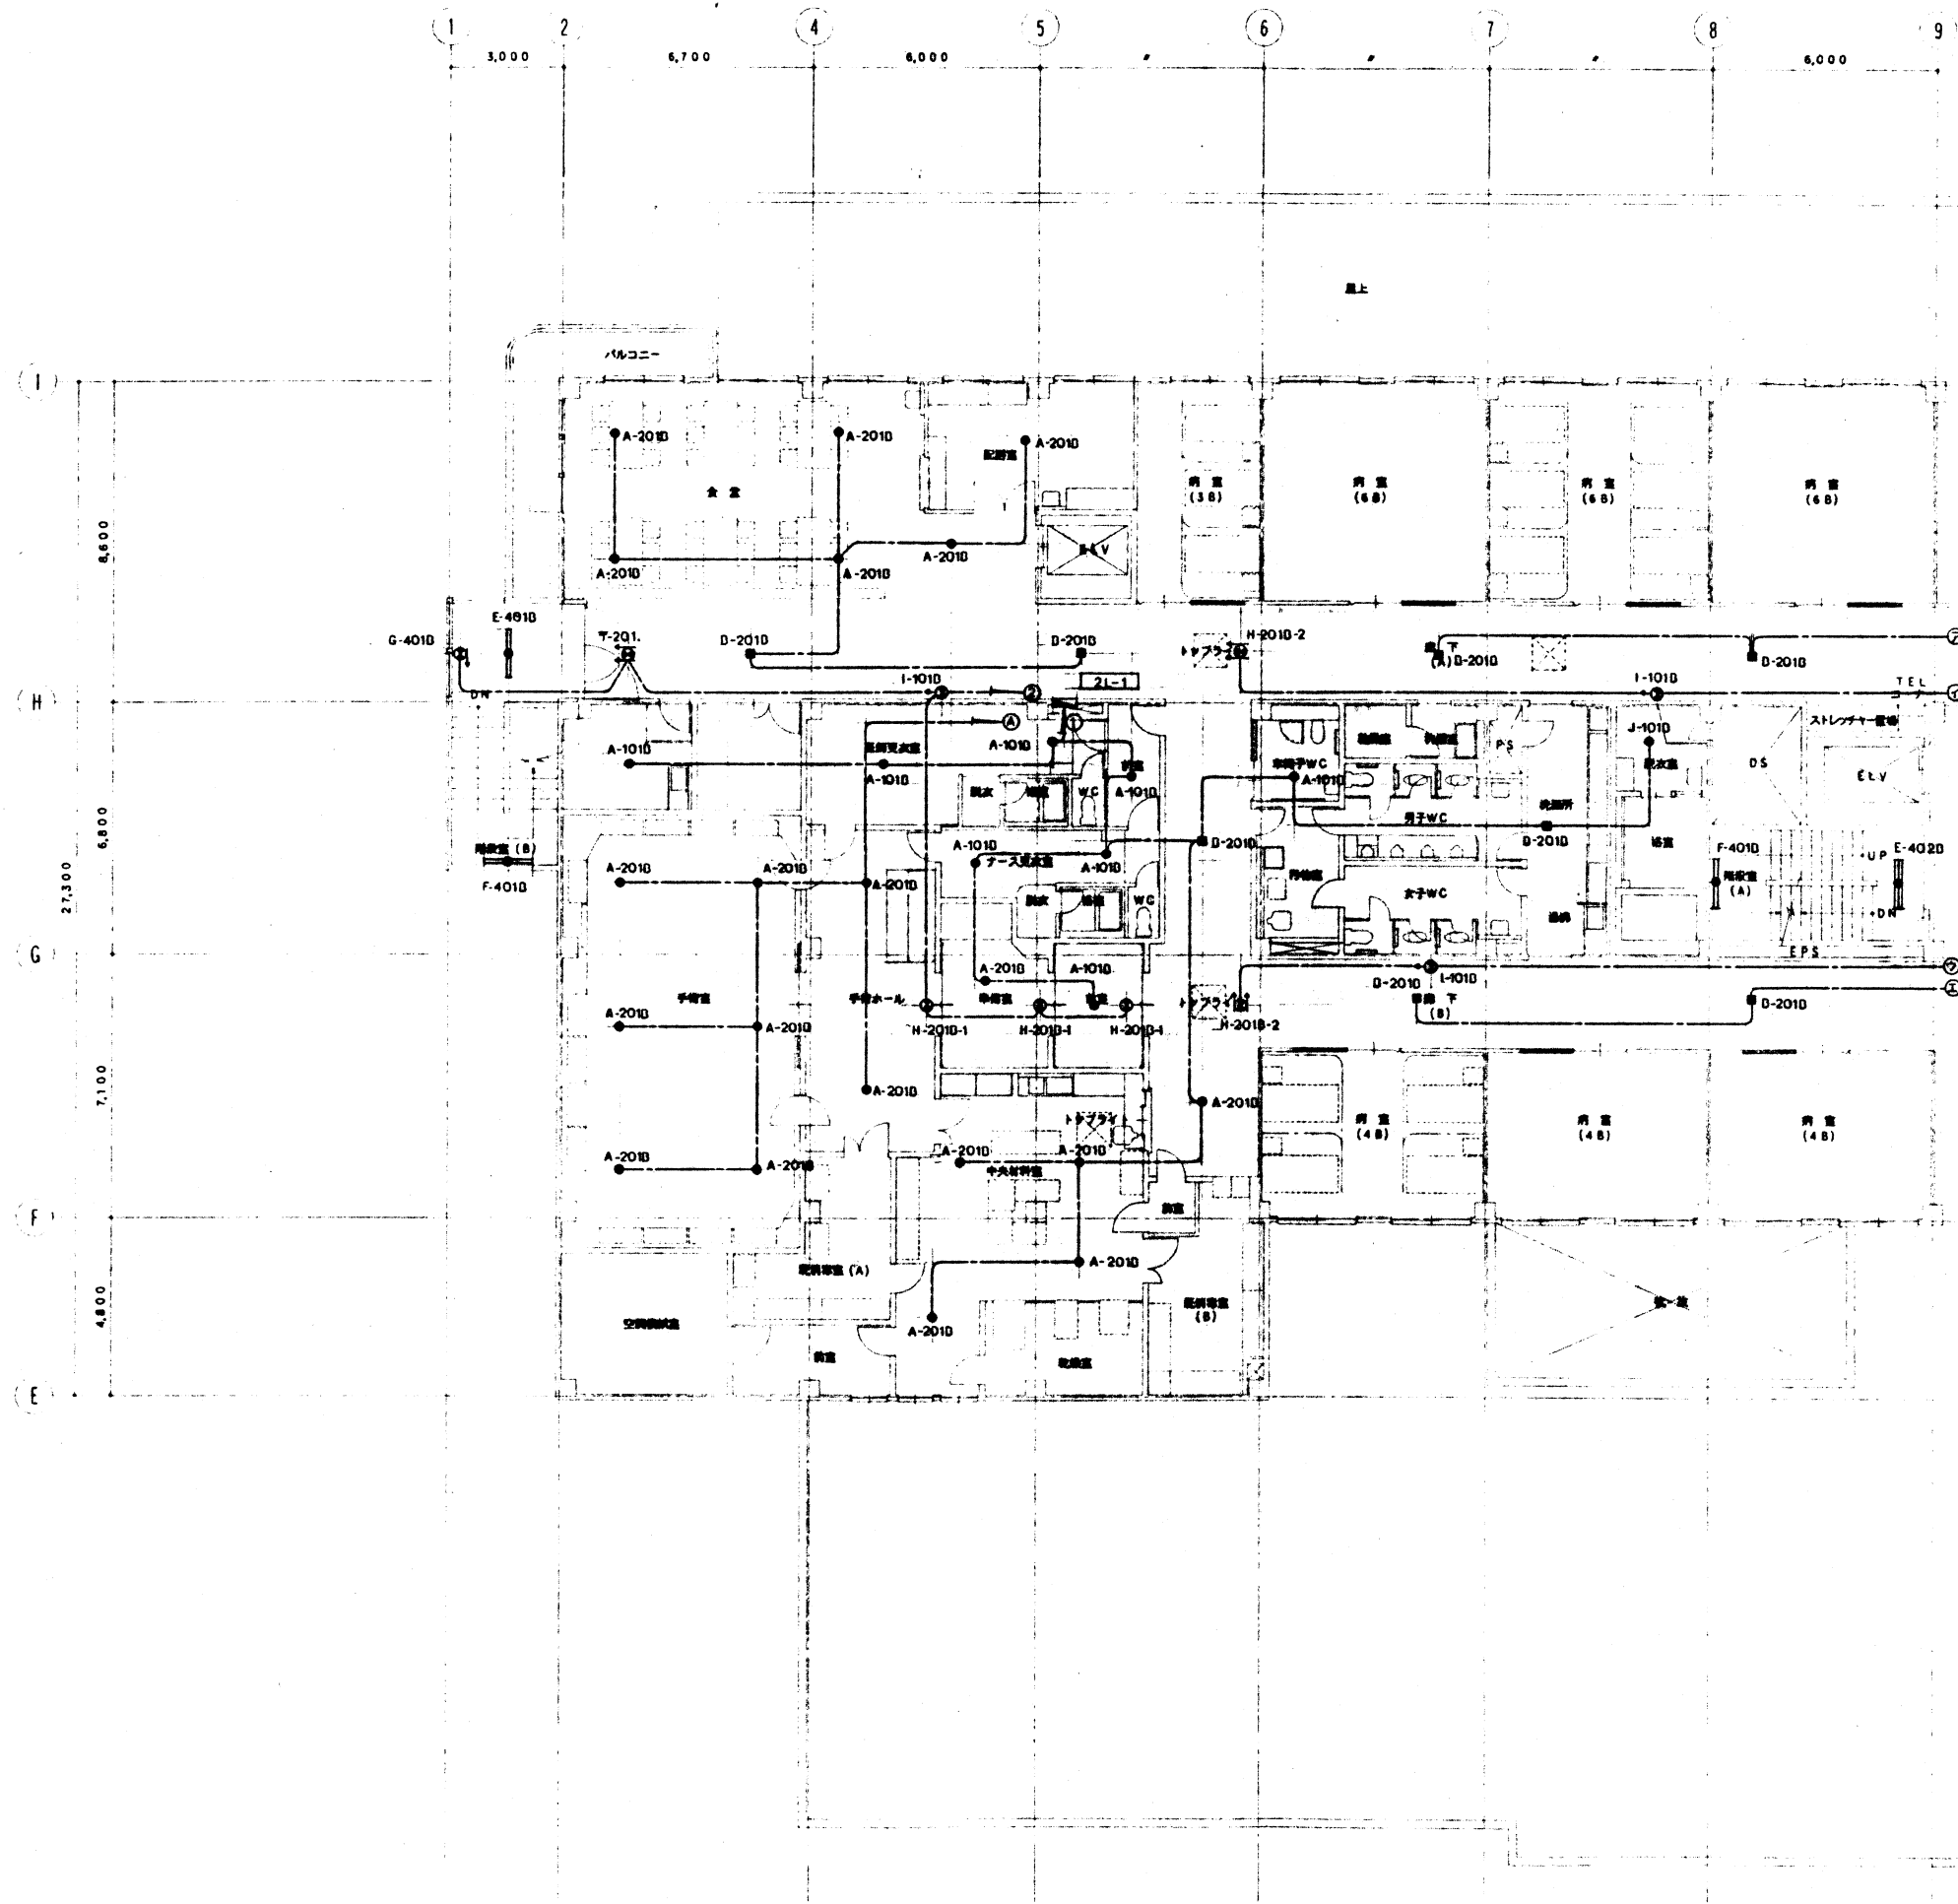


2 階 平 面 図 (左 側) 1/100

工事名称		図面名称	縮尺	設計年月	平成 5 年 3 月	図面番号
森町国民健康保険病院改築 工事設計図 設計 山本 勝 共同企業体		2 階 廊 下 灯 具 配 置 図 (左 側)	S=1:	審査	概算	416
			S=1:			293
			S=1:			

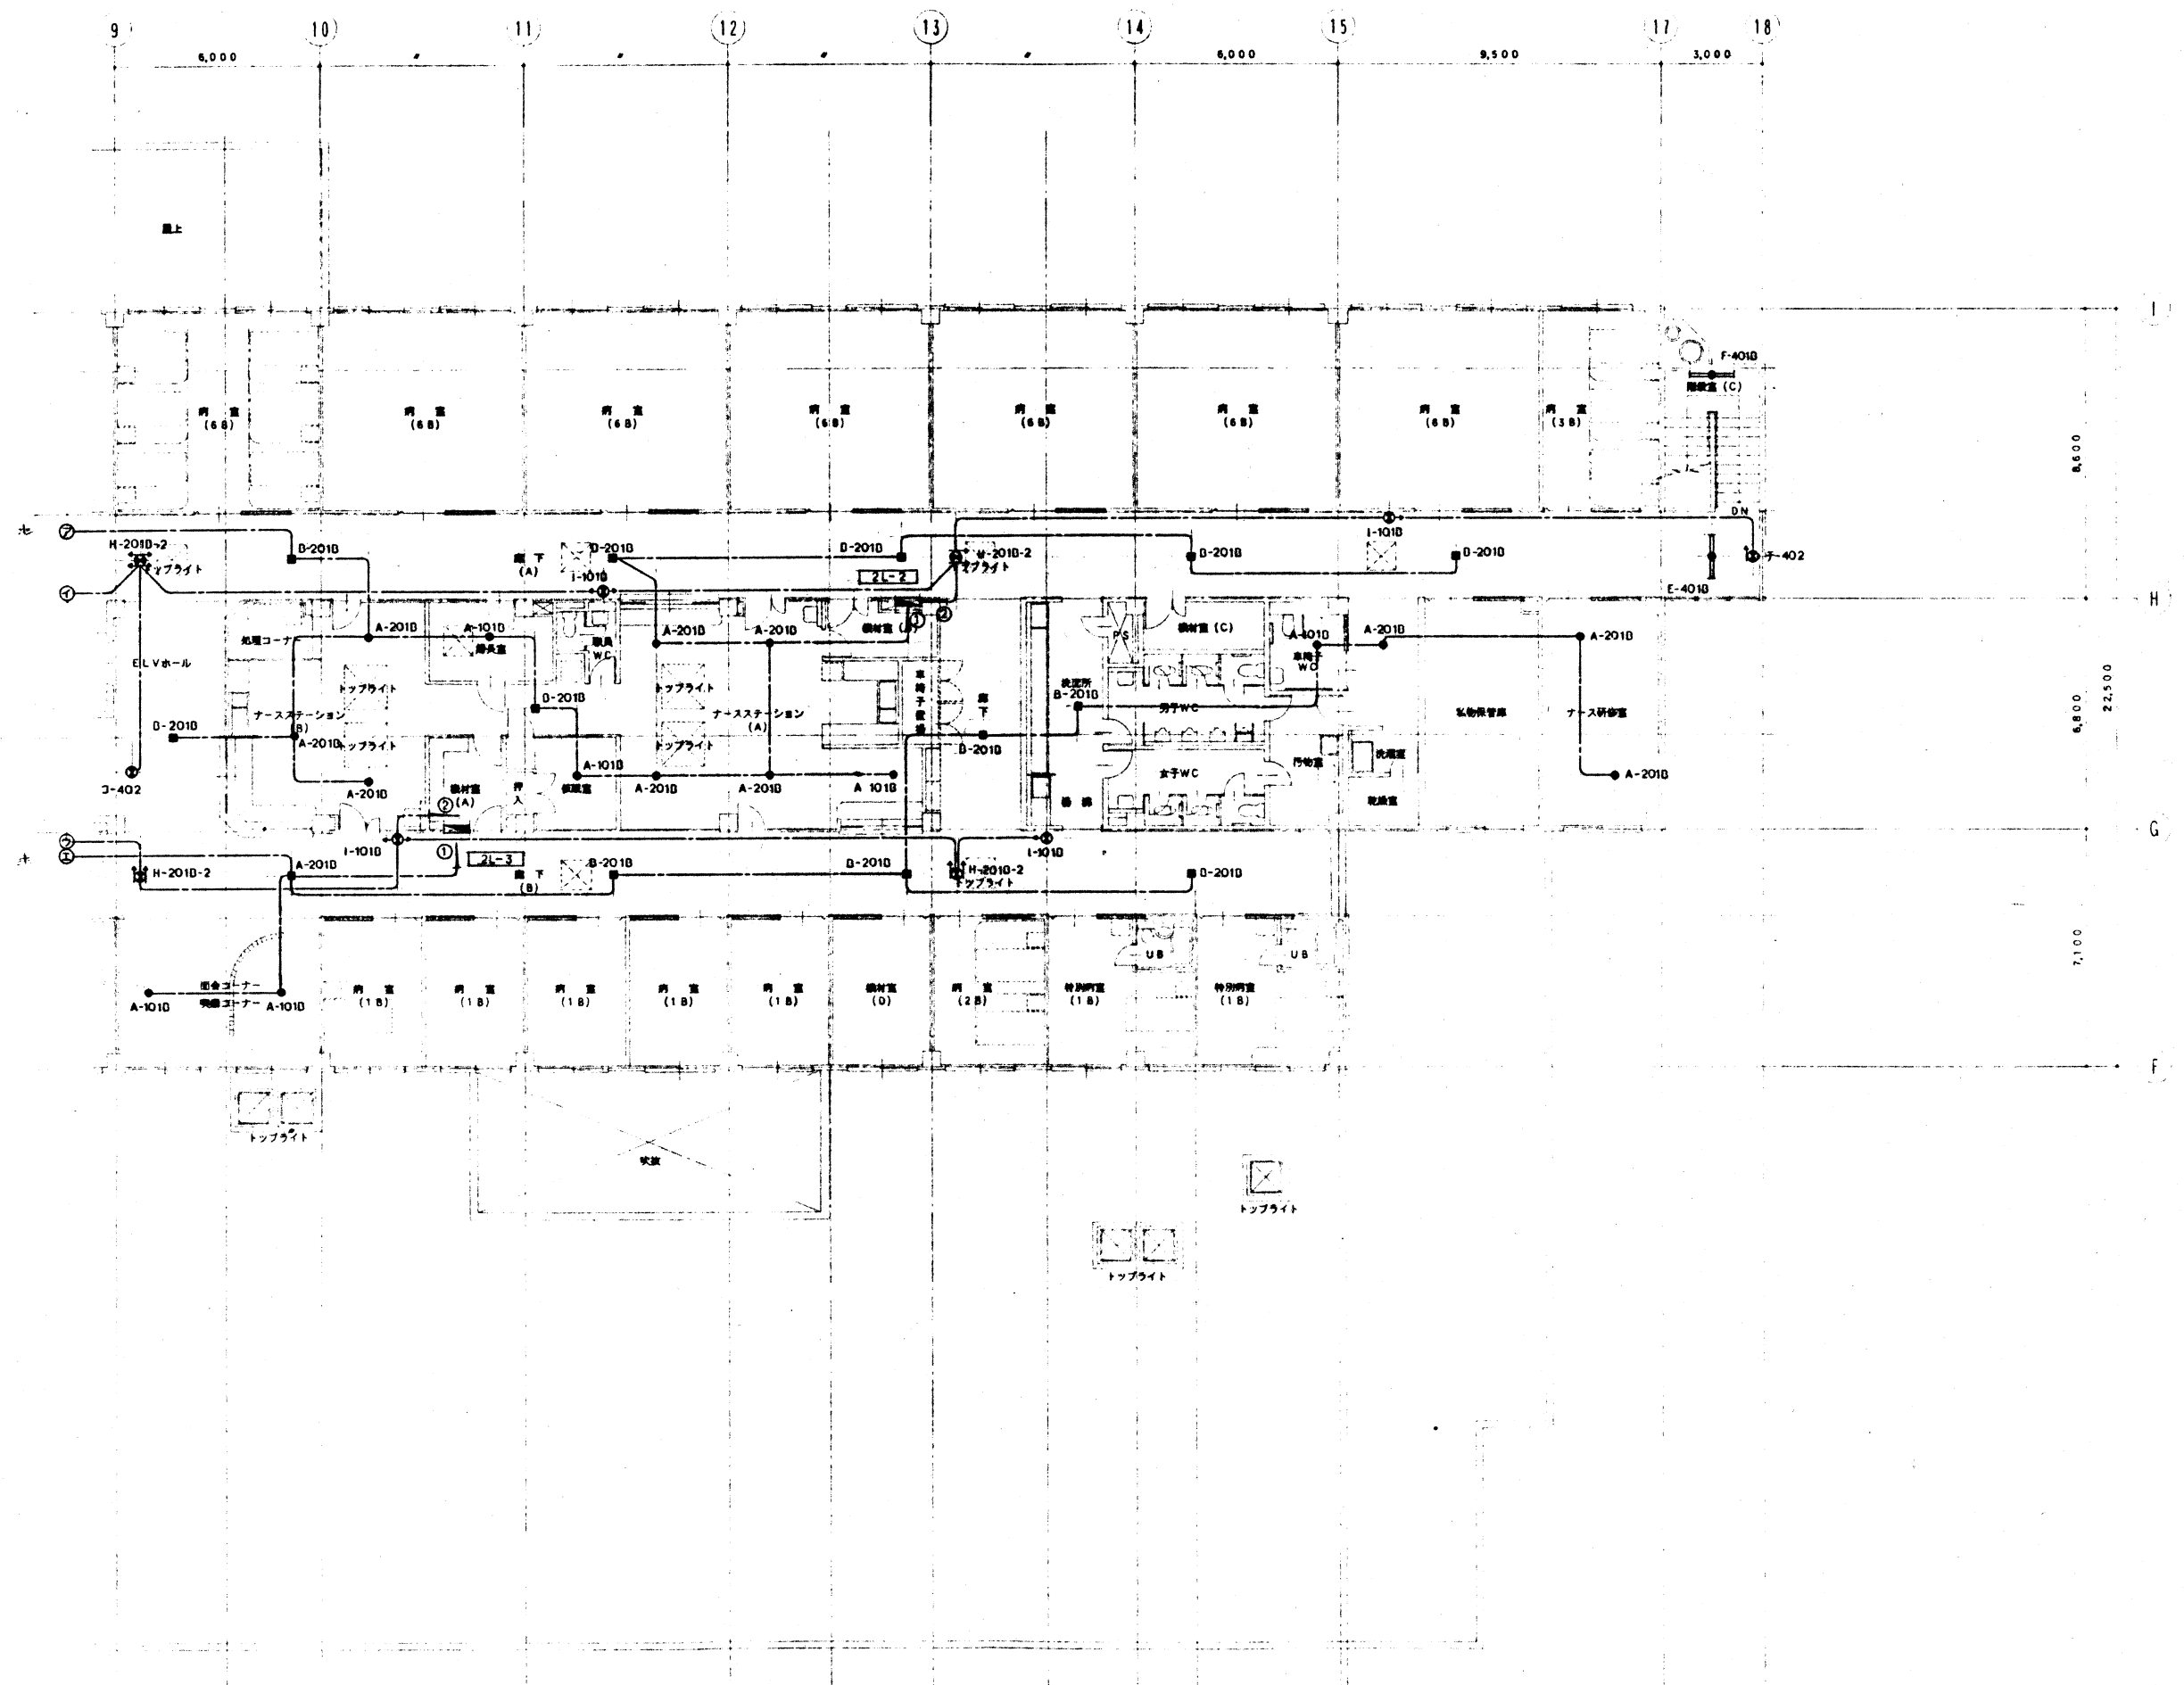

2 階平面図 (右側) S=1/100

工事名称	図面名称	縮尺	設計年月	平成 5 年 3 月			図面番号
				調査	概算	作成	
森町国民健康保険病院改築 工事設計図	2 階平面図 (右側)	S=1:					417
		S=1:					293
		S=1:					

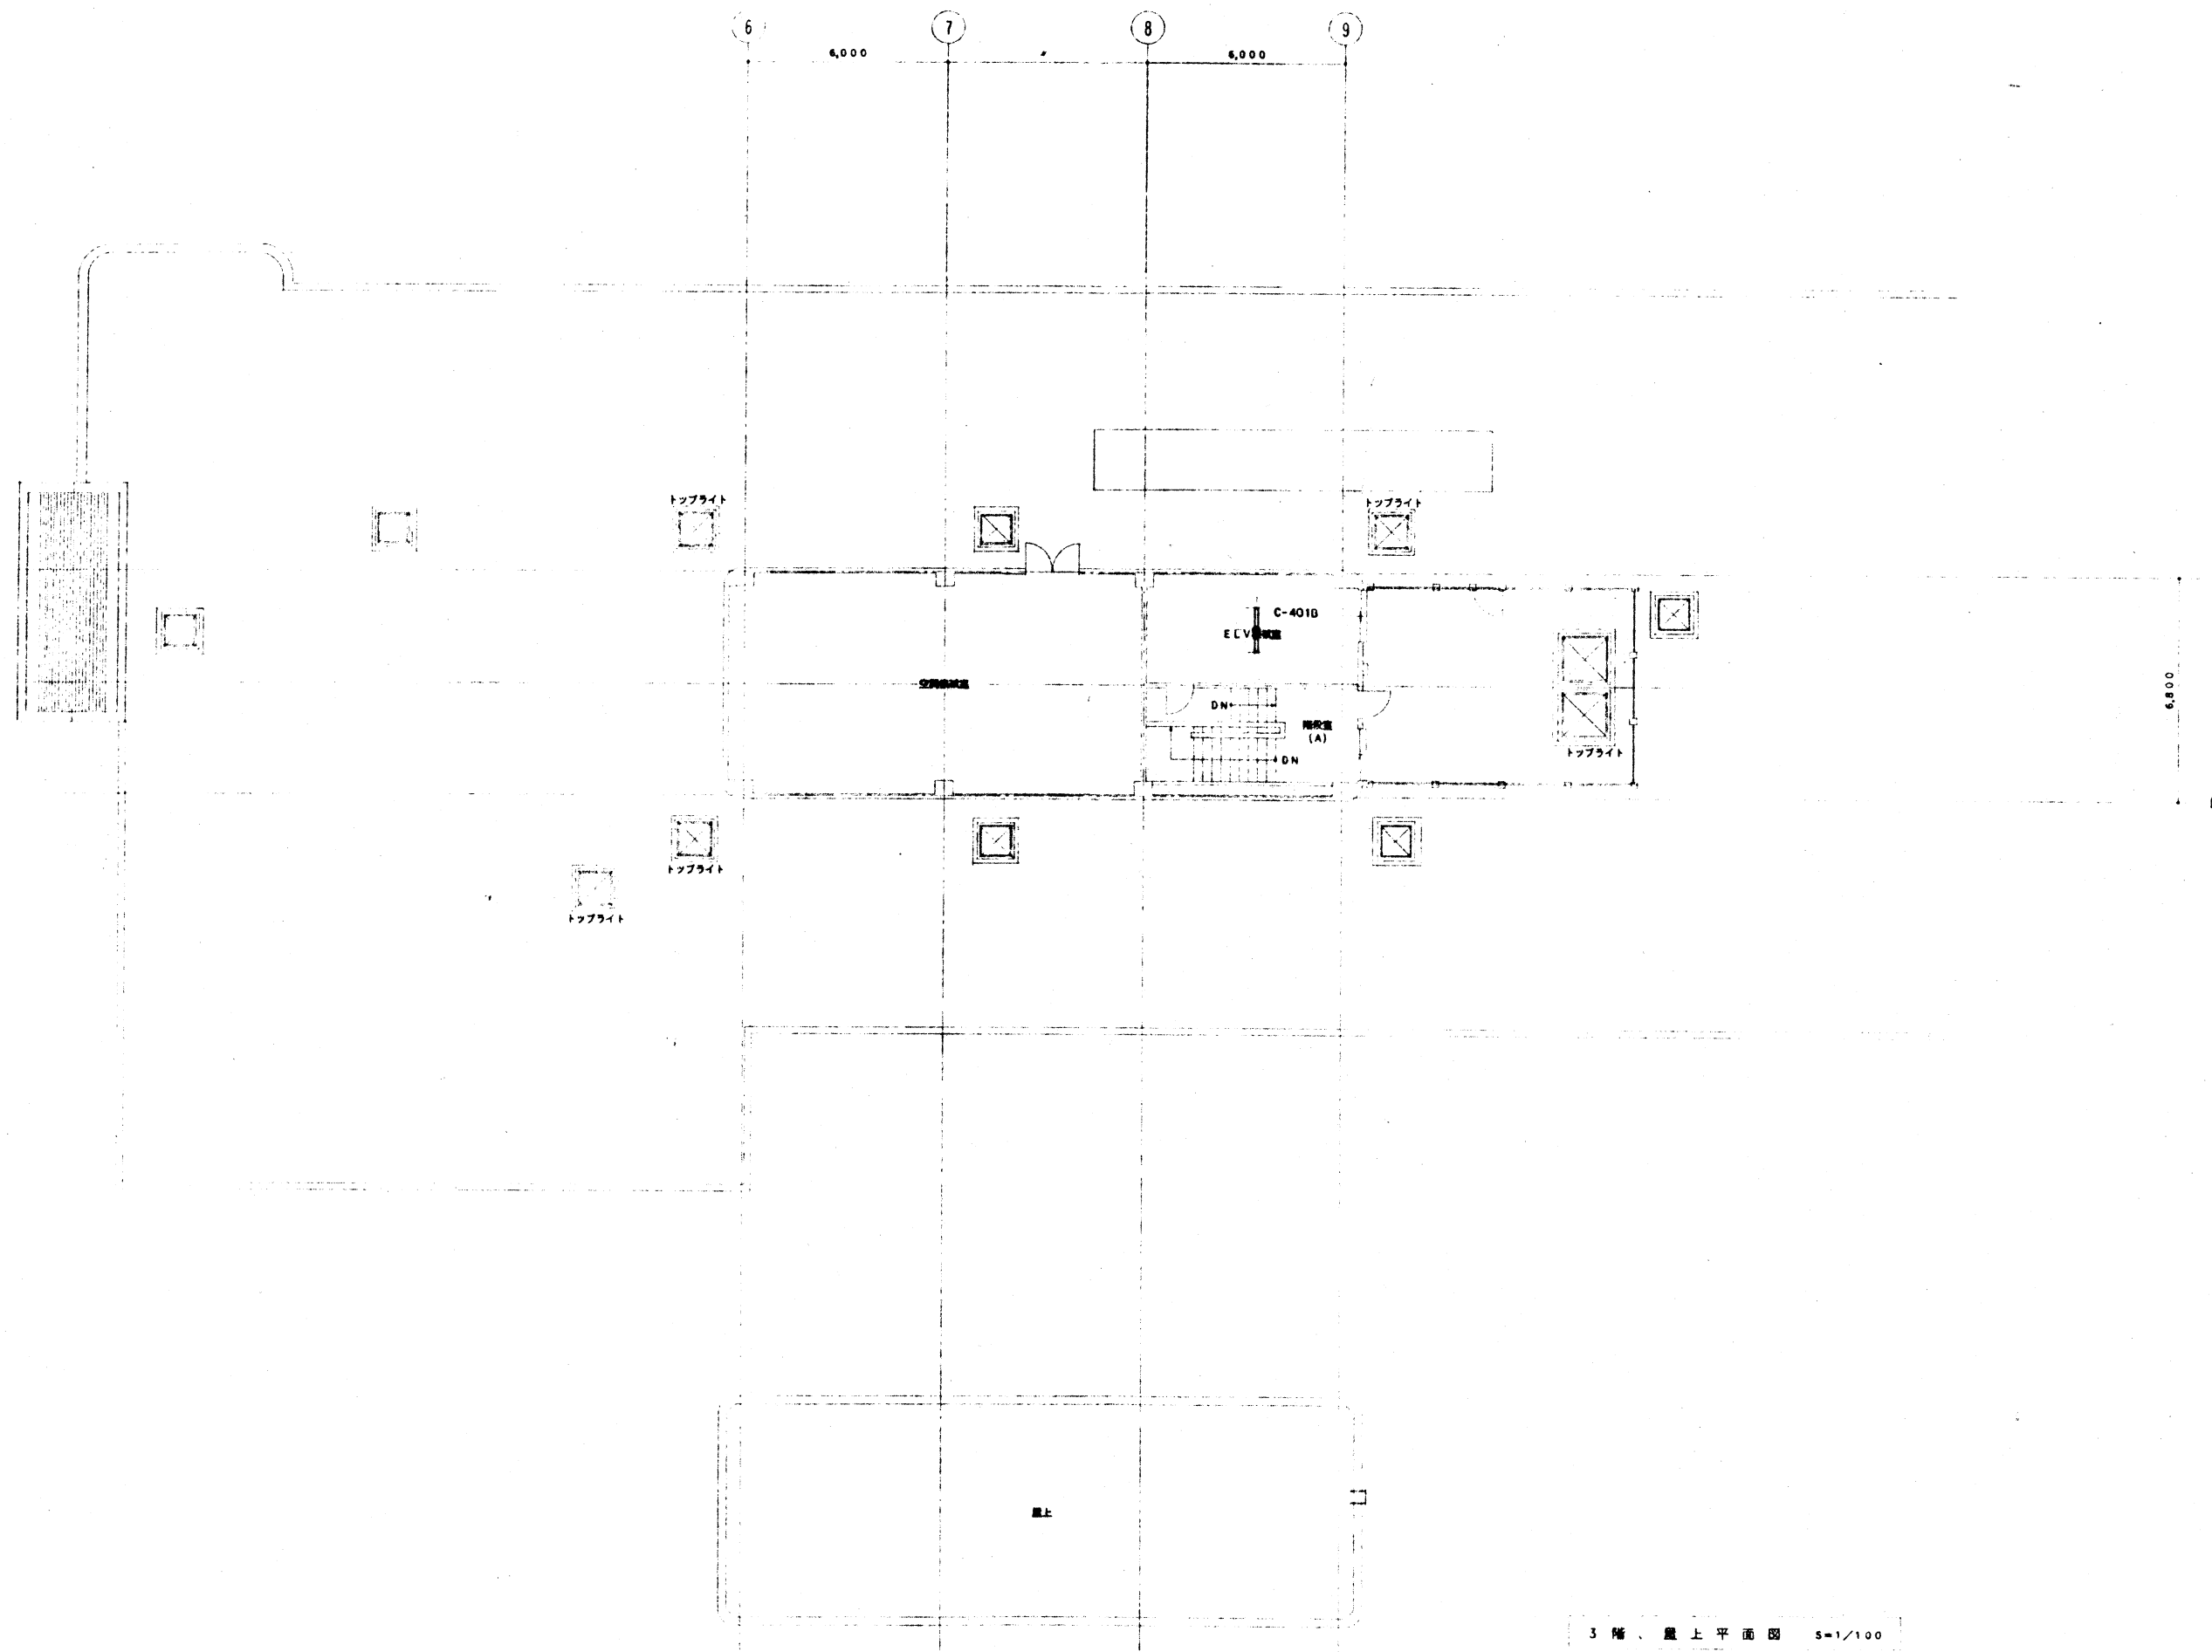


工事名称	図面名称	縮尺	設計年月 平成 5 年 3 月			図面番号
			審査	担当	作成	
森町国民健康保険病院改築 工業設計院 池・山本・勝 共同企業体	3階 照明灯、非常灯設備	5=1:				418
		5=1:				293


照明器具表

A 201B IL20Wx1 電油内照型 101B IL10Wx1 電油内照型 非常灯 吊付	D 201B IL20Wx1 電油内照型 非常灯 吊付 右側照型	C 402B FL40Wx2 非常灯 電油内照型 401D FL40Wx1 非常灯 電油内照型 402 FL40Wx2 401 FL40Wx1 (吊付用)	E 402B FL40Wx2 非常灯 電油内照型 401D FL40Wx1 非常灯 電油内照型 402 FL40Wx2 401 FL40Wx1 202 FL20Wx2	F 401B FL40Wx1 電油内照型 非常灯 吊付
F 401B FL40Wx1 電油内照型 非常灯 吊付	G 402B FL40Wx2 電油内照型 201B FL20Wx2 電油内照型 非常灯 吊付	H 201B-1 FL20Wx1 電油内照型 片照 201B-2 FL20Wx1 電油内照型 片照	I 101B FL10Wx1 電油内照型 非常灯 吊付	J 101B FL10Wx1 電油内照型 非常灯 吊付
K 401 IL40Wx1 WP 非常灯 吊付	L 402 FL40Wx2 401 FL40Wx1 非常灯 吊付	M FL15Wx1 非常灯 吊付	N 401 FL40Wx1 吊付用 非常灯 吊付	O 401 IL40Wx1 101 IL10Wx1 非常灯 吊付
P 201 FL20Wx1 151 FL15Wx1 非常灯 吊付	Q 401 FL40Wx1 301 FL30Wx1 201 FL20Wx1 非常灯 吊付	R 403 FL40Wx3 402 FL40Wx2 554 FL55Wx4 非常灯 吊付	S 403 FL40Wx3 402 FL40Wx2 203 FL20Wx3 202 FL20Wx2 非常灯 吊付	T 406 FL40Wx6 (200V) 吊付用 403 FL40Wx3 402 FL40Wx2 205 FL20Wx5 吊付用 非常灯 吊付
U 601 WP IL60Wx1 WP 非常灯 吊付	V 1501 HID150Wx1 吊付用 100V 非常灯 吊付	W 601 IL60Wx1 非常灯 吊付	X 100 HID150Wx1 非常灯 吊付	Y 301 FL30Wx1 非常灯 吊付
Z 1001 WP IL100Wx1 非常灯 吊付	ア 181 FUL18Wx1 非常灯 吊付	イ 181 FUL18Wx1 271 FUL27Wx1 (吊付用) 非常灯 吊付	ウ 601 IL60Wx1 非常灯 吊付	エ 401 IL40Wx1 ミニクランプ 吊付用 非常灯 吊付
オ 181 FUL18Wx1 非常灯 吊付	カ 151 FUL15Wx1 吊付用 非常灯 吊付	キ 601 IL60Wx1 吊付用 非常灯 吊付	ク 201 IL20Wx1 非常灯 吊付	ケ HID250 (電圧指定) 200V 非常灯 吊付
非常灯 吊付	非常灯 吊付	非常灯 吊付	非常灯 吊付	非常灯 吊付
非常灯 吊付	非常灯 吊付	非常灯 吊付	非常灯 吊付	非常灯 吊付
非常灯 吊付	非常灯 吊付	非常灯 吊付	非常灯 吊付	非常灯 吊付
非常灯 吊付	非常灯 吊付	非常灯 吊付	非常灯 吊付	非常灯 吊付


201 (吊付用) ペーパー内照型 402 (吊付用) ペーパー内照型	201 (吊付用) ペーパー内照型 402 (吊付用) ペーパー内照型	201 (吊付用) ペーパー内照型 402 (吊付用) ペーパー内照型	201 (吊付用) ペーパー内照型 402 (吊付用) ペーパー内照型	201 (吊付用) ペーパー内照型 402 (吊付用) ペーパー内照型	201 (吊付用) ペーパー内照型 402 (吊付用) ペーパー内照型	201 (吊付用) ペーパー内照型 402 (吊付用) ペーパー内照型	201 (吊付用) ペーパー内照型 402 (吊付用) ペーパー内照型	201 (吊付用) ペーパー内照型 402 (吊付用) ペーパー内照型	201 (吊付用) ペーパー内照型 402 (吊付用) ペーパー内照型	201 (吊付用) ペーパー内照型 402 (吊付用) ペーパー内照型

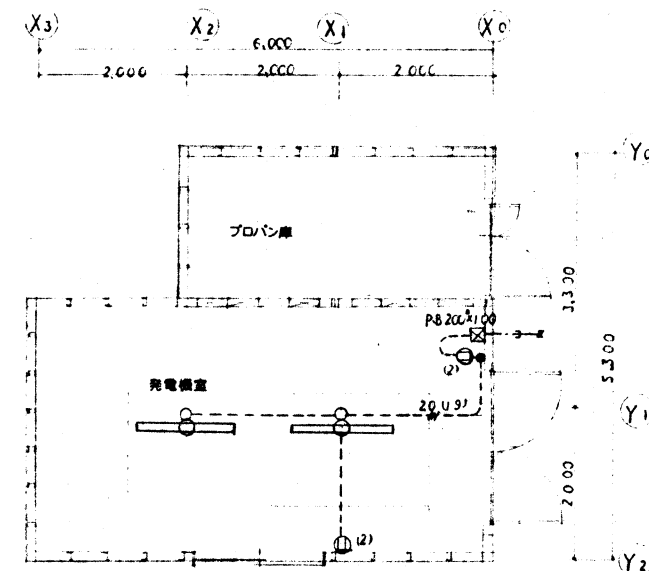

平面図 S=1:50

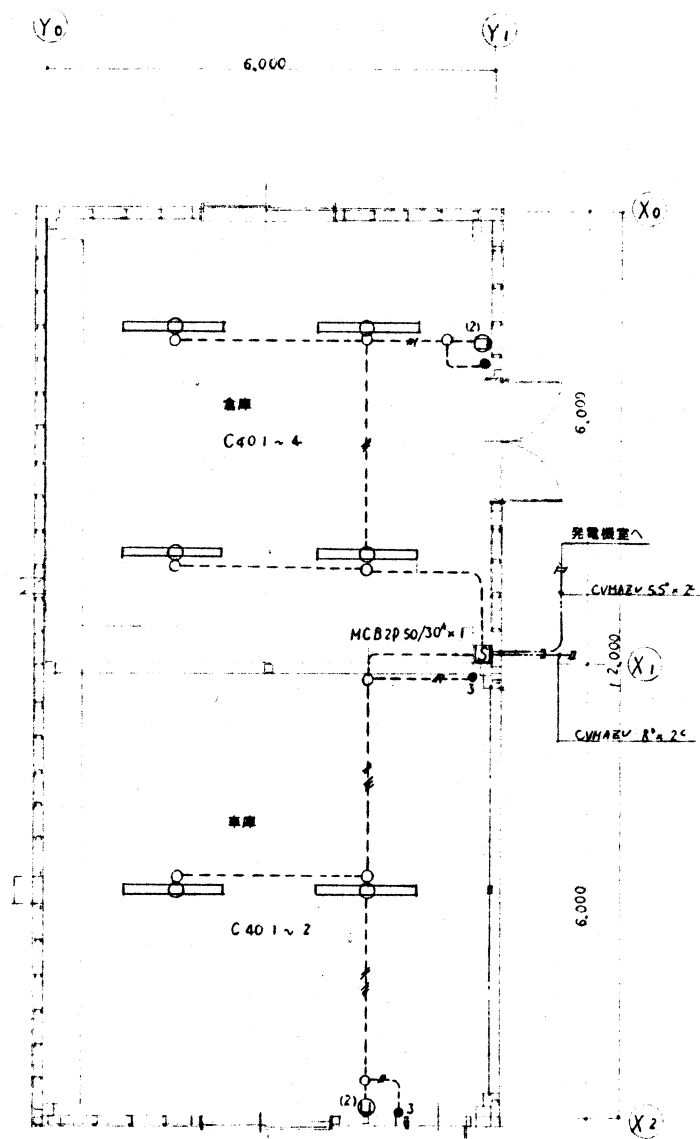

平面図 S=1:50

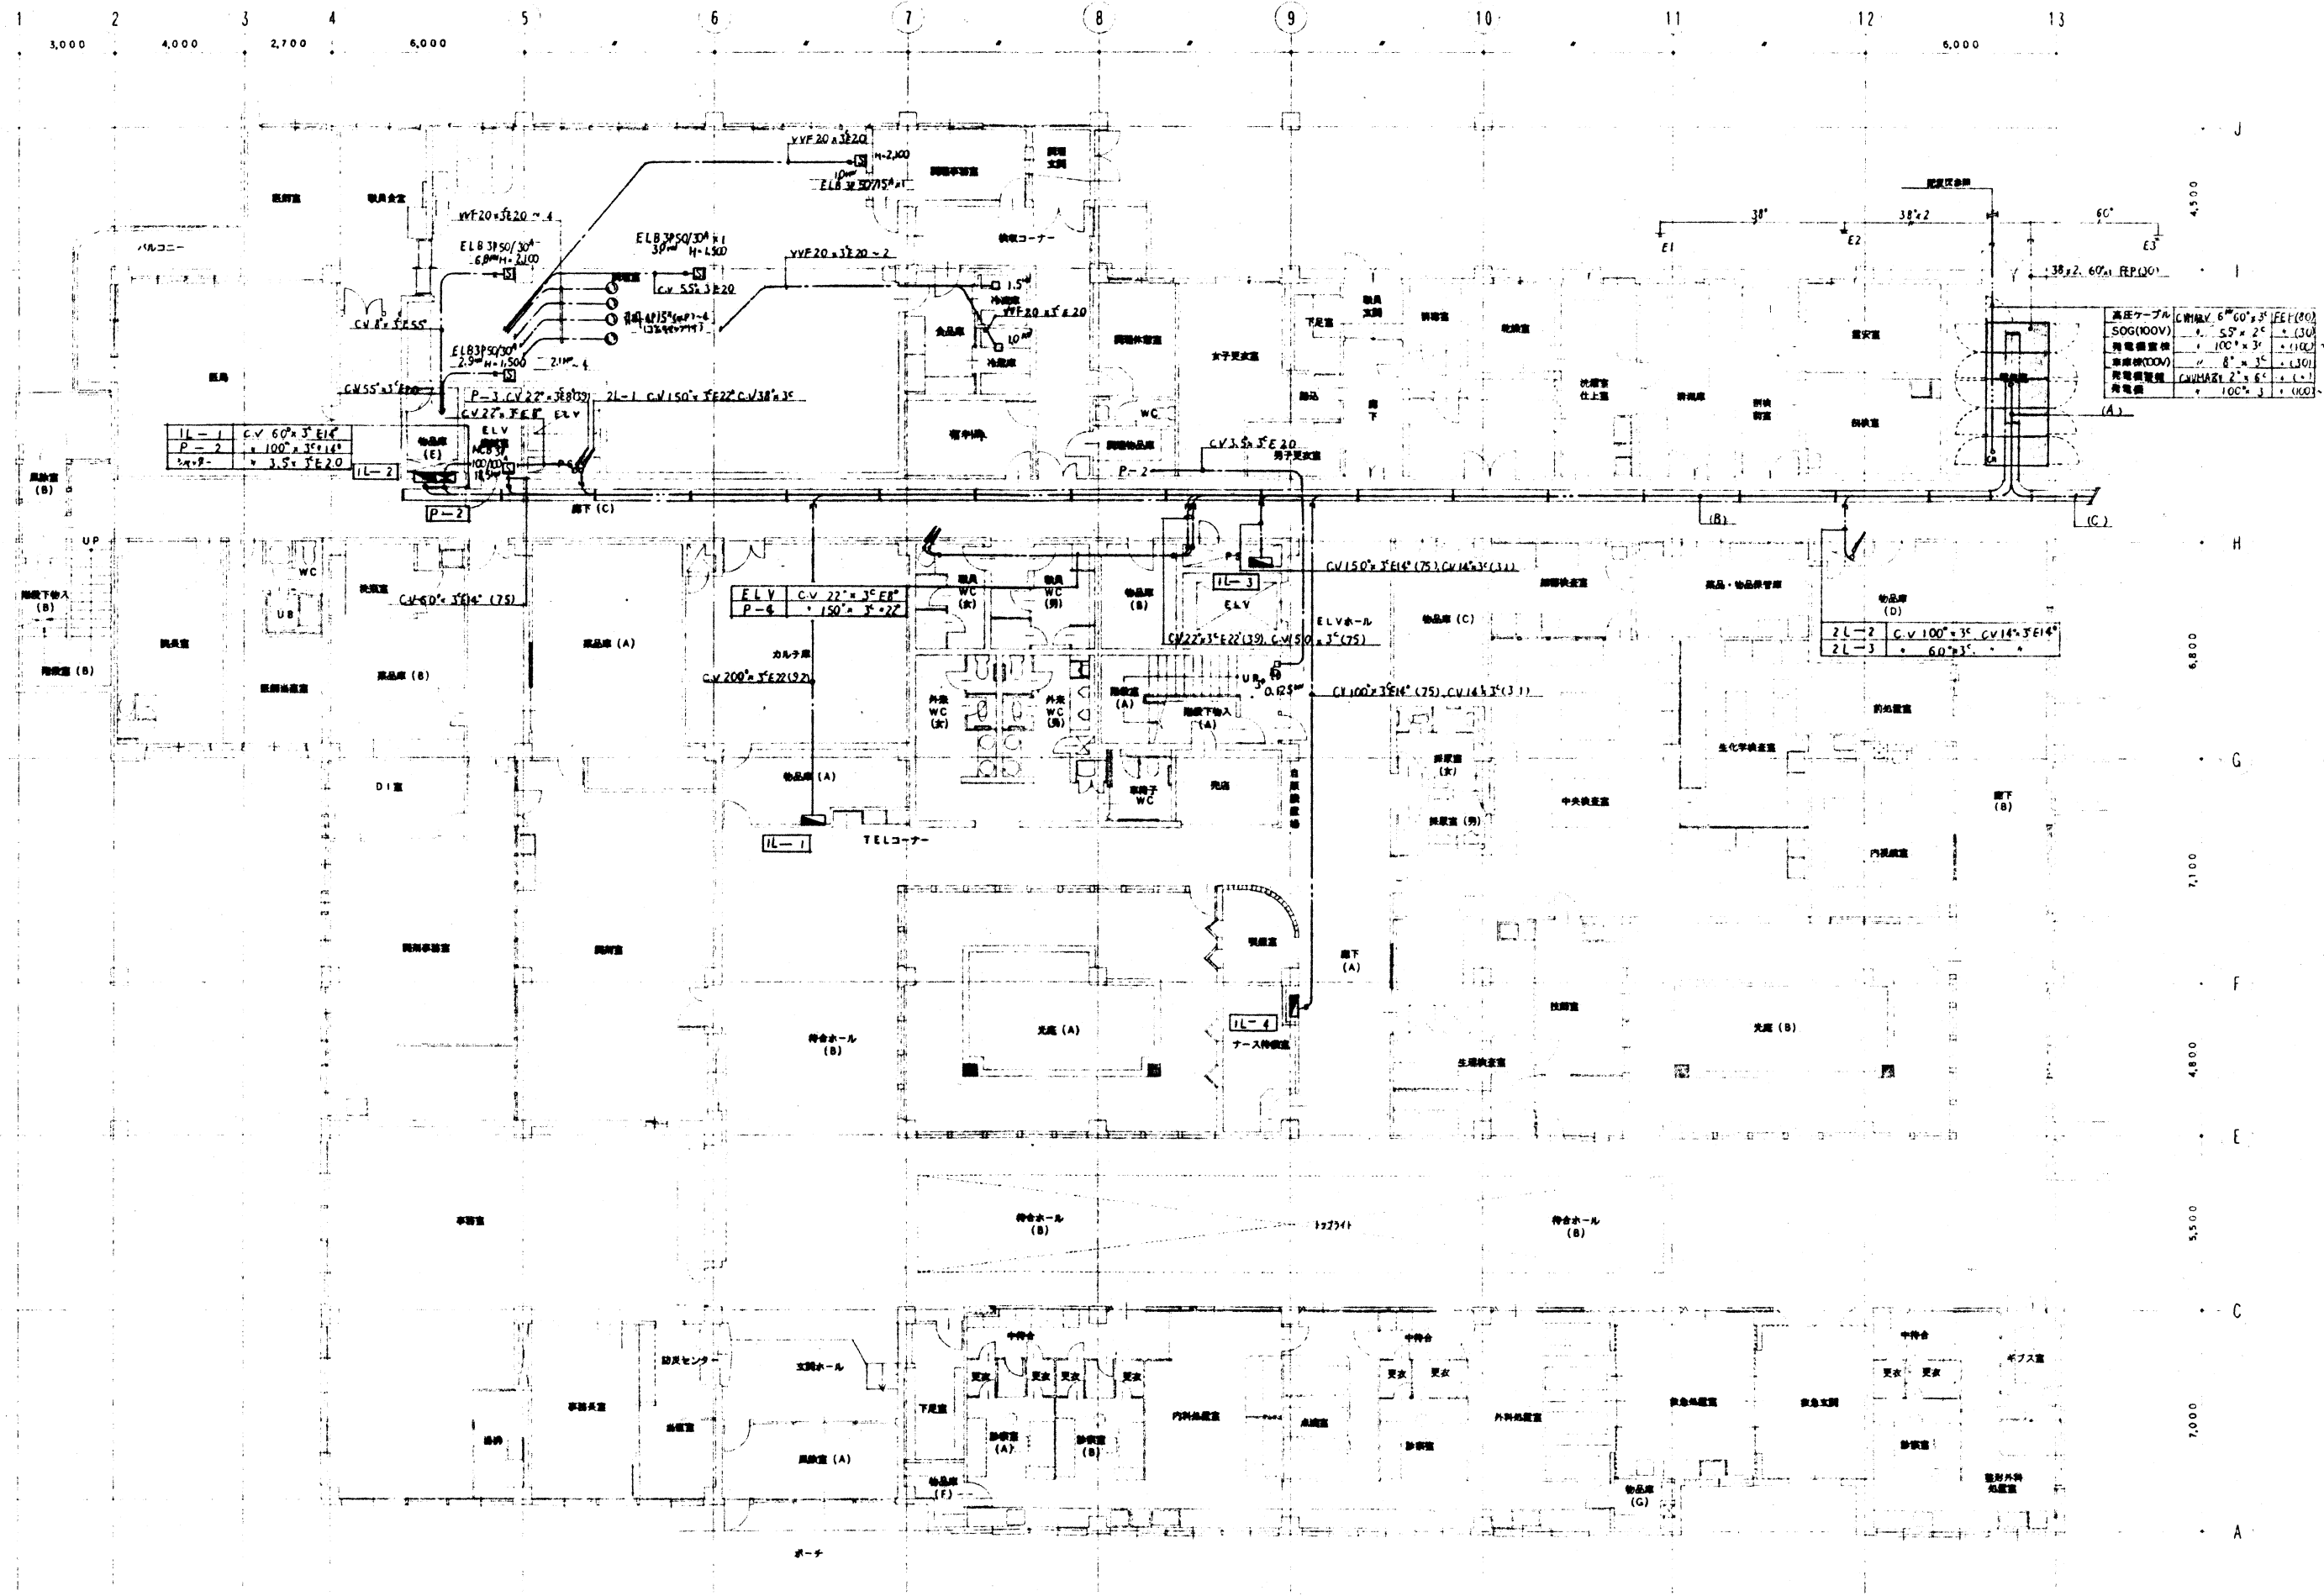


1 階平面図 (左側) S=1/100

工事名称	図面名称	縮尺	設計年月	平成	5年	3月	図面番号
春日国民健康保険病院改築	1 階 診療・動力設備 (左側)	S=1/100					425
設計者	監理者	施工者	確認者				293
山本・興 共同企業体							


(A) ケーパワラフ W=600	
(B)+(C)	
2L-2	C.V. 100°×3° C.V. 14°×3°E14°
2L-3	60°×3° 14°×3°

(B) ケーパワラフ W=400	
IL-1	C.V. 200°×3° E60° C.V. 14°×3°
IL-2	60°×3°
IL-3	150°×3° C.V. 14°×3°
IL-4	100°×3°
P-2	60°×3°
E L V	60°×3° (1階機械室)
2L-1	150°×3° (R階)
2L-2	38°×3°
P-4	(R階) C.V. 150°×3°
空調制御盤	(2階) 38°×3°


(C) ケーパワラフ W=400	
スプリングクラー	38°×3°
P-1	C.V. 60°×3°
空調制御盤	100°×3°
レントゲン	100°×3°
	60°×3°
	60°×2°
	14°×2°
IL-5	38°×3°

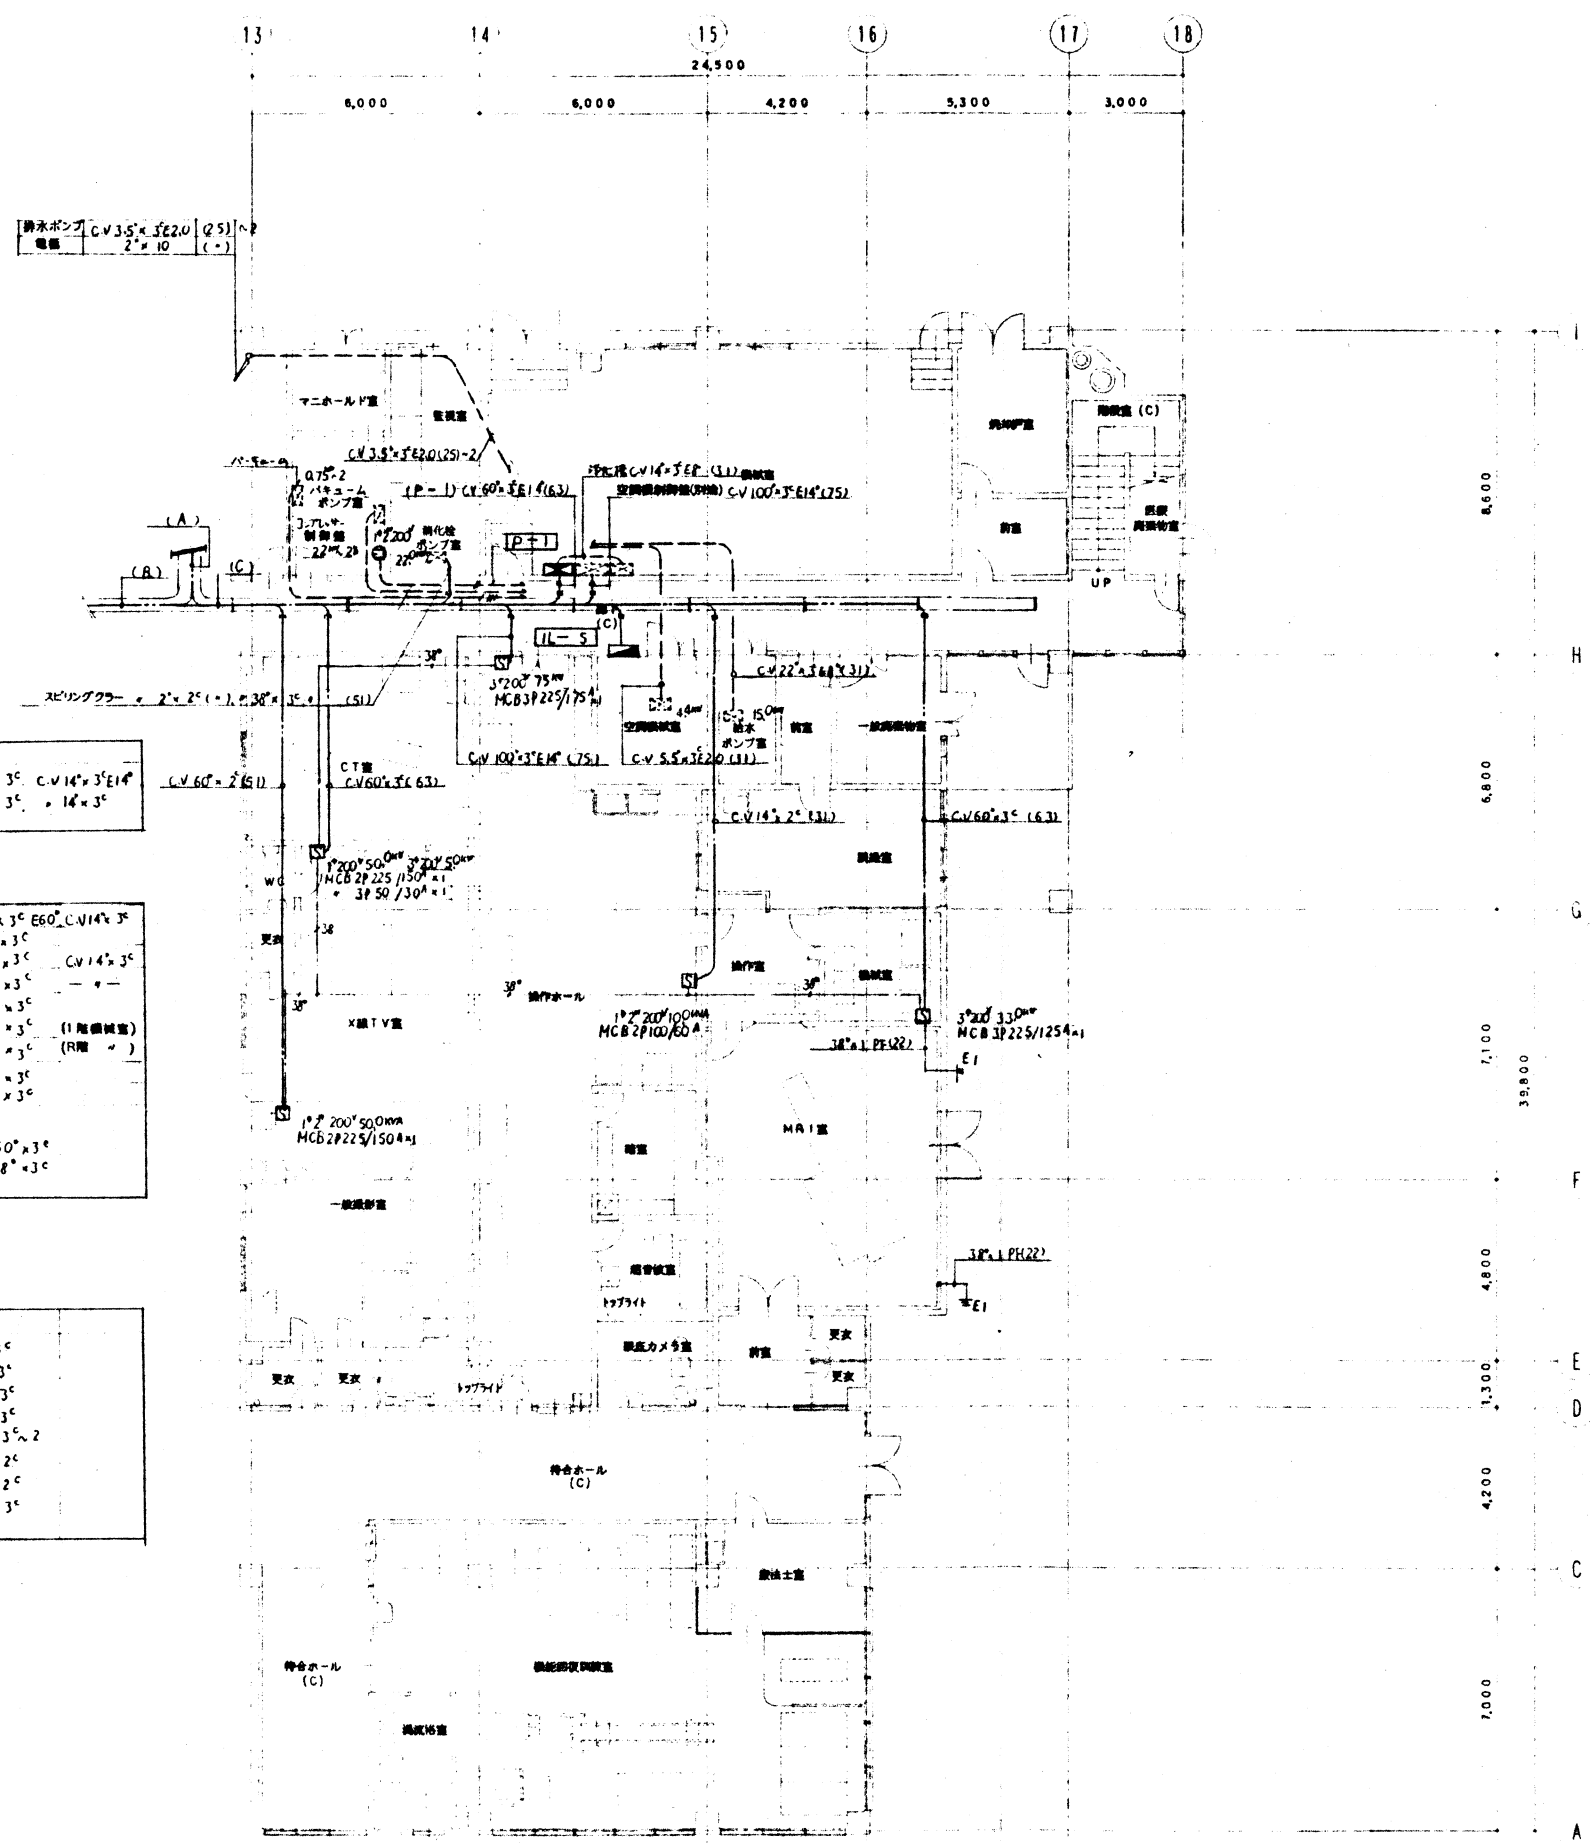


1 階平面図 (右側) S=1/100

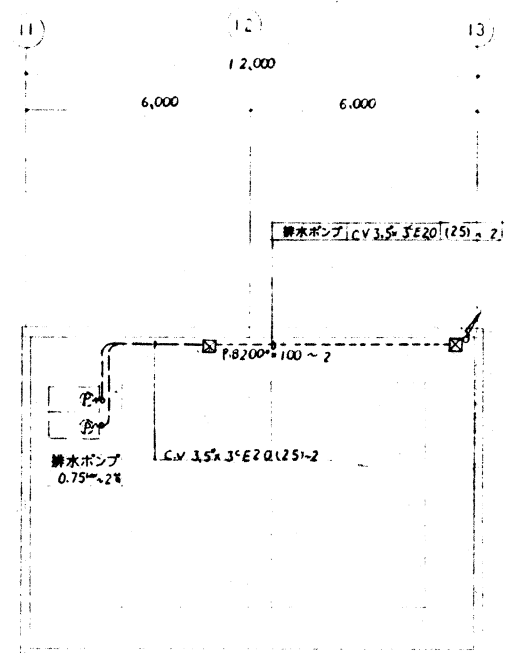

B1 階平面図 S=1/100

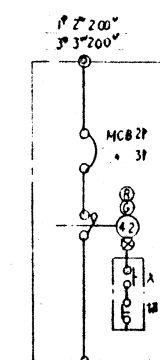


3° 200° 75°	16	MCB 3P 225/175A
1° 200° 50° 2°		2P 225/150A
1° 200° 10° 1°		2P 100/60A
3° 200° 33° 1°		3P 225/125A

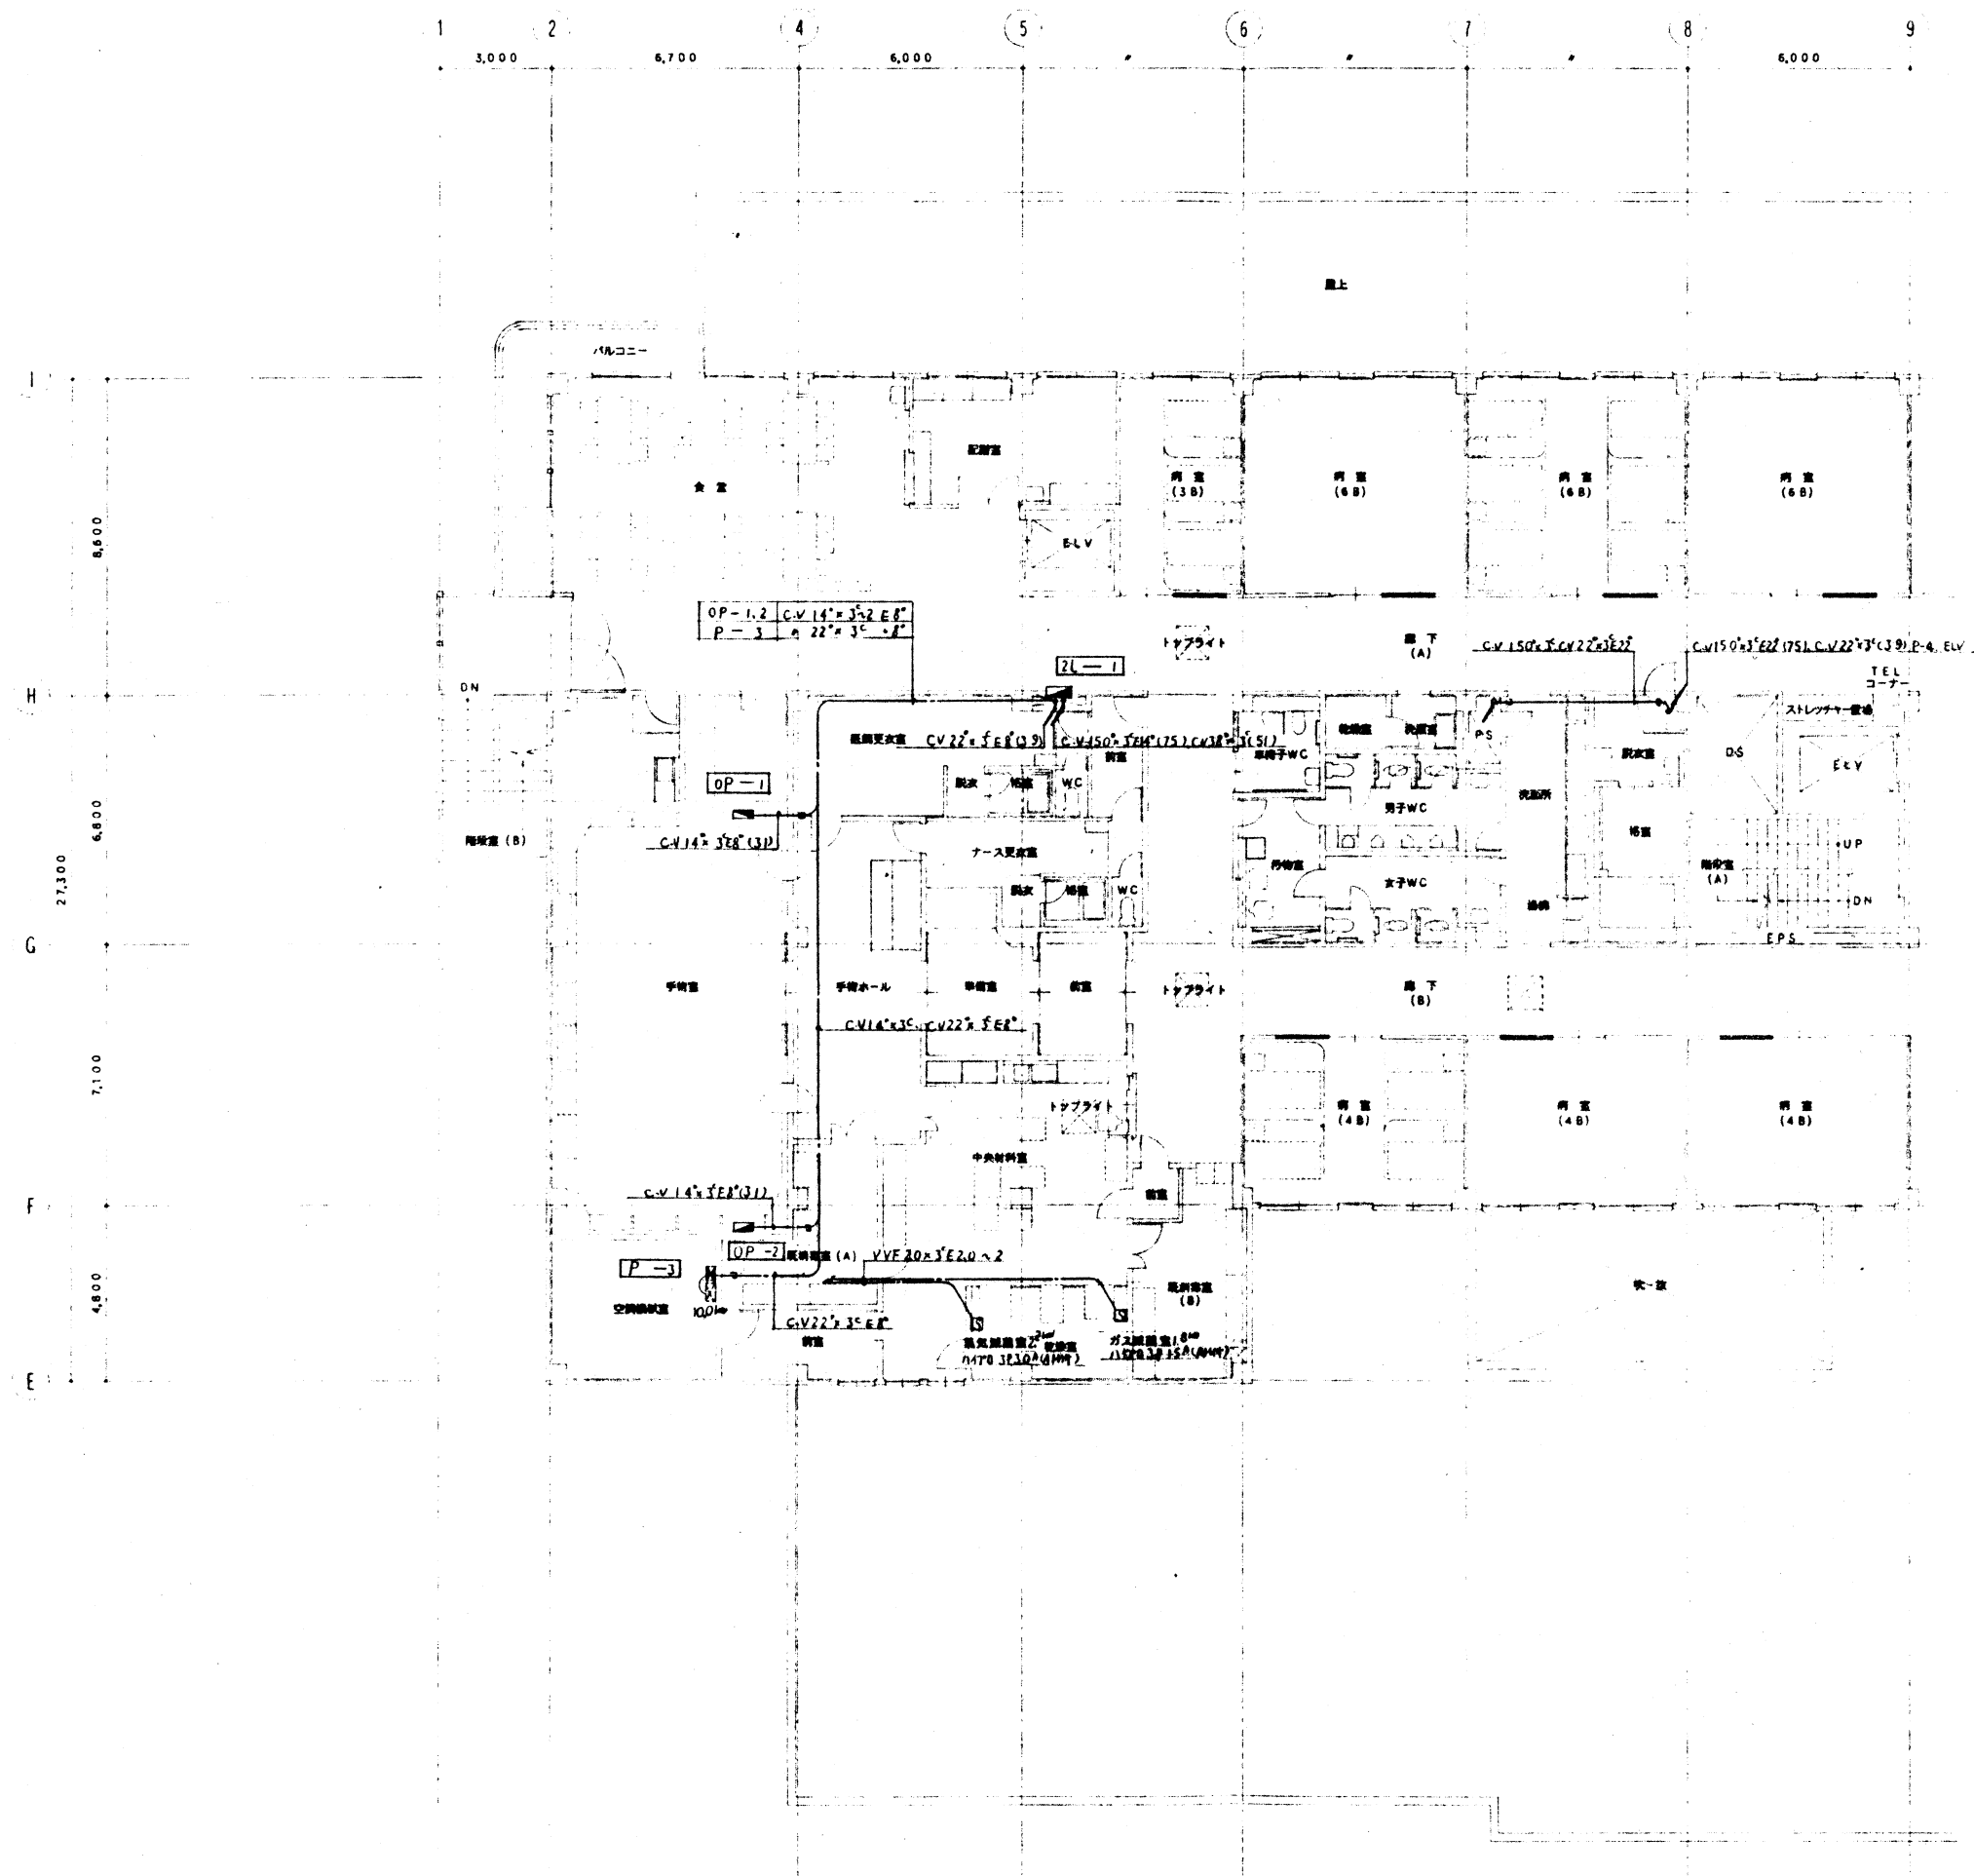

2階平面図(左側) S=1/100

工事名称	図面名称	縮尺	設計年月				図面番付
			平成	5年	3月	作成	
森町国民健康保険病院改築 工事設計書	2階平面図(左側)	S=1/				427	
		S=1/				293	
		S=1/					

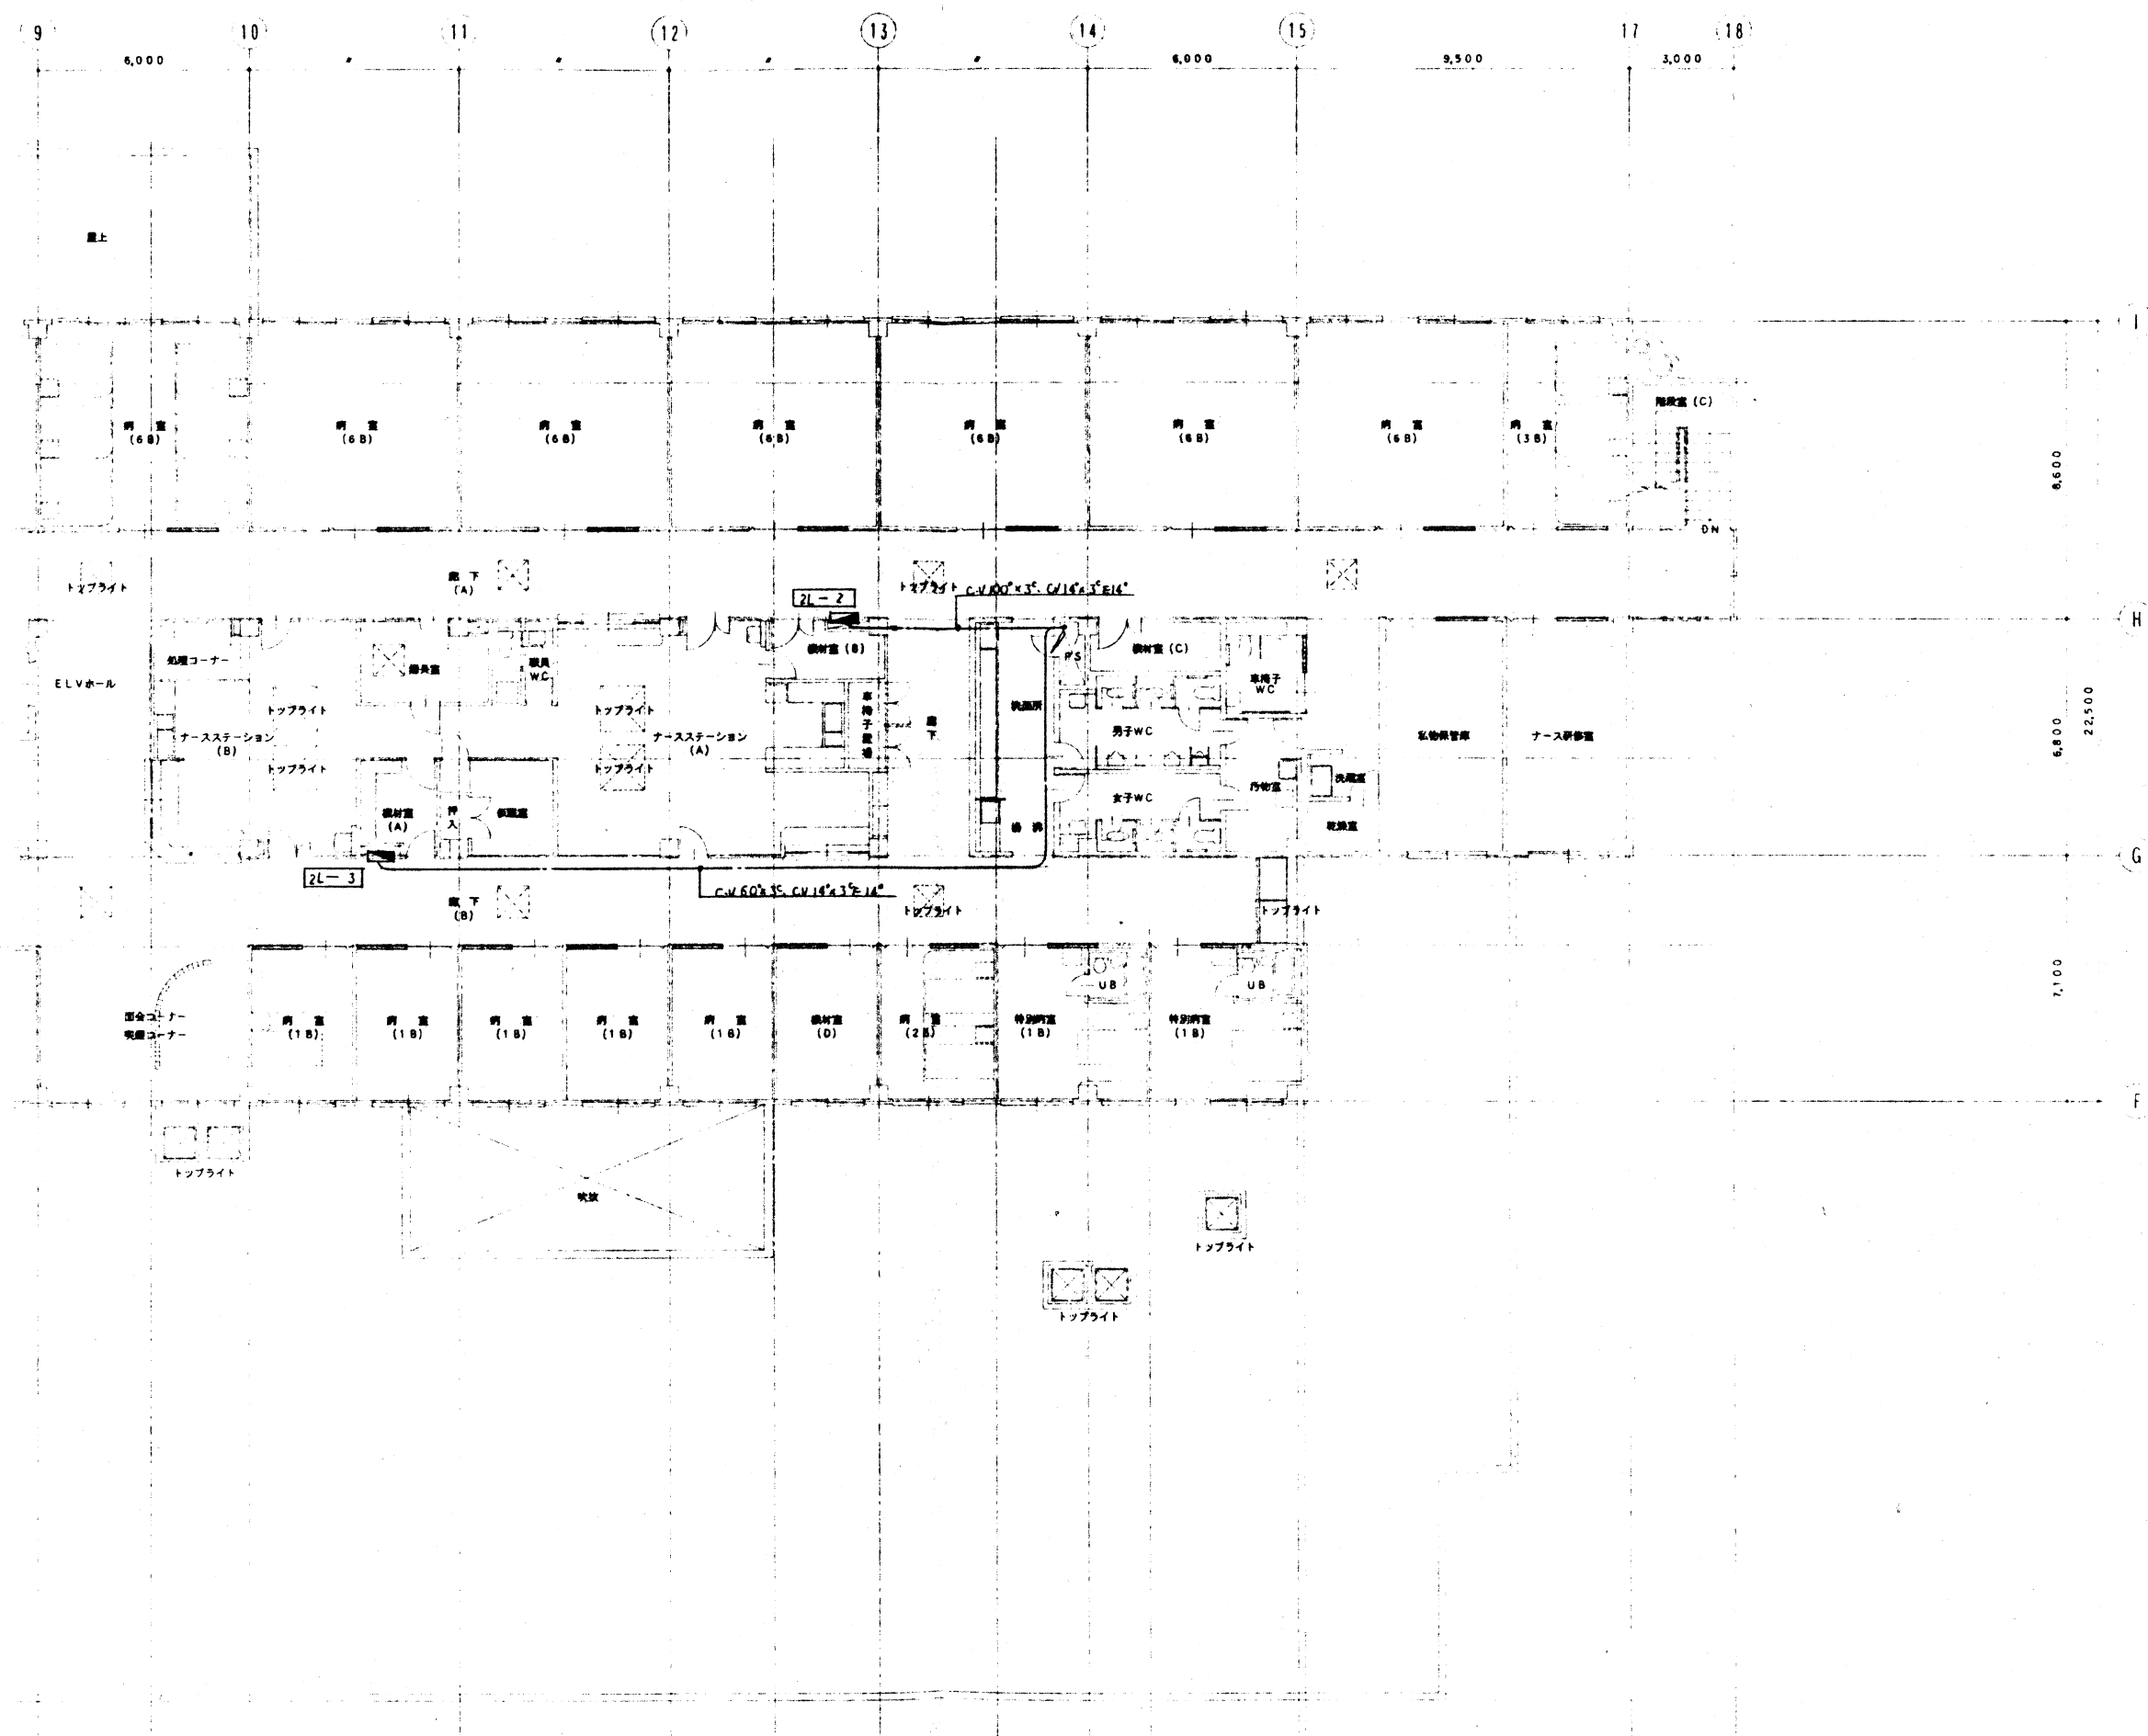

2 階 平 面 図 (右 側) 1/100

工事名称	図面名称	縮尺	設計年月	平成 5 年 3 月			図面番号
				審査	図章	作成	
山形県国民健康保険病院改築工事設計図 監 山本 興 共同企業体	2 階 神 線、動力設備 (右側)	1/100					128
		1/100					253
		1/100					

