



平面図 S=1/50

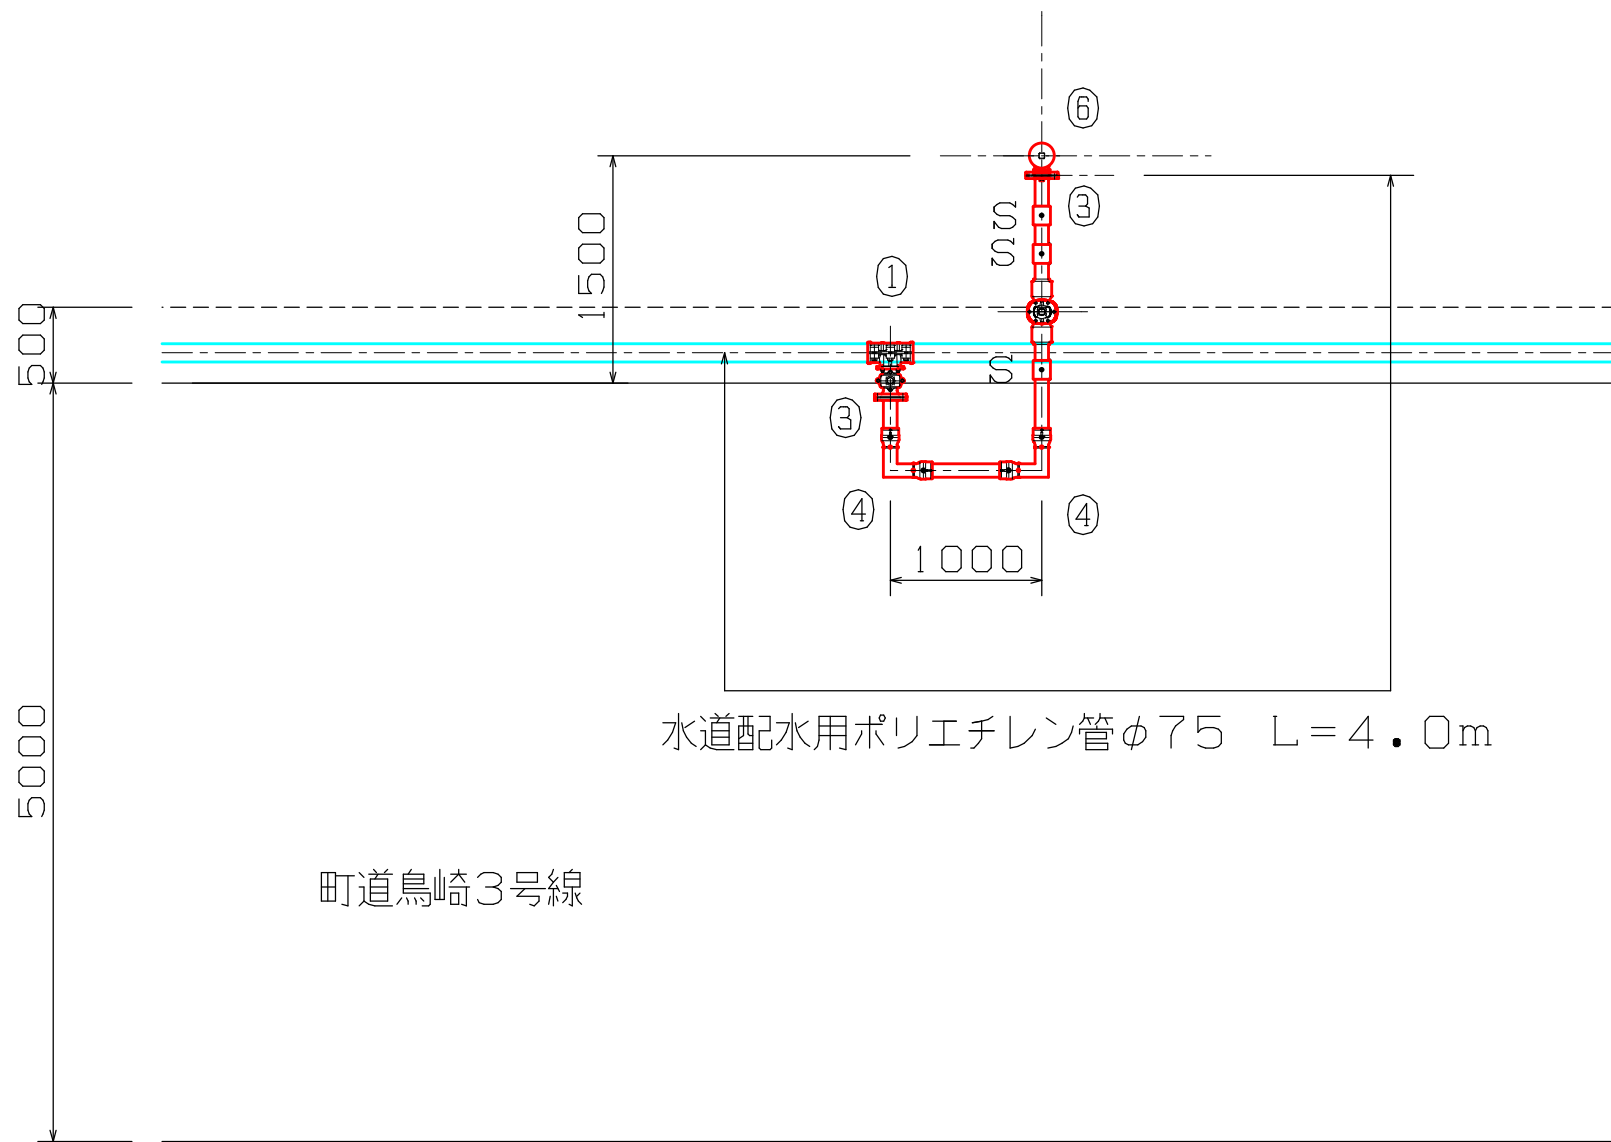


側面図


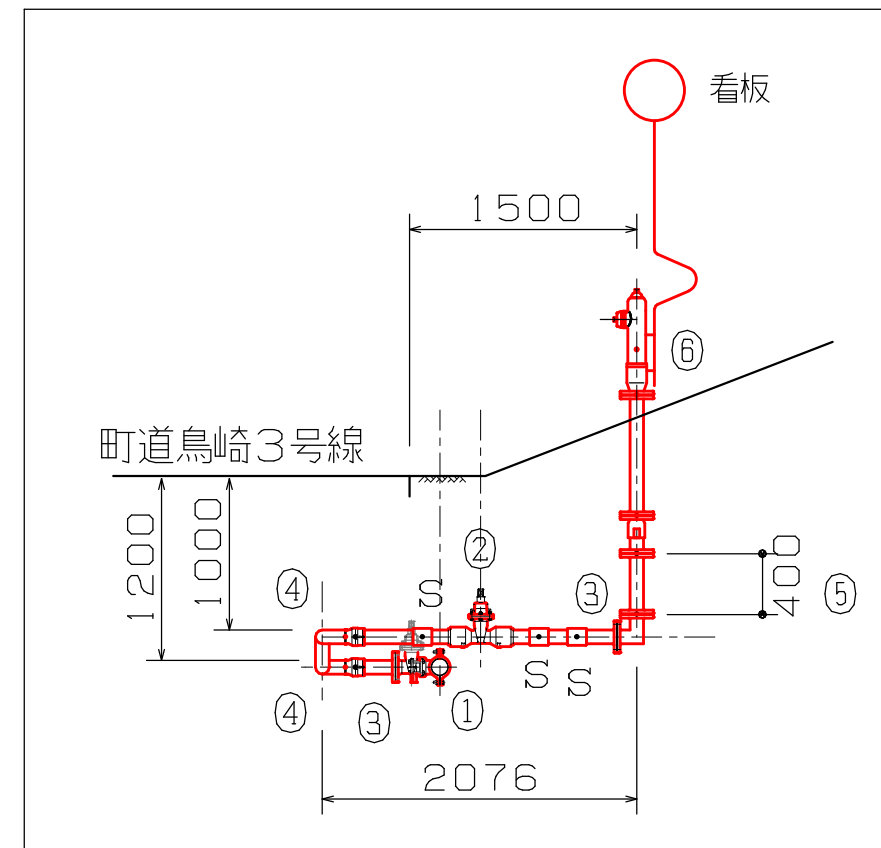


配管資材表	
①	割丁字管φ100×75 (V型)
②	仕切弁 φ75
③	EFフランジ φ75
④	EFベンド φ75×90°
S	EFソケット φ75
⑤	DIP両F短管 φ75 L=400
⑥	消火栓φ75 (単口、地上式)

年度	令和7年度				
工事名	鳥崎町消火栓設置工事				
図面名	配管図 (1)				
縮尺	A1-1/50, A3-1/100	令和7年 8月 日作成			
測量	設計	検図	承認	設計番号	
				図番	1 /
森 町					

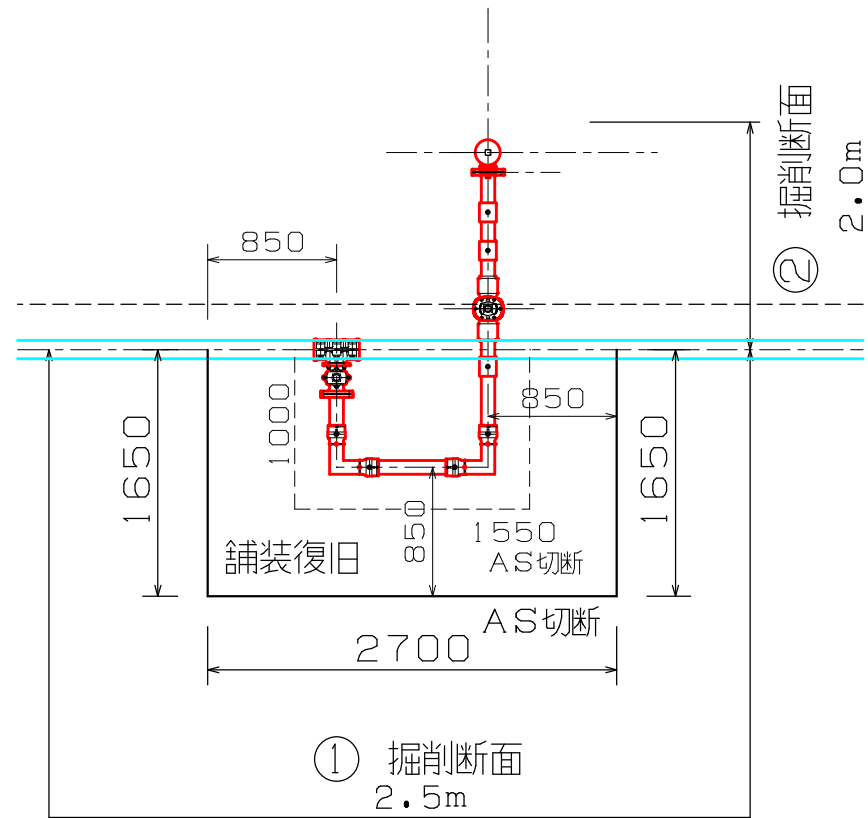

町道鳥崎3号線

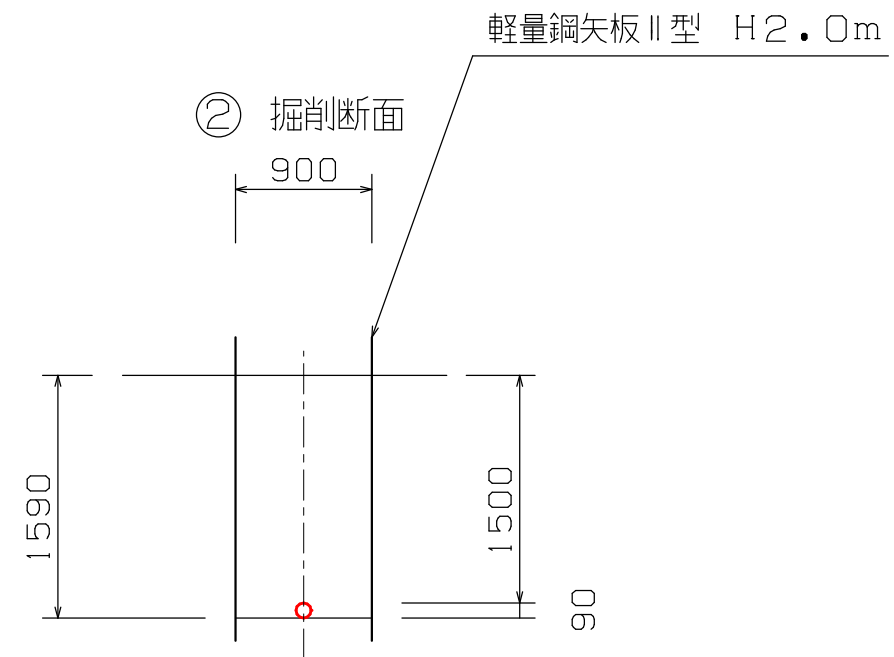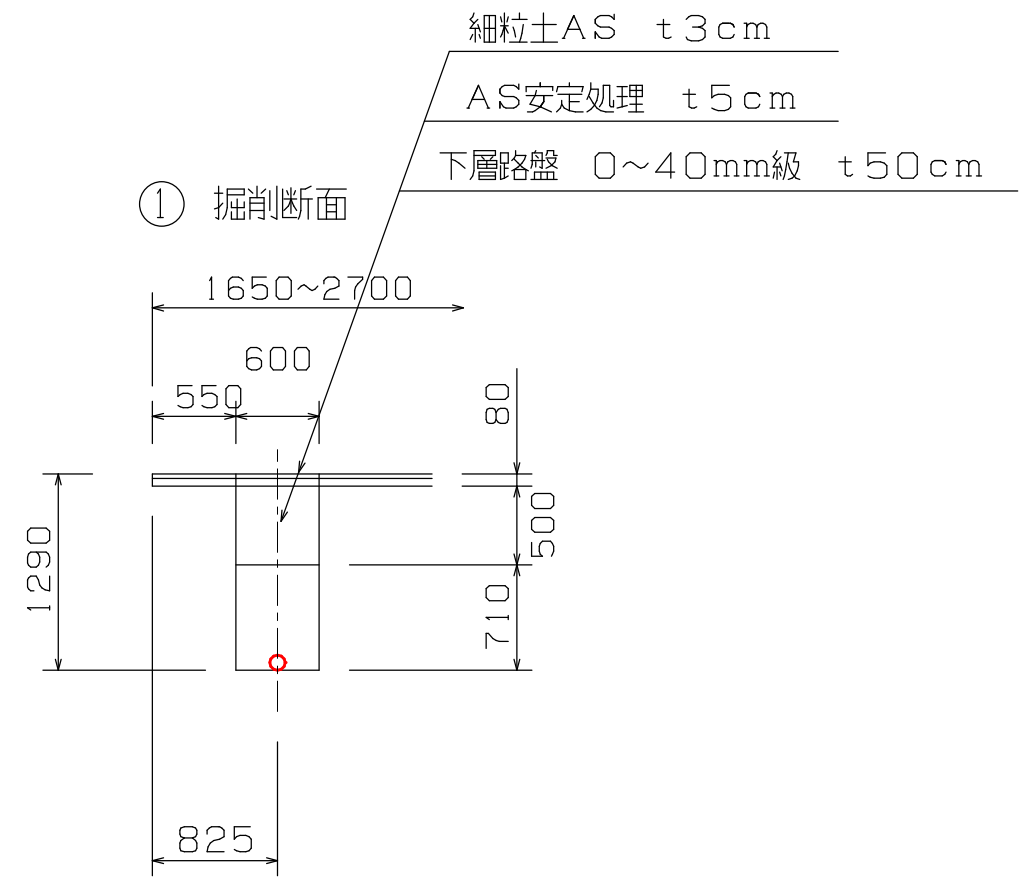

年度	令和7年度				
工事名	鳥崎町消火栓設置工事				
図面名	配管図 (2)				
縮尺	A1-1/50, A3-1/100		令和7年 8月 日作成		
測量	設計	検図	承認	設計番号	
				図番	2 /
森 町					